

1 2 3 4 5 6

↓

4

5

6

图例	名称	图例	名称
⊕	暗装筒灯	*	下喷淋
◆→	暗装射灯	S	烟感
⊕	暗装防雾筒灯	E↑	排气示意
—T—T—T—	暗藏T5日光灯	S↑	出风示意
—E—E—E—	暗藏LED灯带	R↑	回风示意
XD	夜灯	350X350mm	350X350mm检修口

设计单位:

Owner:

设计单位:

Design unit:

深装总  
深装集

深圳市深装总  
装饰股份有限公司

Shenzhen shenzhuangzong  
decoration Co. Ltd

备注: Notes  
1. 本设计图由本公司所有, 未经本公司书面  
2. 本设计图属本公司所有, 未经本公司书面  
3. 本设计图属本公司所有, 未经本公司书面  
4. 本设计图属本公司所有, 未经本公司书面  
5. 本设计图属本公司所有, 未经本公司书面

项目名称:  
Project Name:

洞庭湖国际公馆  
售楼处室内装饰工程

分项工程名:  
Sub Item Project Name:

审核:  
Approved By  
校对:  
Checked By  
设计:  
Designed By  
制图:  
Drawn By  
比例:  
Scale  
详见图内 A1

施工图  
Print Date:  
2018. 05.

设计员:  
Drawn By

绘图员:  
Drawing No.

审核员:  
审核员 No.

校对员:  
校对员 No.

设计员:  
设计员 No.

制图员:  
制图员 No.

2018. 05.

2018. 05.


2018. 05.

2018. 05.

2018. 05.

2018. 05.

2018. 05.

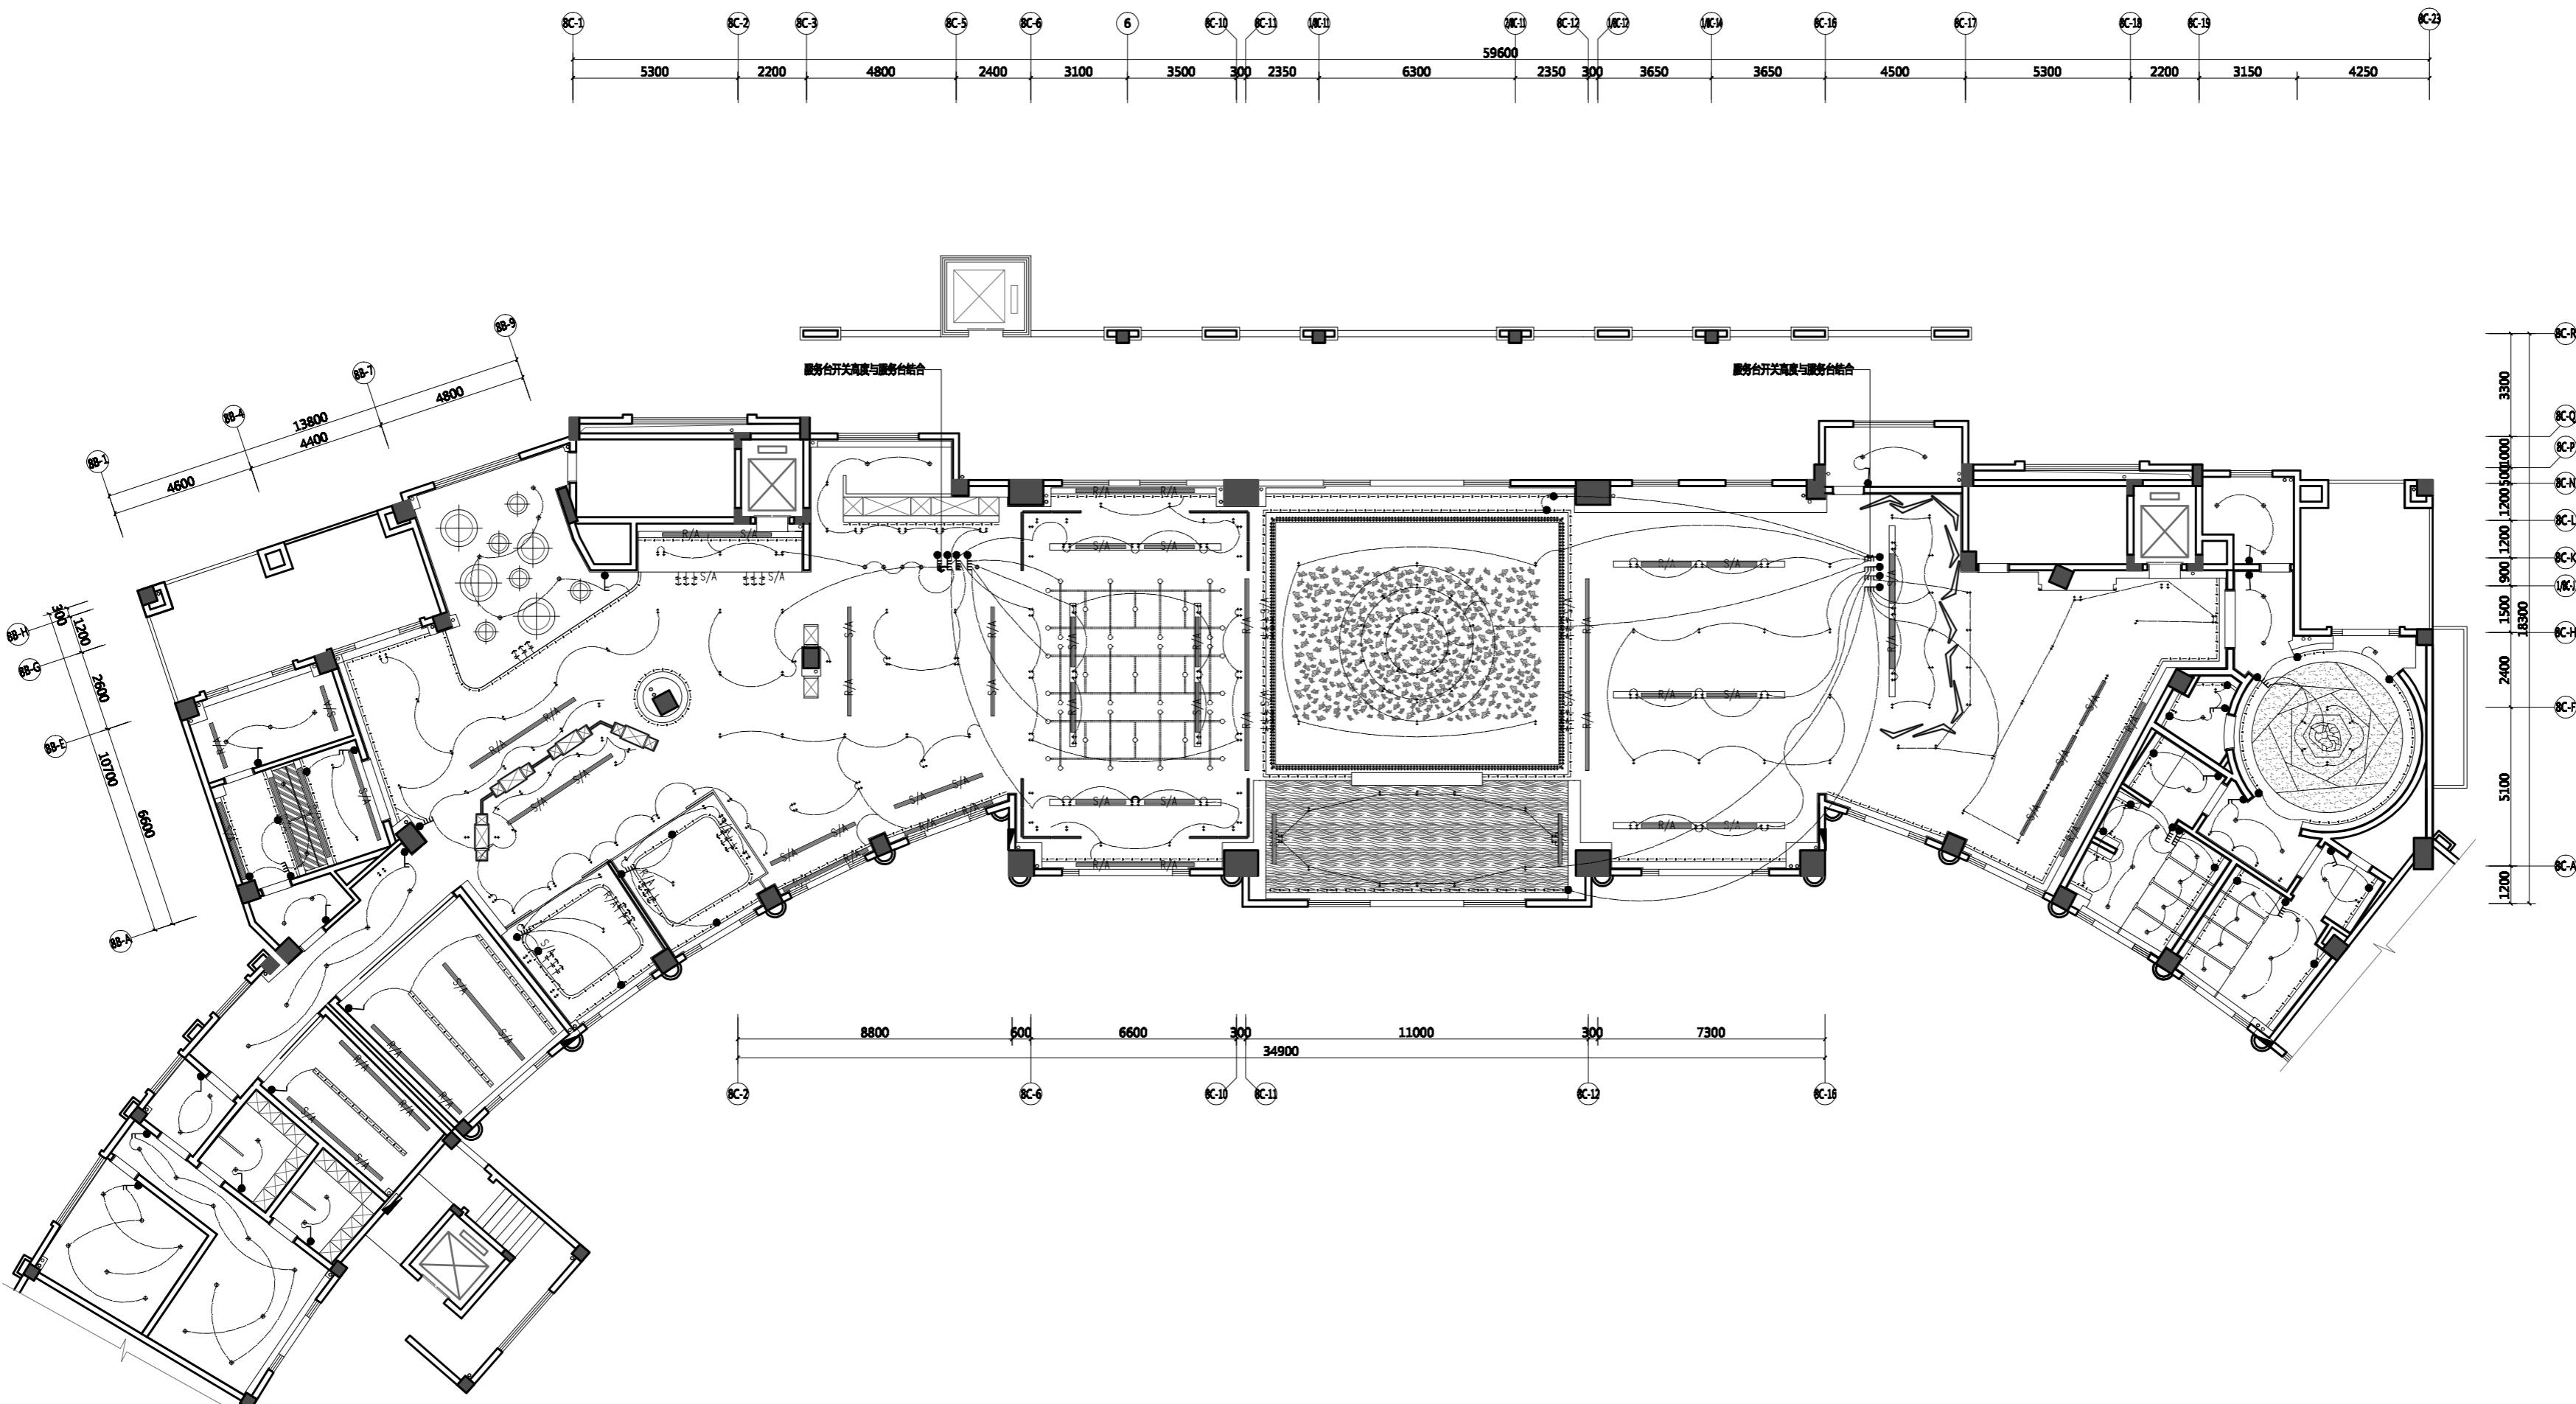

一层灯具控制示意图

LIGHTING CONTROL SCHEMATIC

SCALE 1:120

1 2 3 4 5 6

↑

4

5

6