
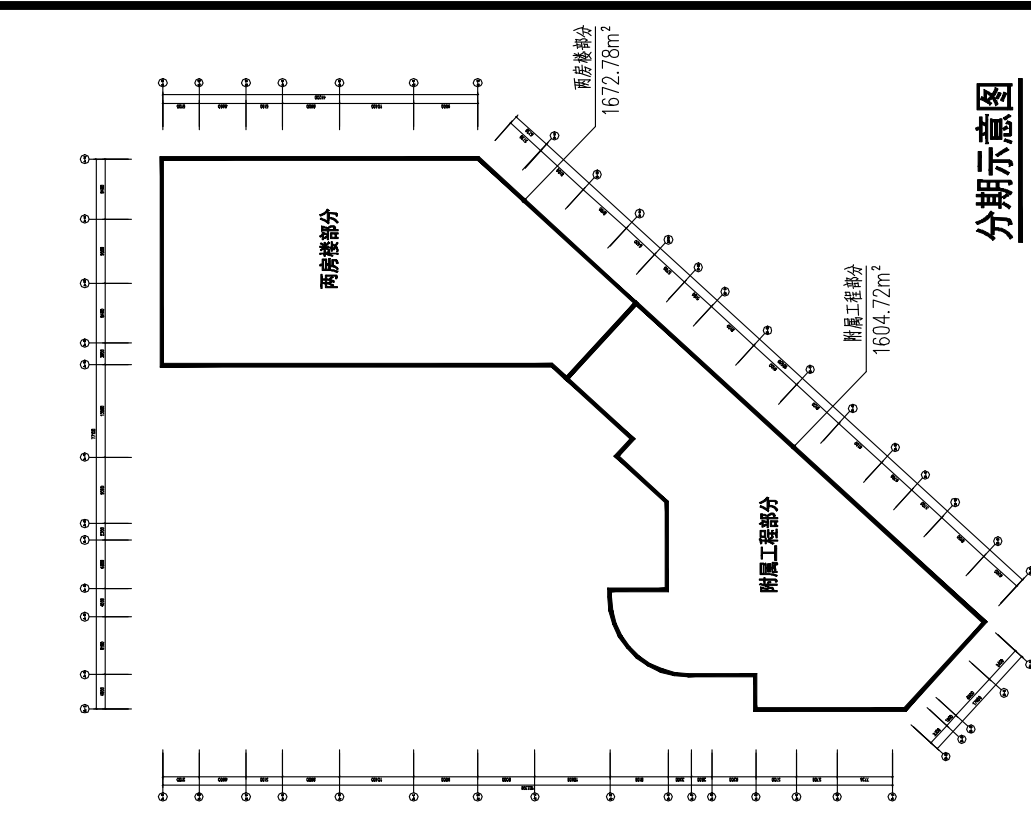
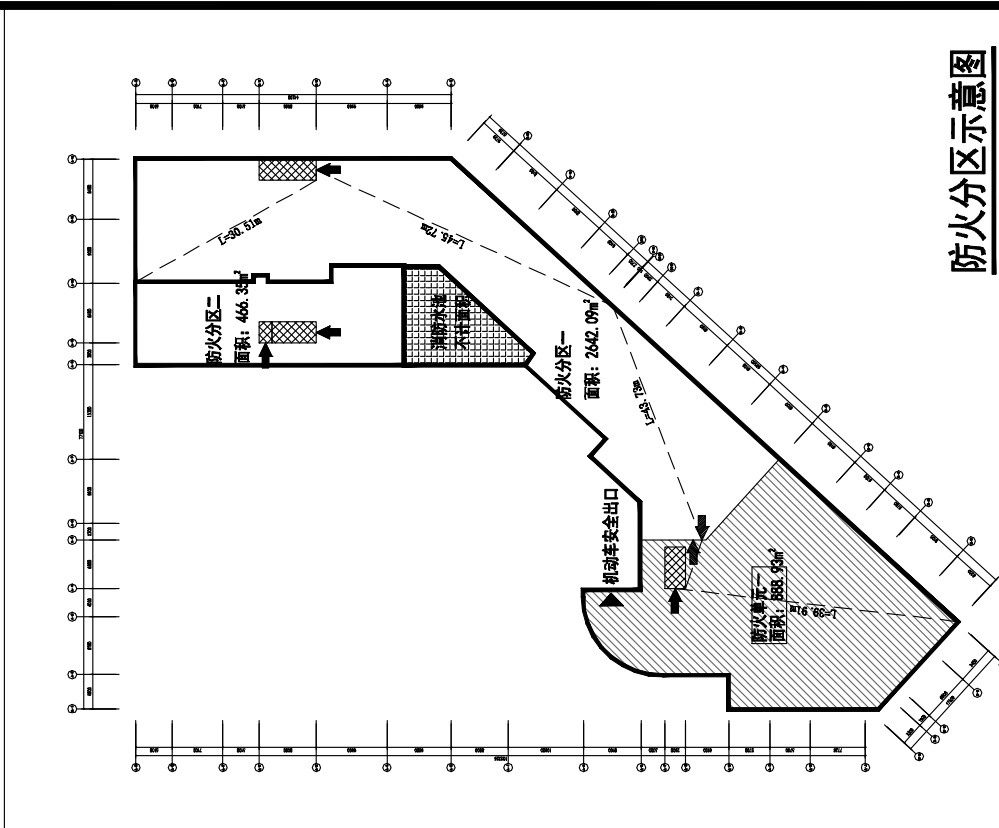



[illegible]

地下室给排水及消防平面图 1:150

<div></div> <div>湖南省建筑设计院集团股份有限公司 HUNAN ARCHITECTURAL DESIGN INSTITUTE GROUP CO.,LTD.</div>	
设计证书甲级编号 FIRST CLASS SERIAL NUMBER OF DESIGN CERTIFICATE: A143000700	
A143000700	
建设单位 CLIENT	
岳阳市岳阳楼区人民检察院	
工程名称 PROJ. NAME	
岳阳市岳阳楼区人民检察院“两房”建设附属工程	
子项名称 SUB-ITEM	
地下室	
设计签字 SIGNATURE	
项目经理 PROJECT MANAGER	钟华 肖艺
设计总负责人 CHIEF DESIGNER	彭雨晴
专业负责人 SPE. DESIGNER	王杰
设计 DESIGNER	王杰
制图 DRAWER	王杰
校对 CHECKED	欧阳太坤
审核 EXAMINED	张新澜
审定 APPROVED	姚志强
注册人 REGISTRANT	
出图盖章 STAMP	
图纸名称 DRAWING TITLE	
地下室给排水及消防平面图	
工程代号 PROJ. NO.	2025-AB011-01
图别 D. S.	水施
版本号 VER. NO.	1.0
图号 D. NO.	006
日期 DATE	2025.11

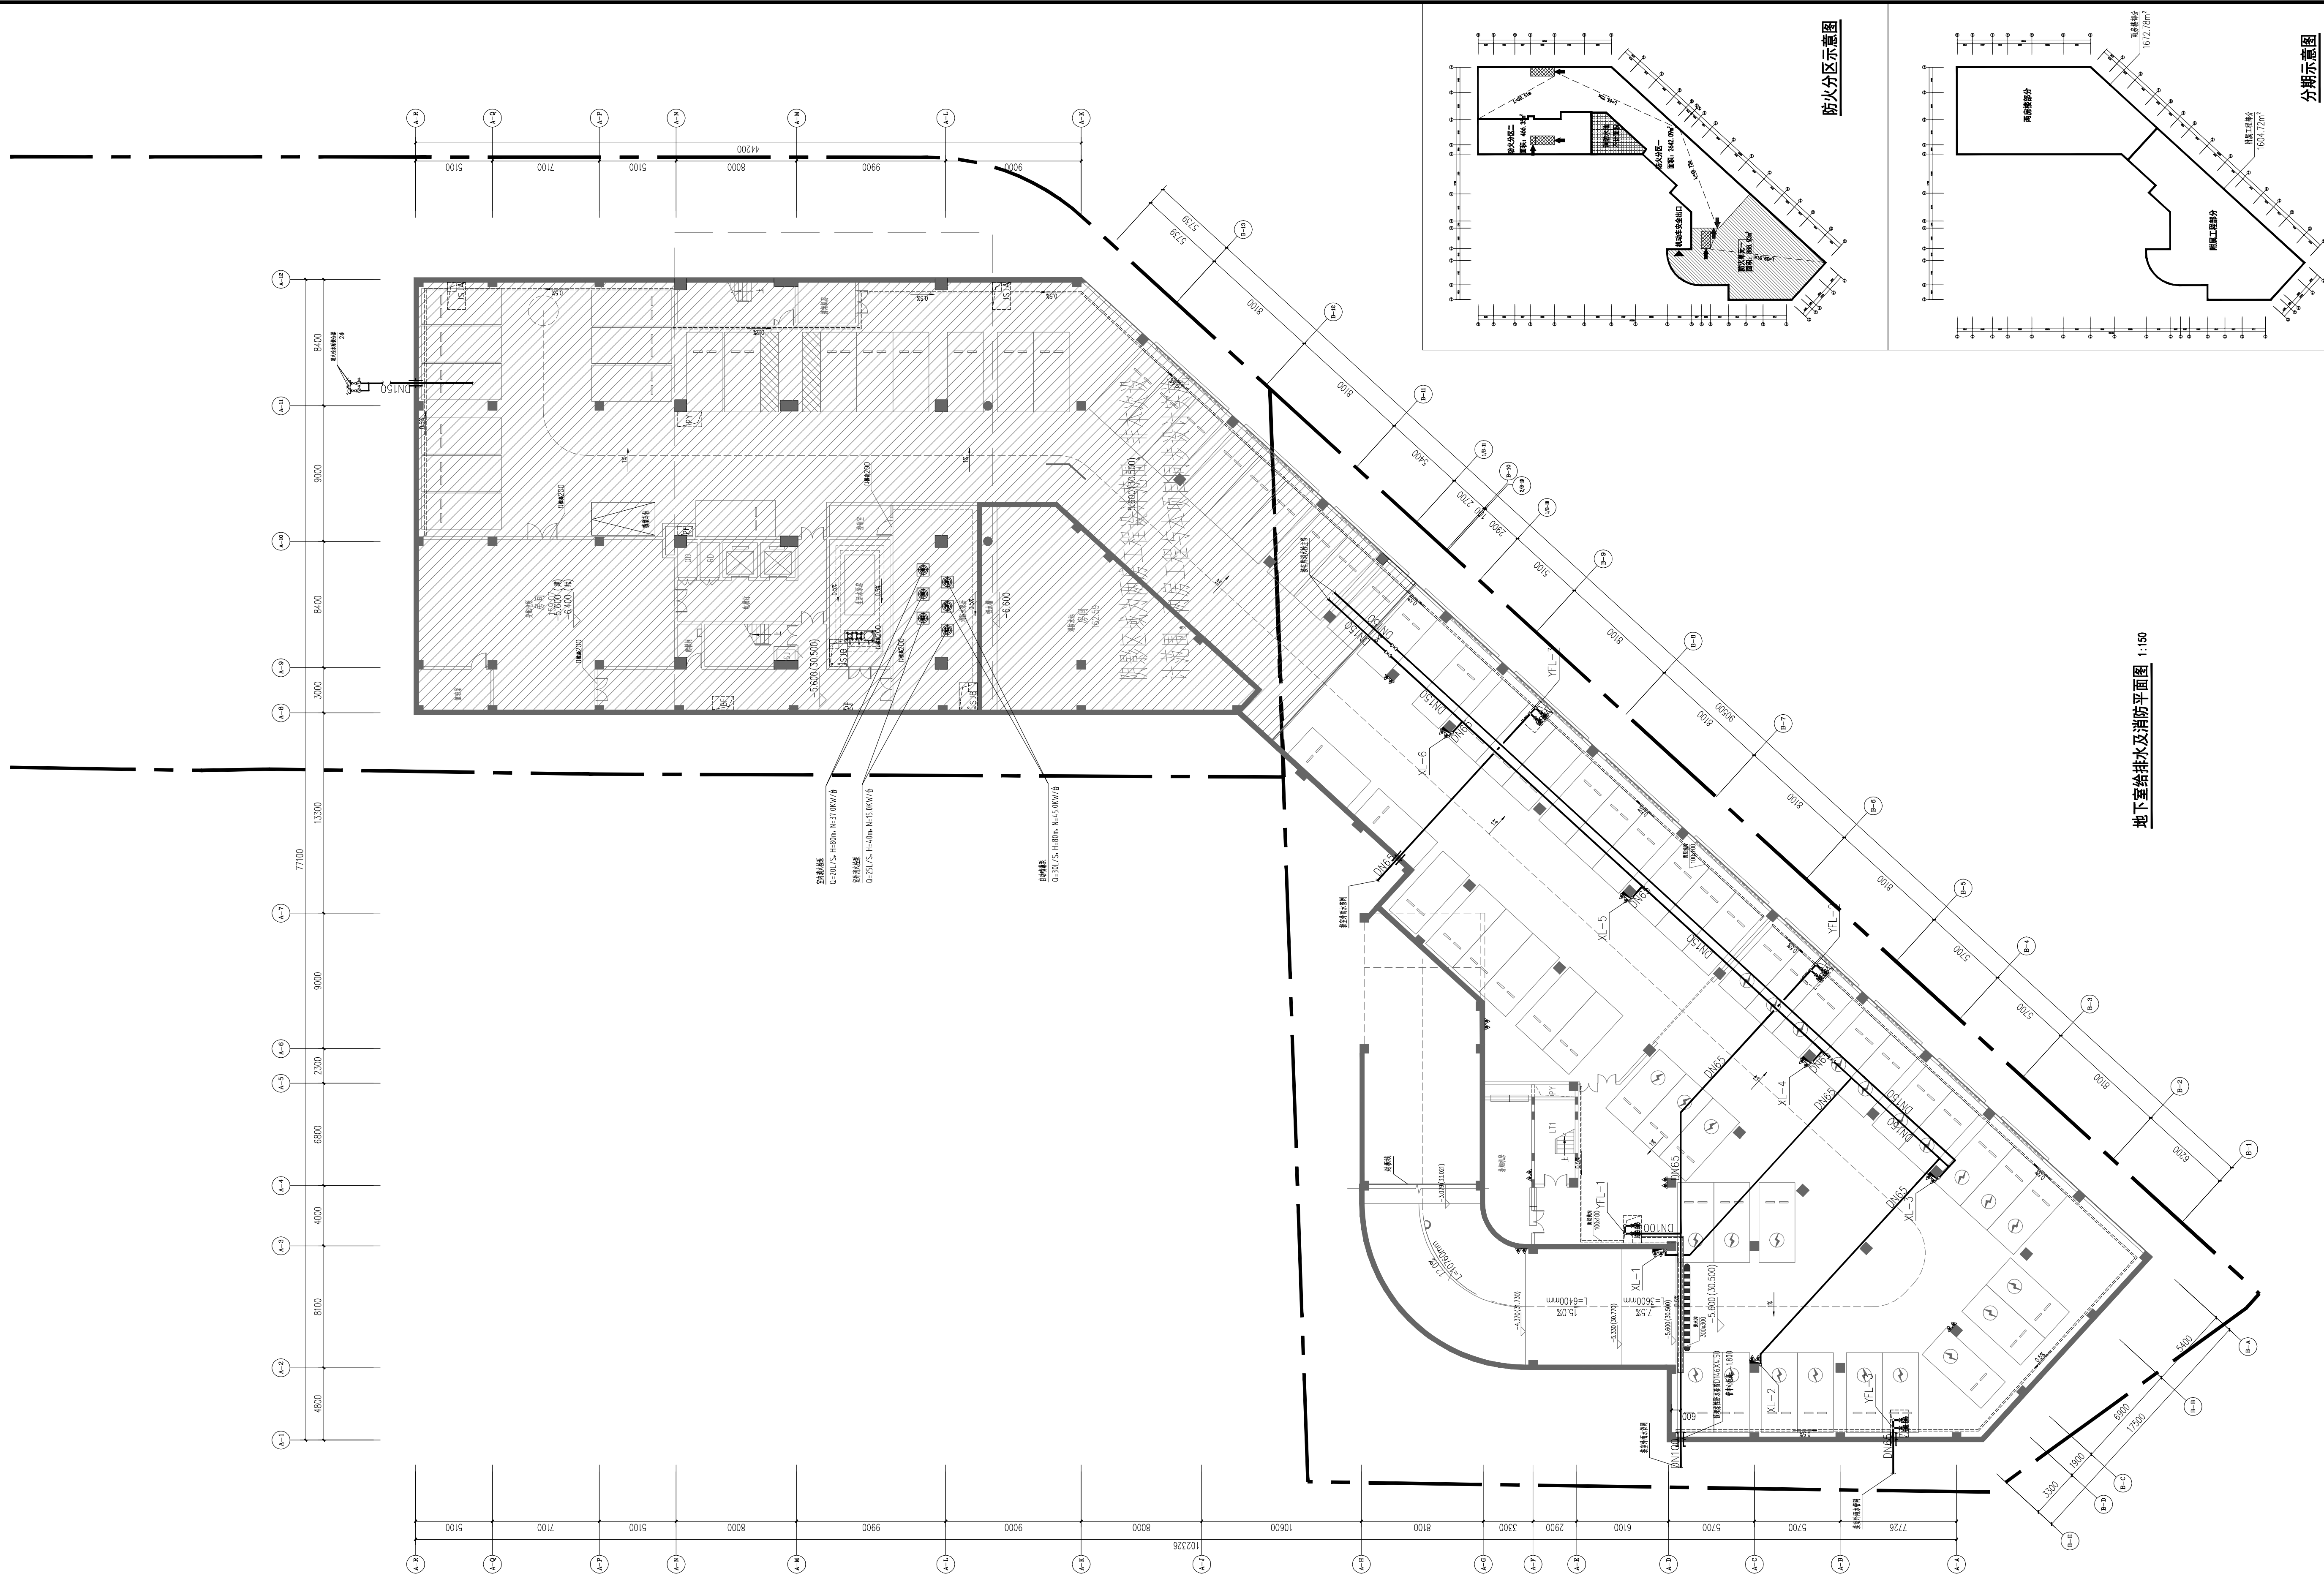