



视频监控

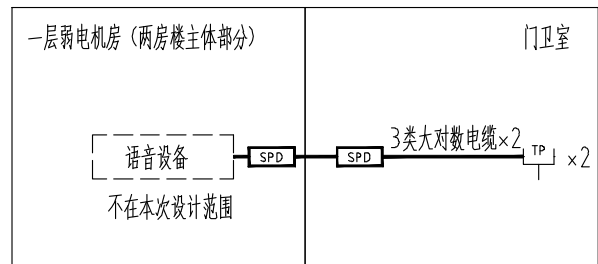


语音通信

序号	图例	名称
1	[Symbol]	交换机
2	[Symbol]	光纤配线架
3	[Symbol]	枪式摄像机
4	[Symbol]	半球摄像机
5	[Symbol]	光/电信号转换器
6	[Symbol]	单孔语音信息插座
7	[Symbol]	浪涌保护器
8	[Symbol]	单孔数据信息插座

nP: n根六类非屏蔽双绞线, Gn: n芯室外铠装单模光纤, DY: RVV3×2.5.

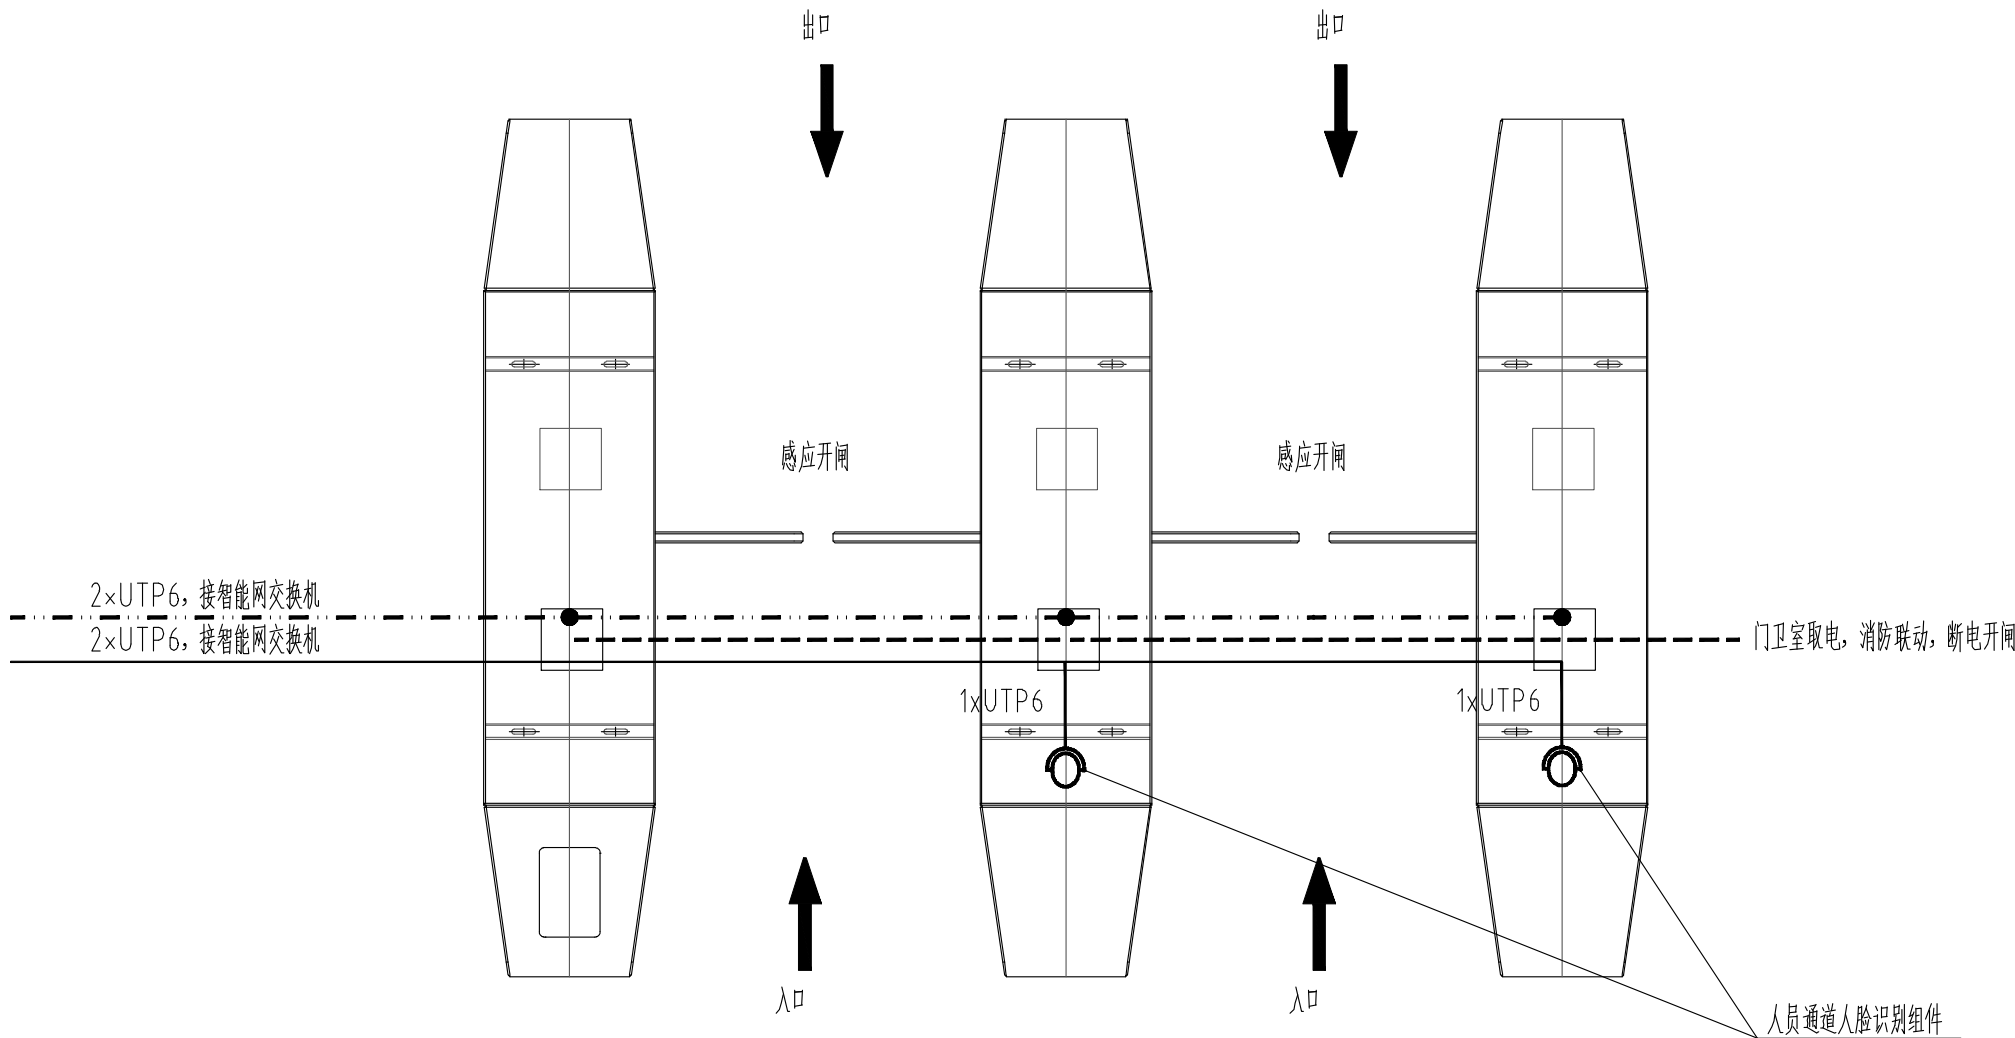

人行通道

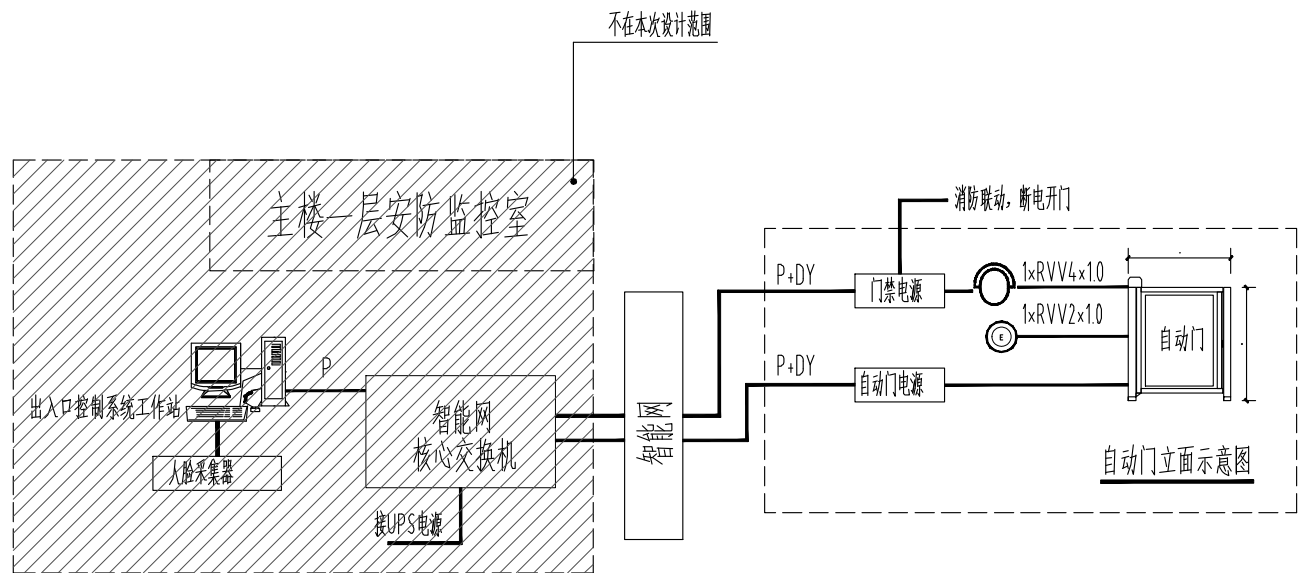

人行自动门

P: UTP6双绞线; DY: RVV3×2.5mm2电源线.

序号	图例	名称
1	[Symbol]	人脸识别装置
2	[Symbol]	开门按钮



设计证书甲级编号  
FIRST CLASS SERIAL NUMBER OF DESIGN CERTIFICATE: A143000700

建设单位  
CLIENT

岳阳市岳阳楼区人民检察院

工程名称  
PROJ. NAME

岳阳市岳阳楼区人民检察院  
“两房”建设附属工程

子项名称  
SUB-ITEM

岳阳市岳阳楼区人民检察院  
“两房”建设附属工程

设计签字  
SIGNATURE

项目经理  
PROJECT MANAGER

设计总负责人  
CHIEF DESIGNER

专业负责人  
SPE. DESIGNER

设计  
DESIGNER

制图  
DRAWER

校对  
CHECKED

审核  
EXAMINED

审定  
APPROVED

注册人  
REGISTRANT

出图盖章  
STAMP

图纸名称  
DRAWING TITLE

弱电系统图（二）

工程代号  
PRO. NO.

图别  
D. S.

版次  
VER. No.

图号  
D. NO.

日期  
DATE

本图需加盖本司出图签章，否则一律无效