




给排水 WATER S.D.	工艺 CIVIL
结构 STRUCT.	弱电 WEAK CURRENT
建筑 ARCH.	电气 ELECT.
总图 SITE PLAN	暖通 H.V.A.C. & VENT.

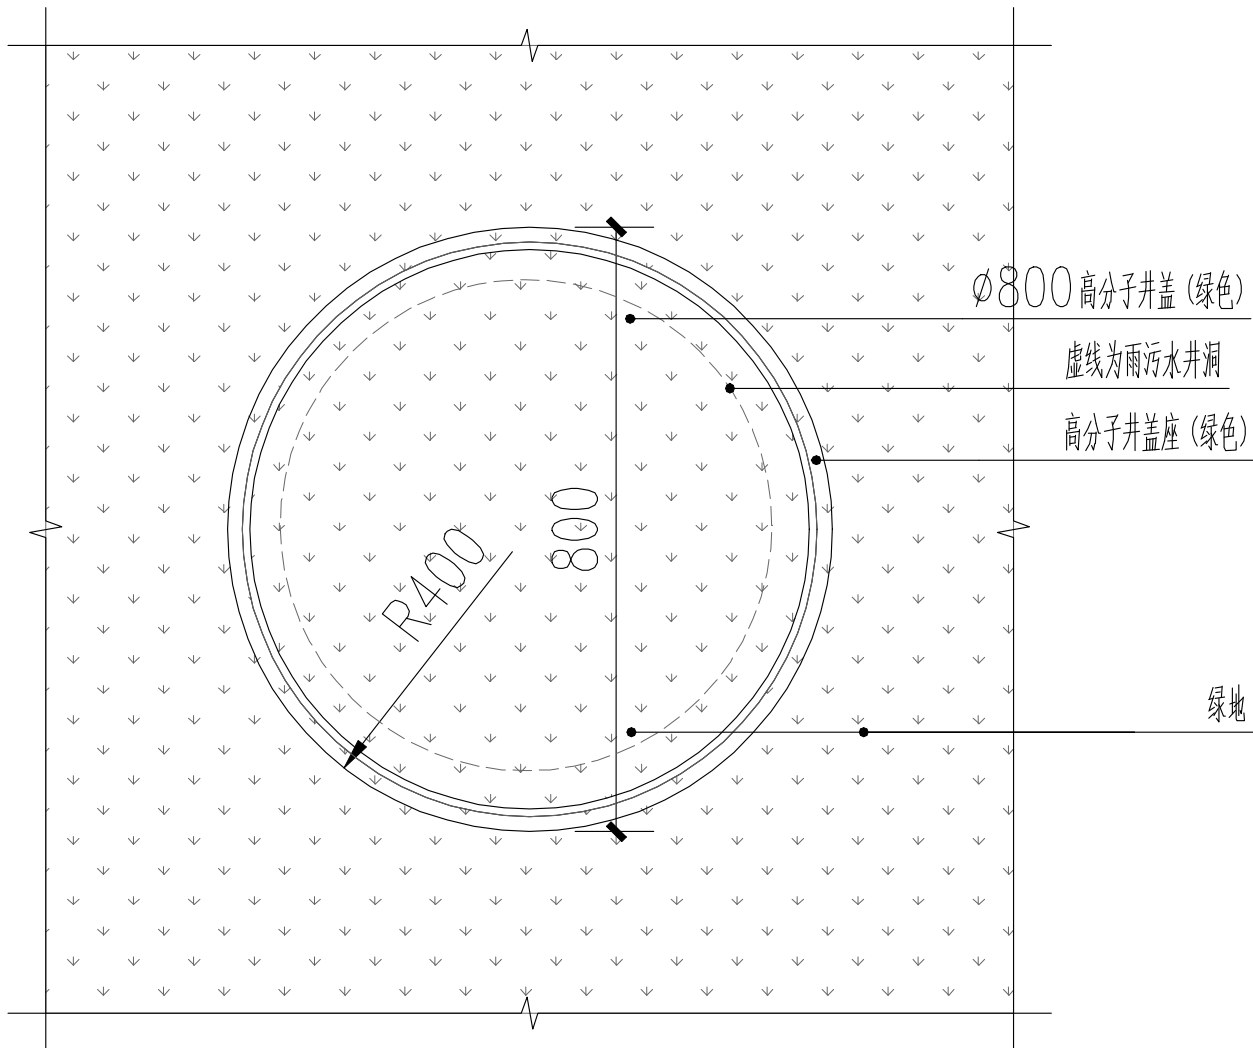



1 检查井盖（绿地内）平面图 1:15

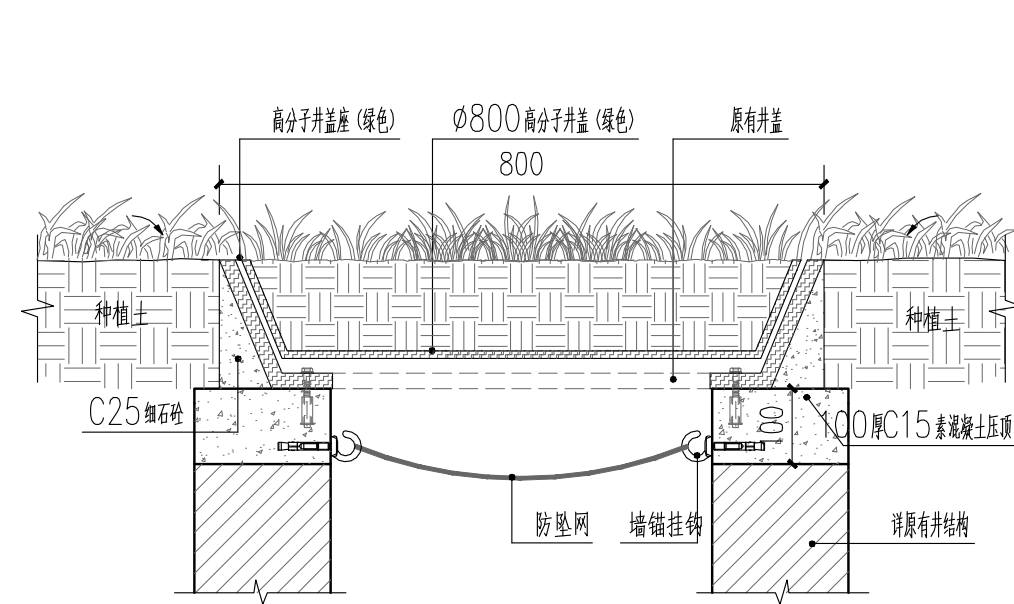

2 检查井盖（绿地内）剖面图 1:10

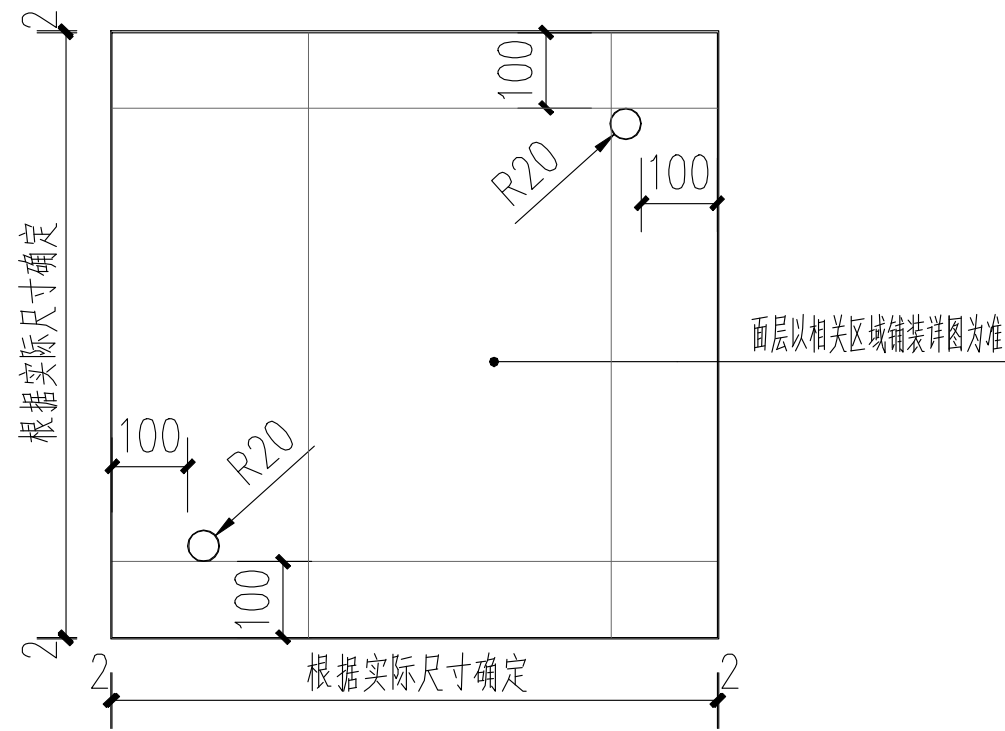

3 检查井盖（铺地内）平面图 1:15

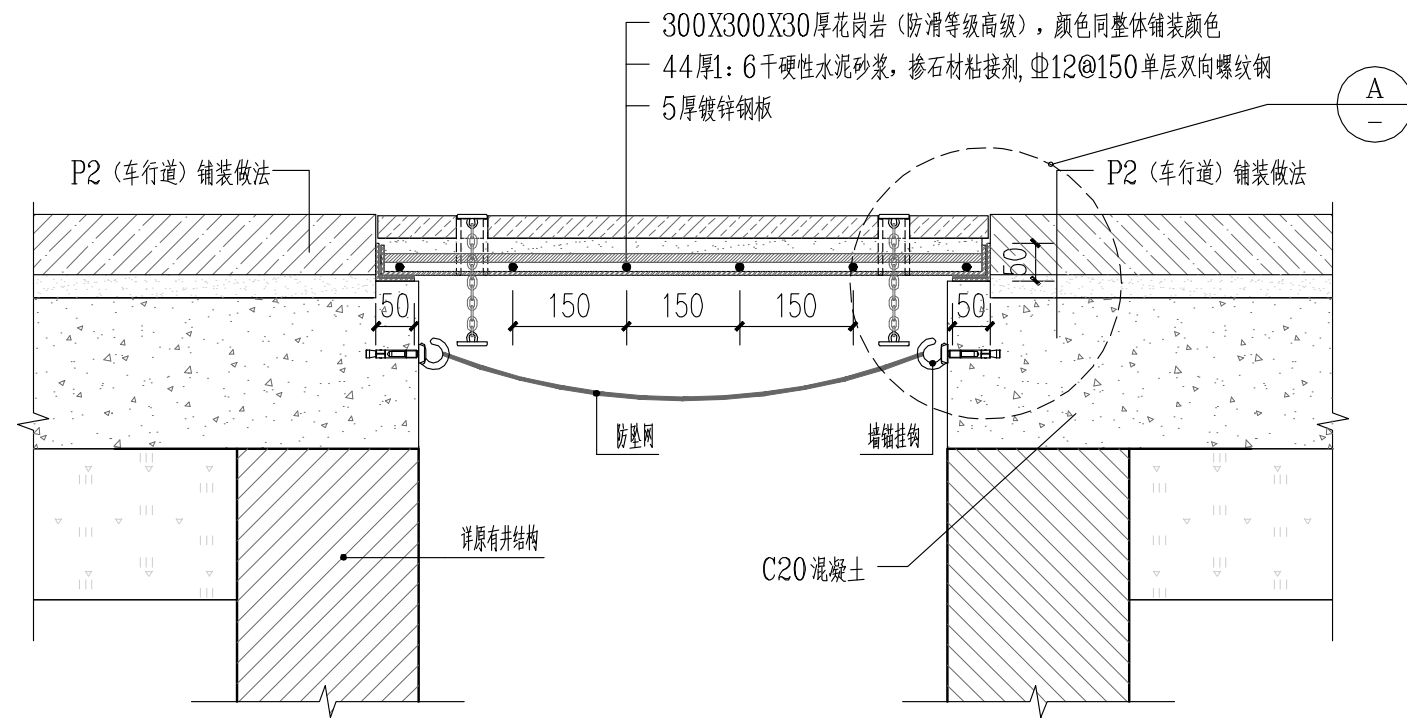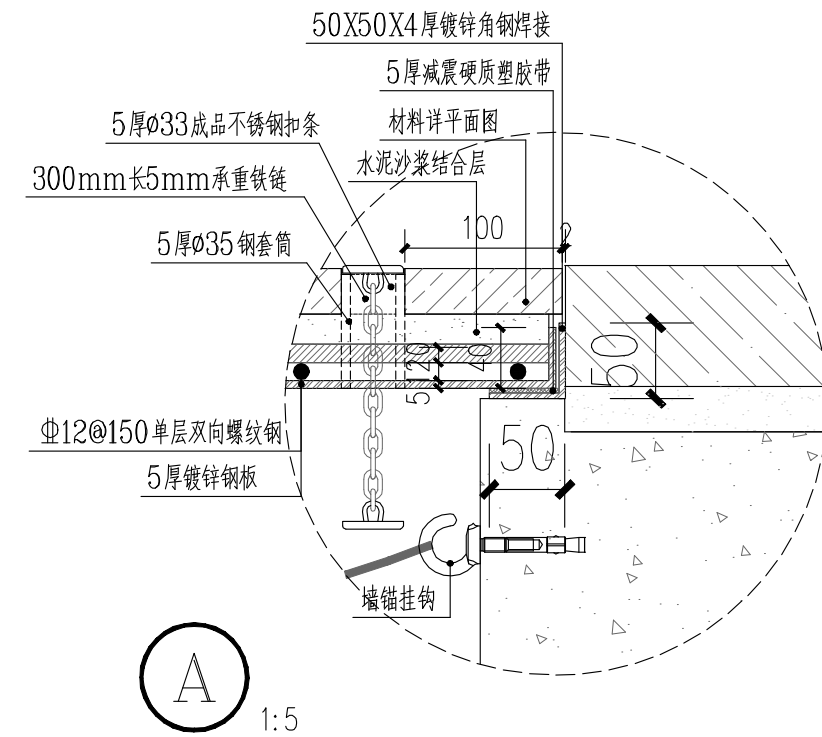

4 检查井盖（铺地内）剖面图 1:10



湖南省建筑设计院集团股份有限公司
HUNAN ARCHITECTURAL DESIGN INSTITUTE GROUP CO., LTD.

设计证书甲级编号 A143000700
FIRST CLASS SERIAL NUMBER OF DESIGN CERTIFICATE: A143000700

建设单位
CLIENT

岳阳市岳阳楼区人民检察院

工程名称
PROJ. NAME

岳阳市岳阳楼区人民检察院
“两房”建设附属工程

子项名称
SUB-ITEM

景观

设计签字
SIGNATURE

项目经理 PROJECT MANAGER	肖艺	肖艺
设计总负责人 CHIEF DESIGNER	彭雨晴	彭雨晴
专业负责人 SPE. DESIGNER	聂明魁	聂明魁
设计 DESIGNER	汤宇航	汤宇航
制图 DRAWER	汤宇航	汤宇航
校对 CHECKED	张冬梅	张冬梅
审核 EXAMINED	邹石	邹石
审定 APPROVED	向显军	向显军

注册人
REGISTRANT

出图盖章
STAMP

图纸名称
DRAWING TITLE

隐形井盖详图

工程代号
PRO. NO. 2025-AB011

图别
D. S. 景观

版次
VER. No. 01

图号
D. NO. LT-3

日期
DATE 2025. 10

本图需加盖本司出图签章，否则一律无效