

电气					
给排水	暖通				
建筑	结构				
专业人					

设计单位  
DESIGN UNIT




正道设计有限公司  
Zhengdao Design Co., Ltd.

建筑工程甲级设计证书 A151020303  
No. A151020303 CLASS A OF ARCHITECTURE DESIGN (PRO)  
地址：成都市武侯区东大街锦华书局社区  
兴隆大道198号34楼（1层1号）  
E-mail: 3849488@qq.com  
电话: 028-85507007  
邮编: 610199

合作设计单位  
CO-OPERATED WITH

出图专用章  
SPECIAL PROJECT SEAL


注册执业章  
REGISTERED SEAL

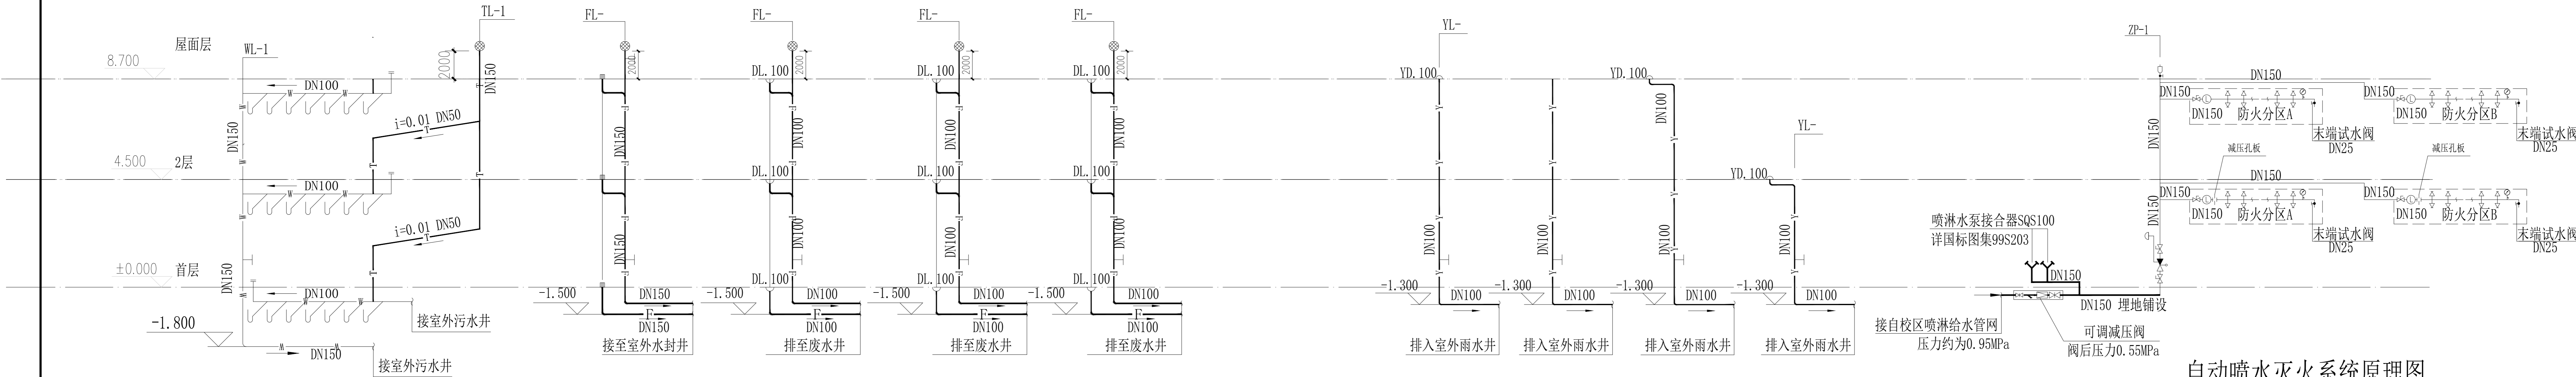

食堂生活排水系统原理图


雨水系统原理图

自动喷水灭火系统原理图

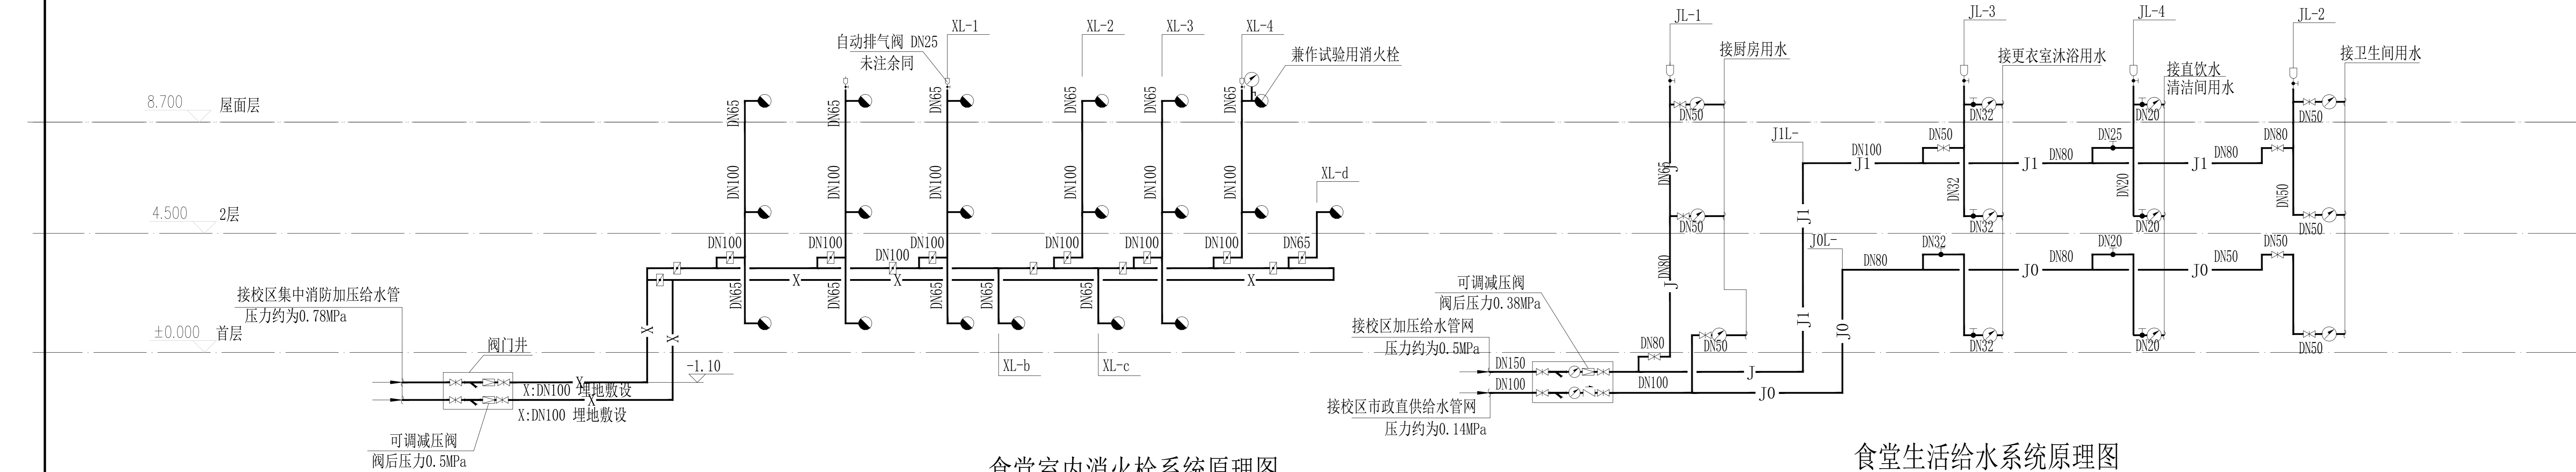

食堂室内消火栓系统原理图

食堂生活给水系统原理图

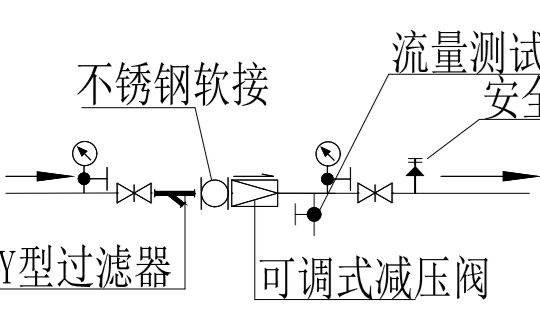

Y型过滤器  
流量测试接口  
安全阀

排水系统说明:

- 塑料管道安装详见国标图集《建筑排水塑料管道安装》10S406;
- 横干管上清扫口之间的距离不能超过15m, 具体位置详给排水平面图, 立管检查口中心离地1m;
- 直落式雨水斗选用87型钢制雨水斗, 做法详国标图集09S302;
- 室内各层支管接法另详大样图;
- 未注明排水横管均尽量沿梁底敷设;
- 排水支管连接在排出管或者排水横干管上时, 连接管距立管底部下游不小于1.5m。

可调式减压阀安装图

给水系统说明:

- 生活给水系统竖向分区, 二层及以下由校区给水管网直供, 二层以上由校区加压生活给水管网供水。
- 水表井做法详国标图集05S302

建设单位  
CLIENT

岳阳市第二中学

项目名称  
PROJECT TITLE

岳阳市第二中学学生宿舍及生活配套设施建设项目



子项名称  
SUB TITLE

食堂及餐厅

图纸名称  
DRAWING TITLE

室内消火栓/自动喷水灭火系统原理图  
给排水系统原理图

项目负责人 PROJECT DIRECTOR	钟敦宇	审核人 CHECKED BY	杨宇彪
专业负责人 SPECIALIST RESPONSIBLE BY	熊皓南	设计人 DESIGNER BY	杨宇彪
校对人 CHECKED BY	牛丽梅	制图人 DRAWING BY	曹娜娜
专业 SPECIALTY	给排水	设计阶段 DESIGN STAGE	初设
比例 SCALE	1:100	日期 DATE	2025.10
工程编号 PROJECT NO.	图号 DRAWING NO.	版本 VERSION	01
图纸规格 DRAWING SIZE	A0		第一版

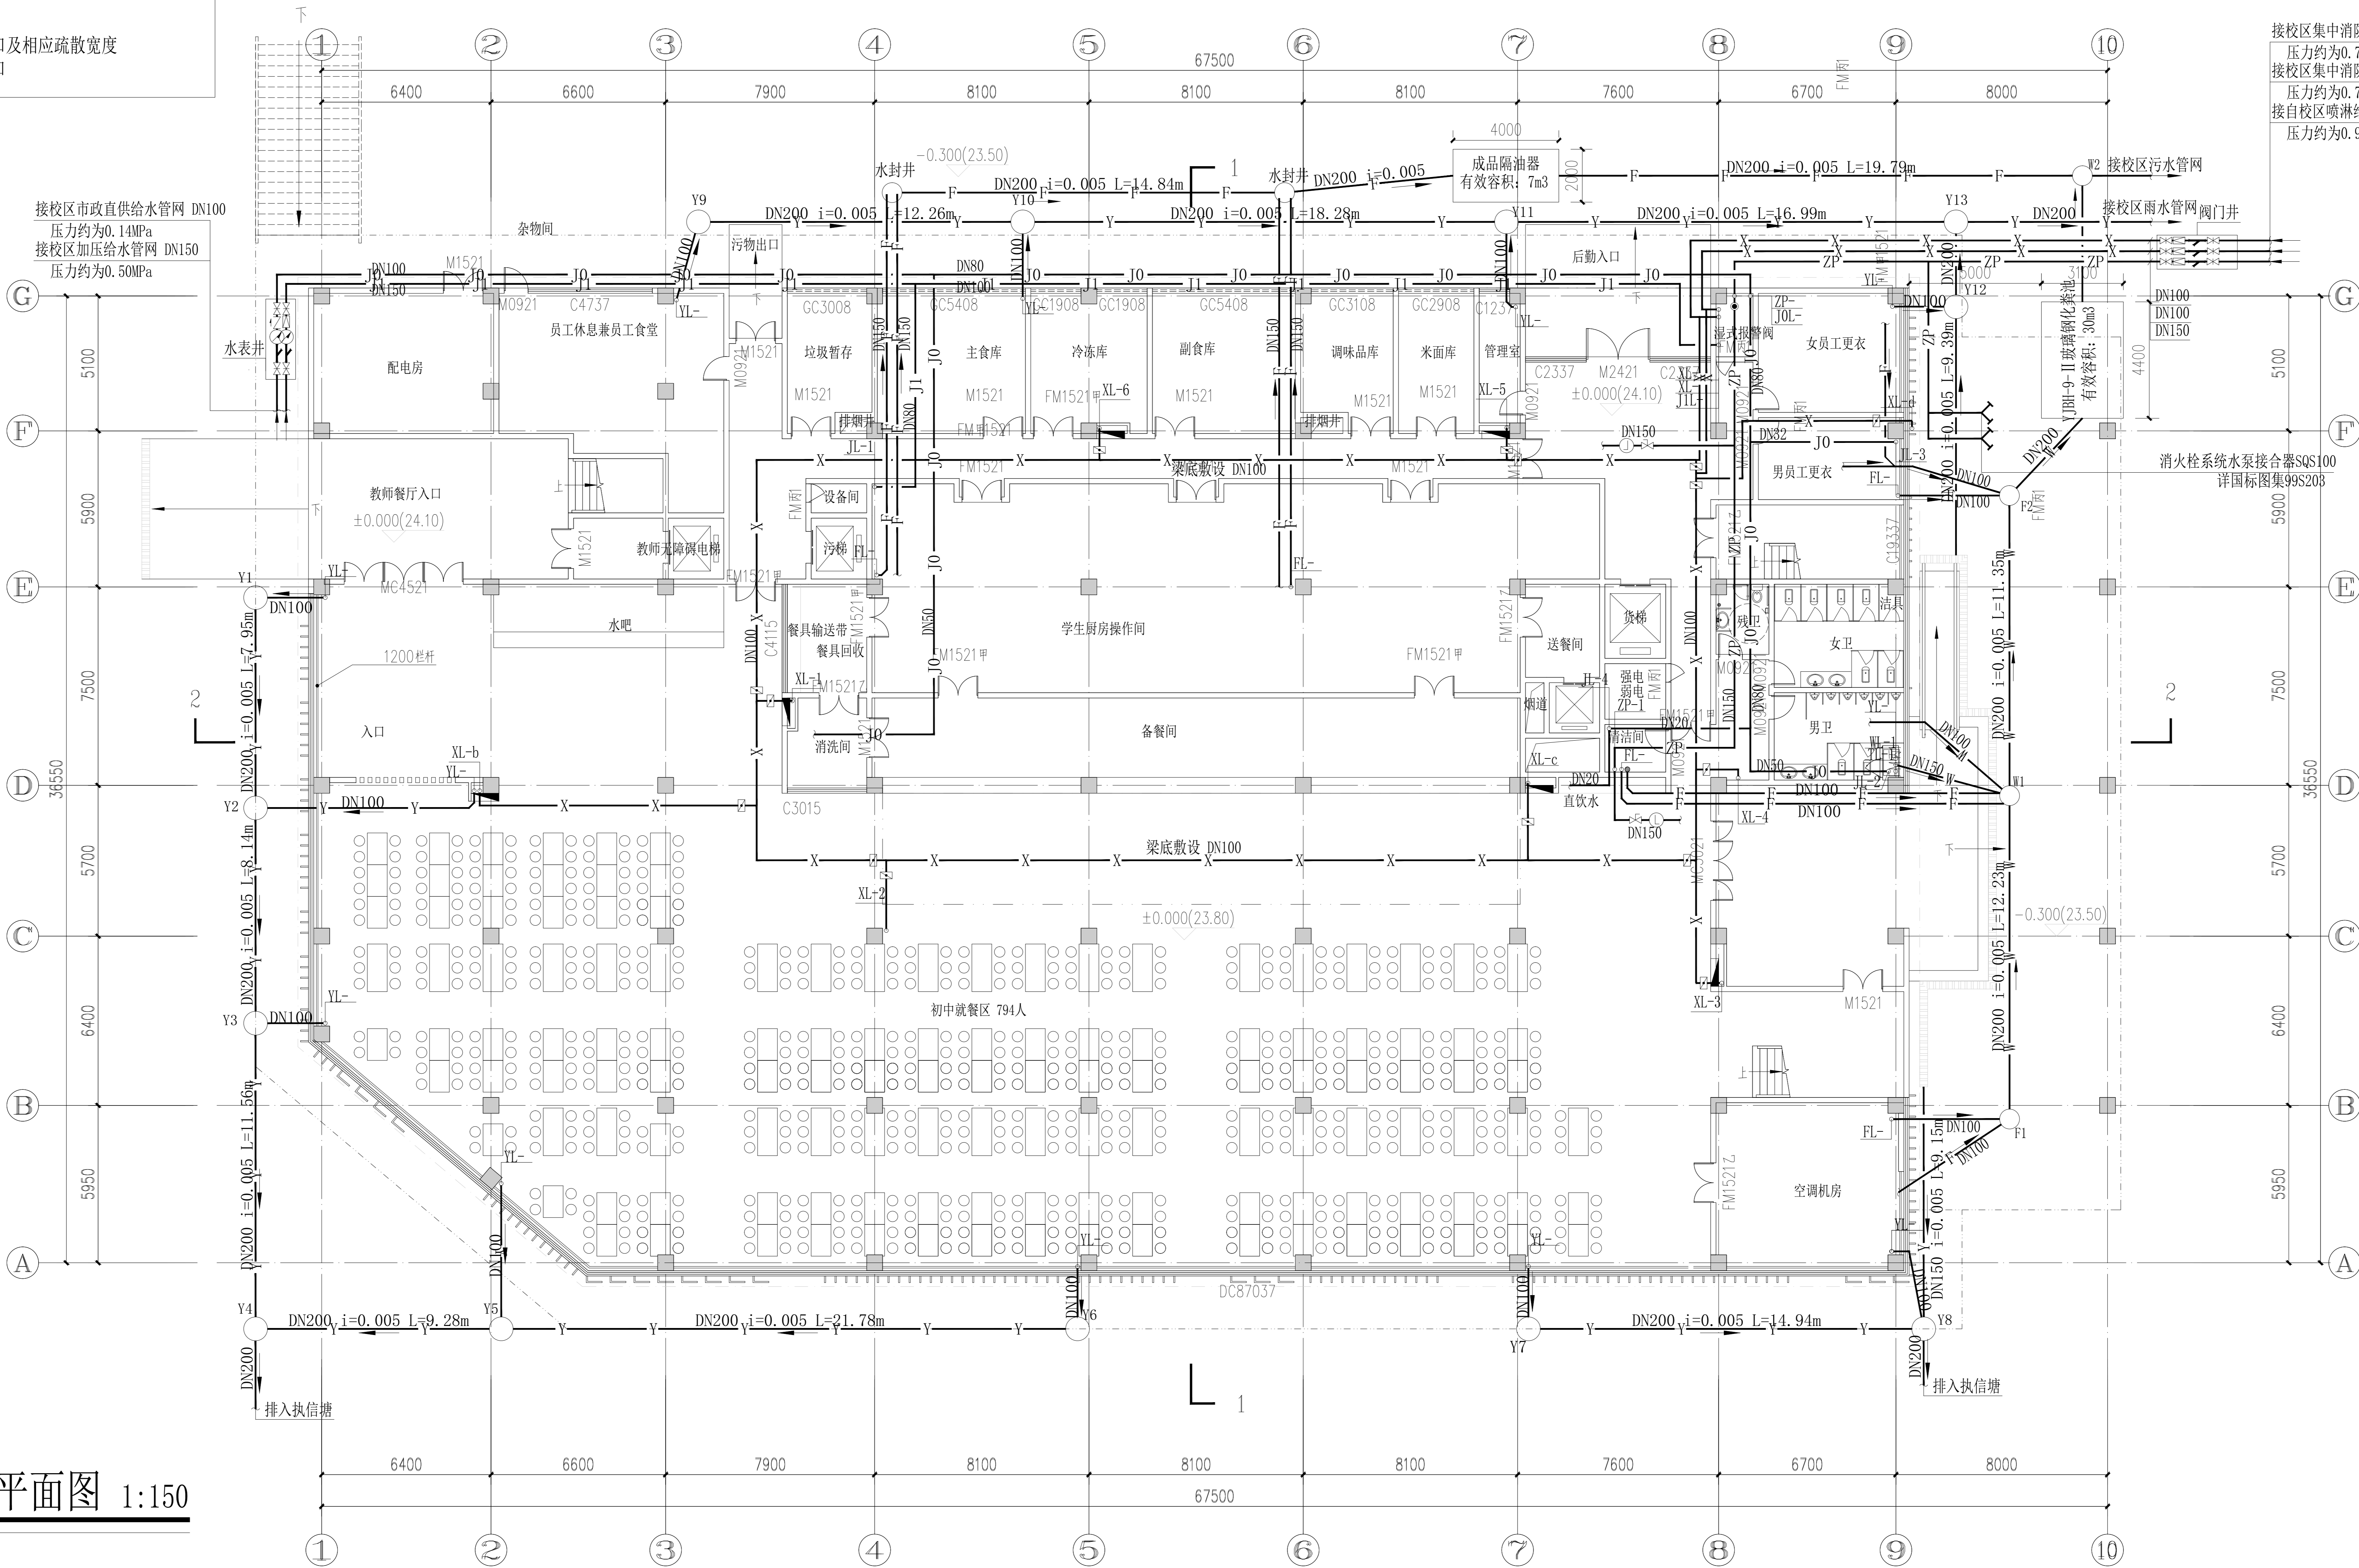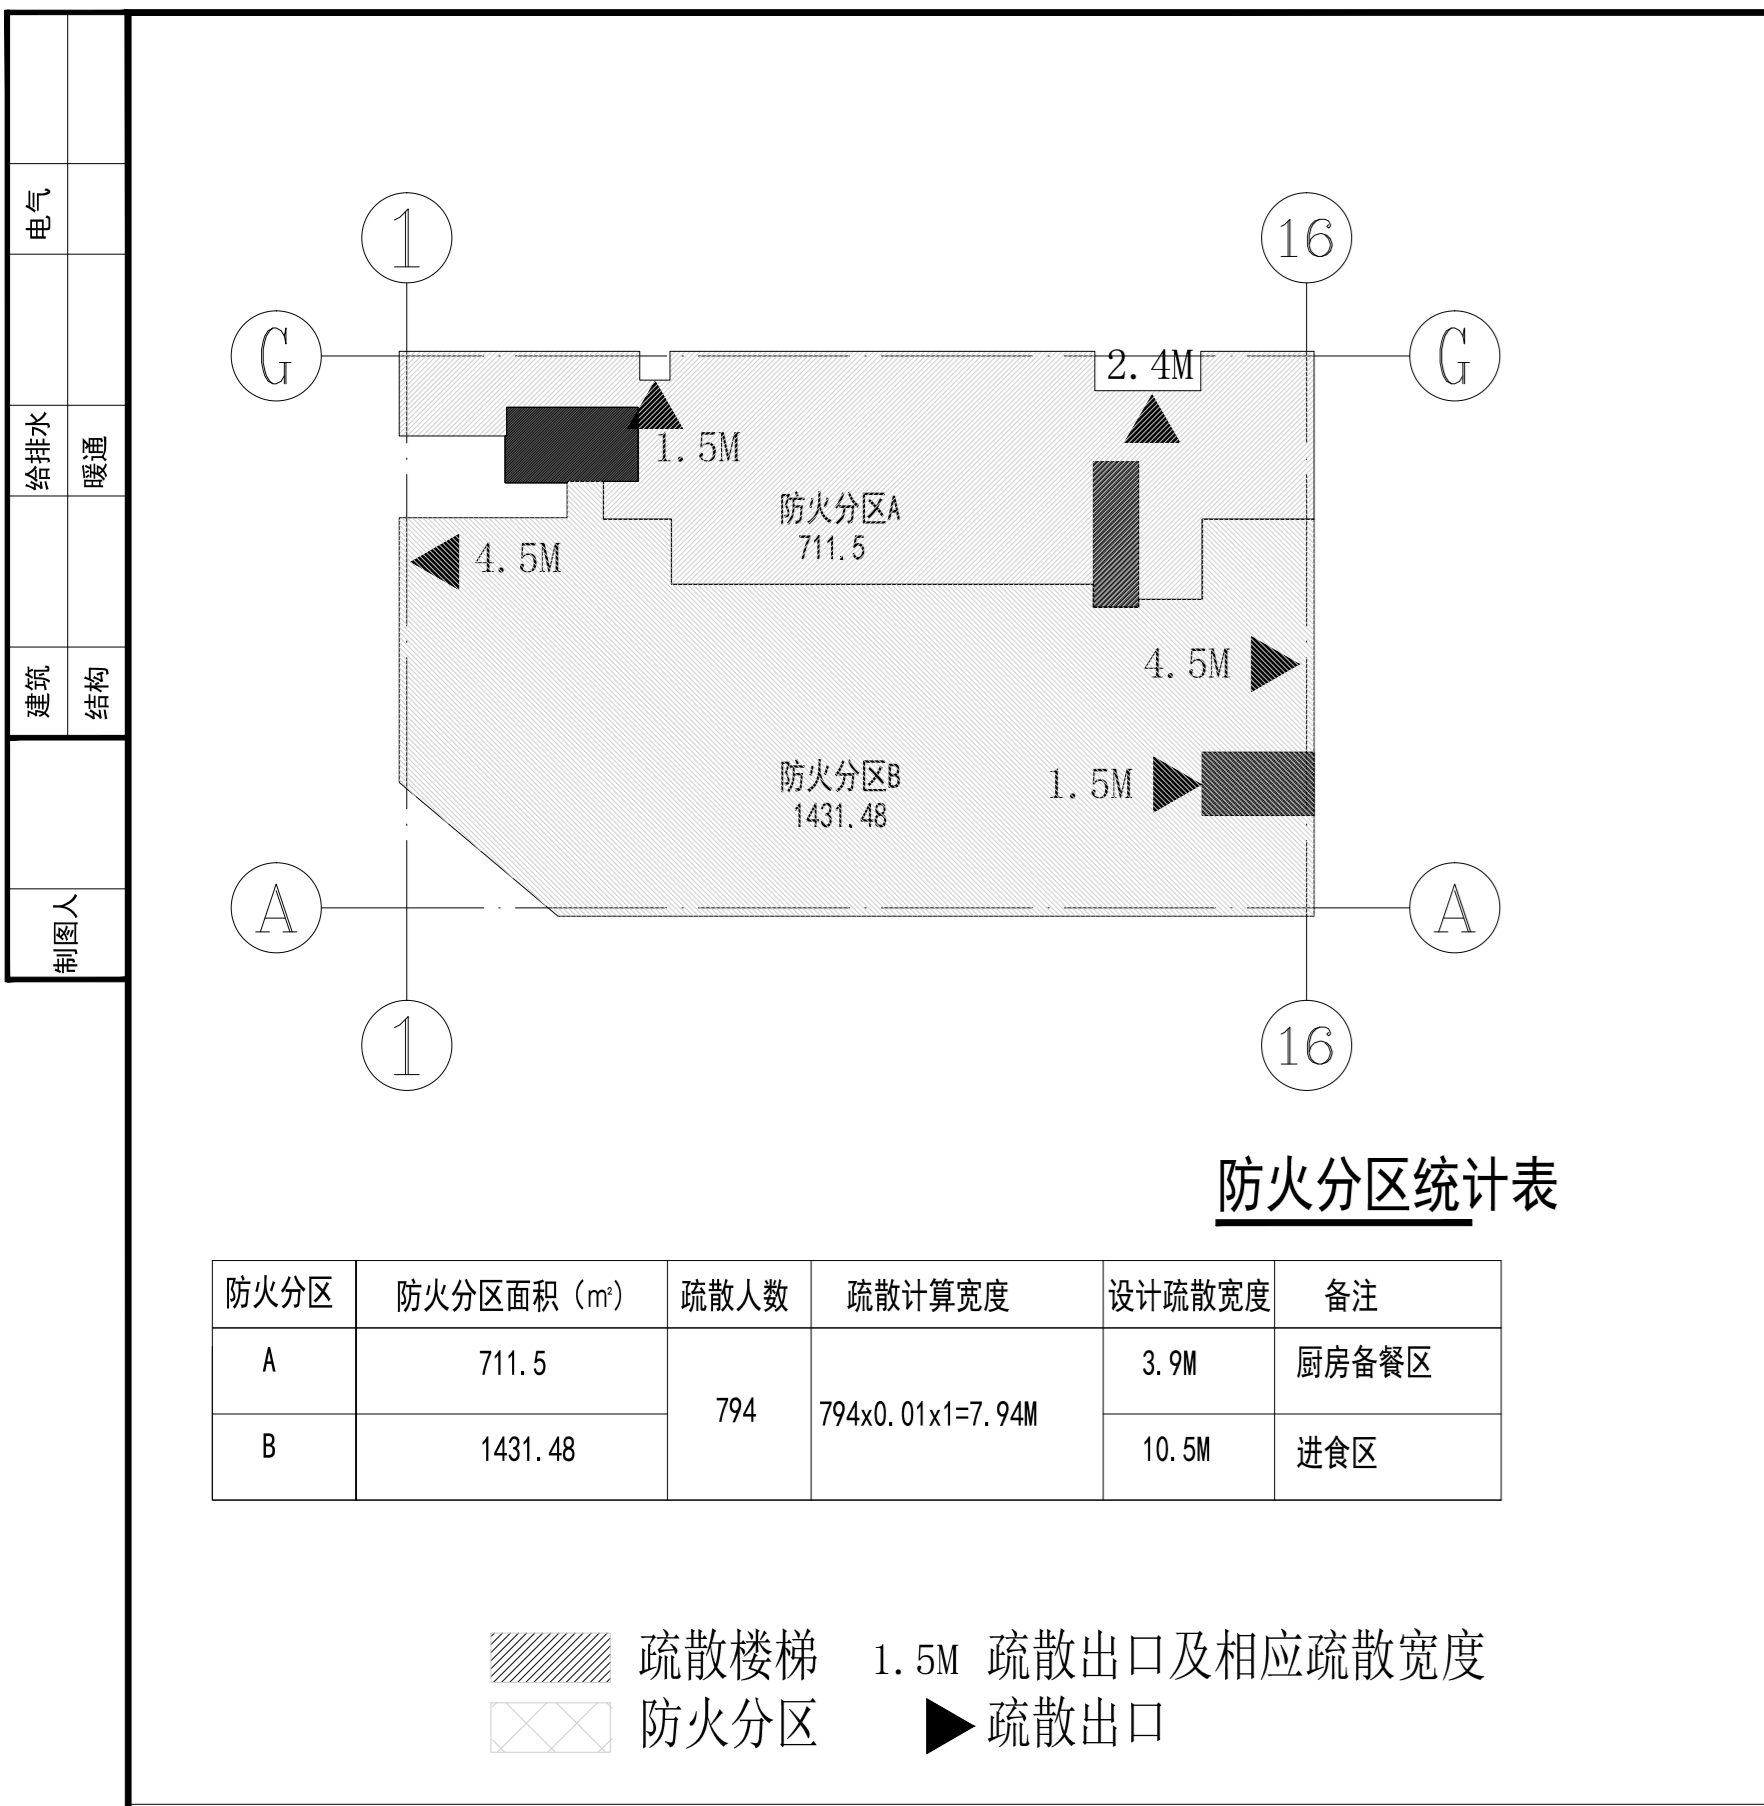

接校区集中消防加压水管 DN100  
压力约为0.78MPa  
接校区集中消防加压水管 DN100  
压力约为0.78MPa  
接校区喷淋水管网 DN150  
压力约为0.95MPa

首层给排水平面图 1:150

设计单位

DESIGN UNIT

正道设计有限公司

建设工程专业设计证书 A151020303

No. A151020303 CLASS A OF ARCHITECTURE DESIGN (PRO)

地址：成都市武侯区东大街锦华国际社区

电话：028-85007007

邮编：610199

合作设计单位

CO-OPERATED WITH

出图专用章

SHOULD PROJECT SEAL

注册执业章

REGISTERED SEAL

注册土木工程师(给排水)

REGISTERED CIVIL ENGINEER (WATER SUPPLY AND DRAINAGE)

建设单位

CLIENT

岳阳市第三中学

项目名称

PROJECT TITLE

岳阳市第三中学学生宿舍及生活配套设施建设项目

子项名称

SUB TITLE

食堂及餐厅

图纸名称

DRAWING TITLE

首层给排水平面图

项目负责人

PROJECT DIRECTOR

钟敏宇

专业负责人

SPECIALIST RESPONSIBLE BY

杨宇彪

审核人

CHECKER BY

熊皓南

设计人

DESIGNER BY

杨宇彪

校对人

CHECKED BY

牛丽梅

制图人

DRAWING BY

曹娜娜

专业

SPECIALTY

给排水

设计阶段

DESIGN STAGE

初设

比例

SCALE

1:150

日期

DATE

2025.10

工程编号

PROJECT NO.

02

图框规格

FRAME SIZE


A0

图框版本


FRAME VERSION


第一版

制图人		建筑	给排水	电气
		结构	暖通	

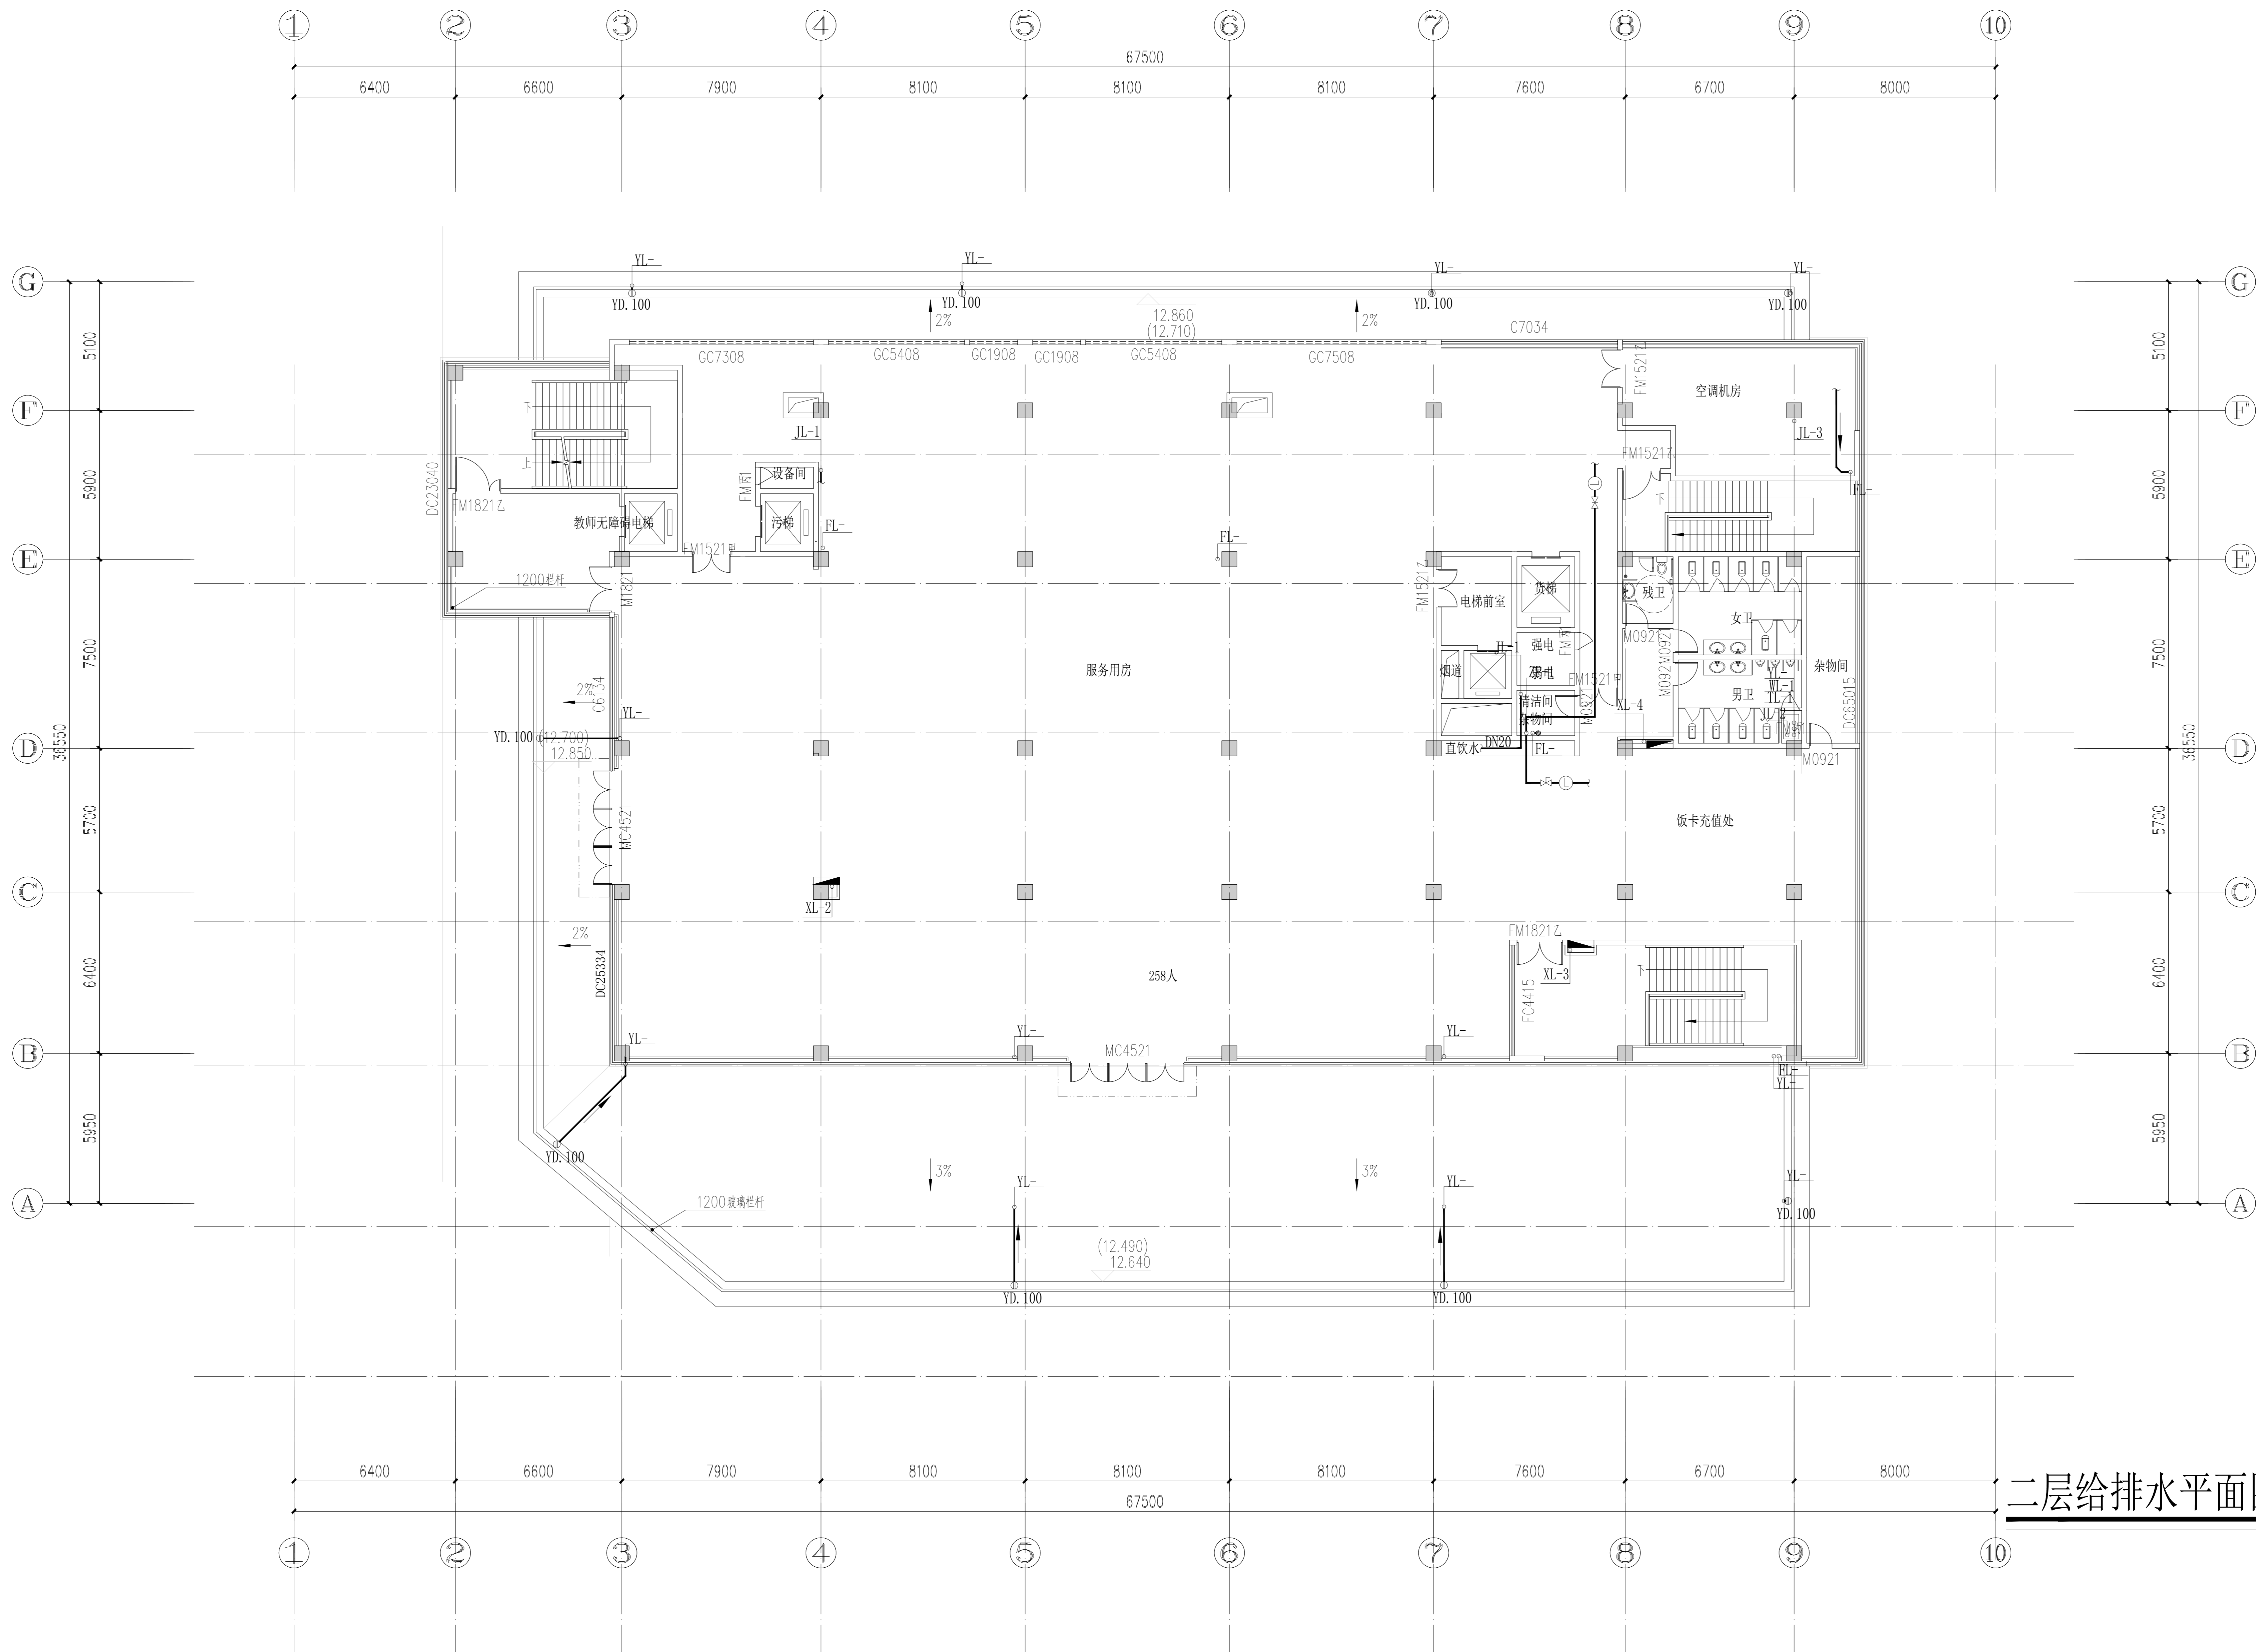

二层给排水平面图 1:150

设计单位 DESIGN UNIT					
 <b>正道设计有限公司</b> 建筑工程甲级设计证书 A151020603 No. A151020603 CLASS A OF ARCHITECTURE DESIGN (DM) (PMS) 地址：成都市龙泉驿区东安湖的读书岭社区 E-mail: 138409408@qq.com 电话: 028-85567020 邮编: 610199					
合作设计单位 CO-DESIGNED FIRM					
出图专用章 SCHOOL PROJECT SEAL					
注册执业章 REGISTERED SEAL					
无盖章空白处应加盖项目专用章 UNLIDED BLK MUST BE COVERED BY PROJ.					
建设阶段 CONSTRUCTION PHASE					
建设单位 CLIENT					
项目名称 PROJECT TITLE					
工程第三中学学生公寓及生活配套设施建设项目					
专业名称 SUB-TITLE					
食堂及菜谱厅					
图纸名称 DRAWING TITLE					
四屋给排水平面图					
项目负责人 PROJECT DIRECTOR	钟敏宇	审核人 CHECKER	杨宇彪	专业负责人 PROFESSIONAL SUPERVISOR	陈皓南
审核人 REVIEWER	陈皓南	复核人 CORROBORATOR	杨宇彪	非本人 NON-PERSON	李丽梅
校对人 DRAWN BY	李丽梅	设计阶段 DESIGN STAGE	初设	设计人 DESIGNED BY	曹娜娜
制图人 DRAWN BY	曹娜娜	日期 DATE	2025.10.03	审核人 CHECKER	钟敏宇
专业 SPECIALTY	给排水	比例 SCALE	1:150	图号 DRAWING NO.	A0
工程编号 PROJECT NO.		版本 VERSION		版次 EDITION	第一版

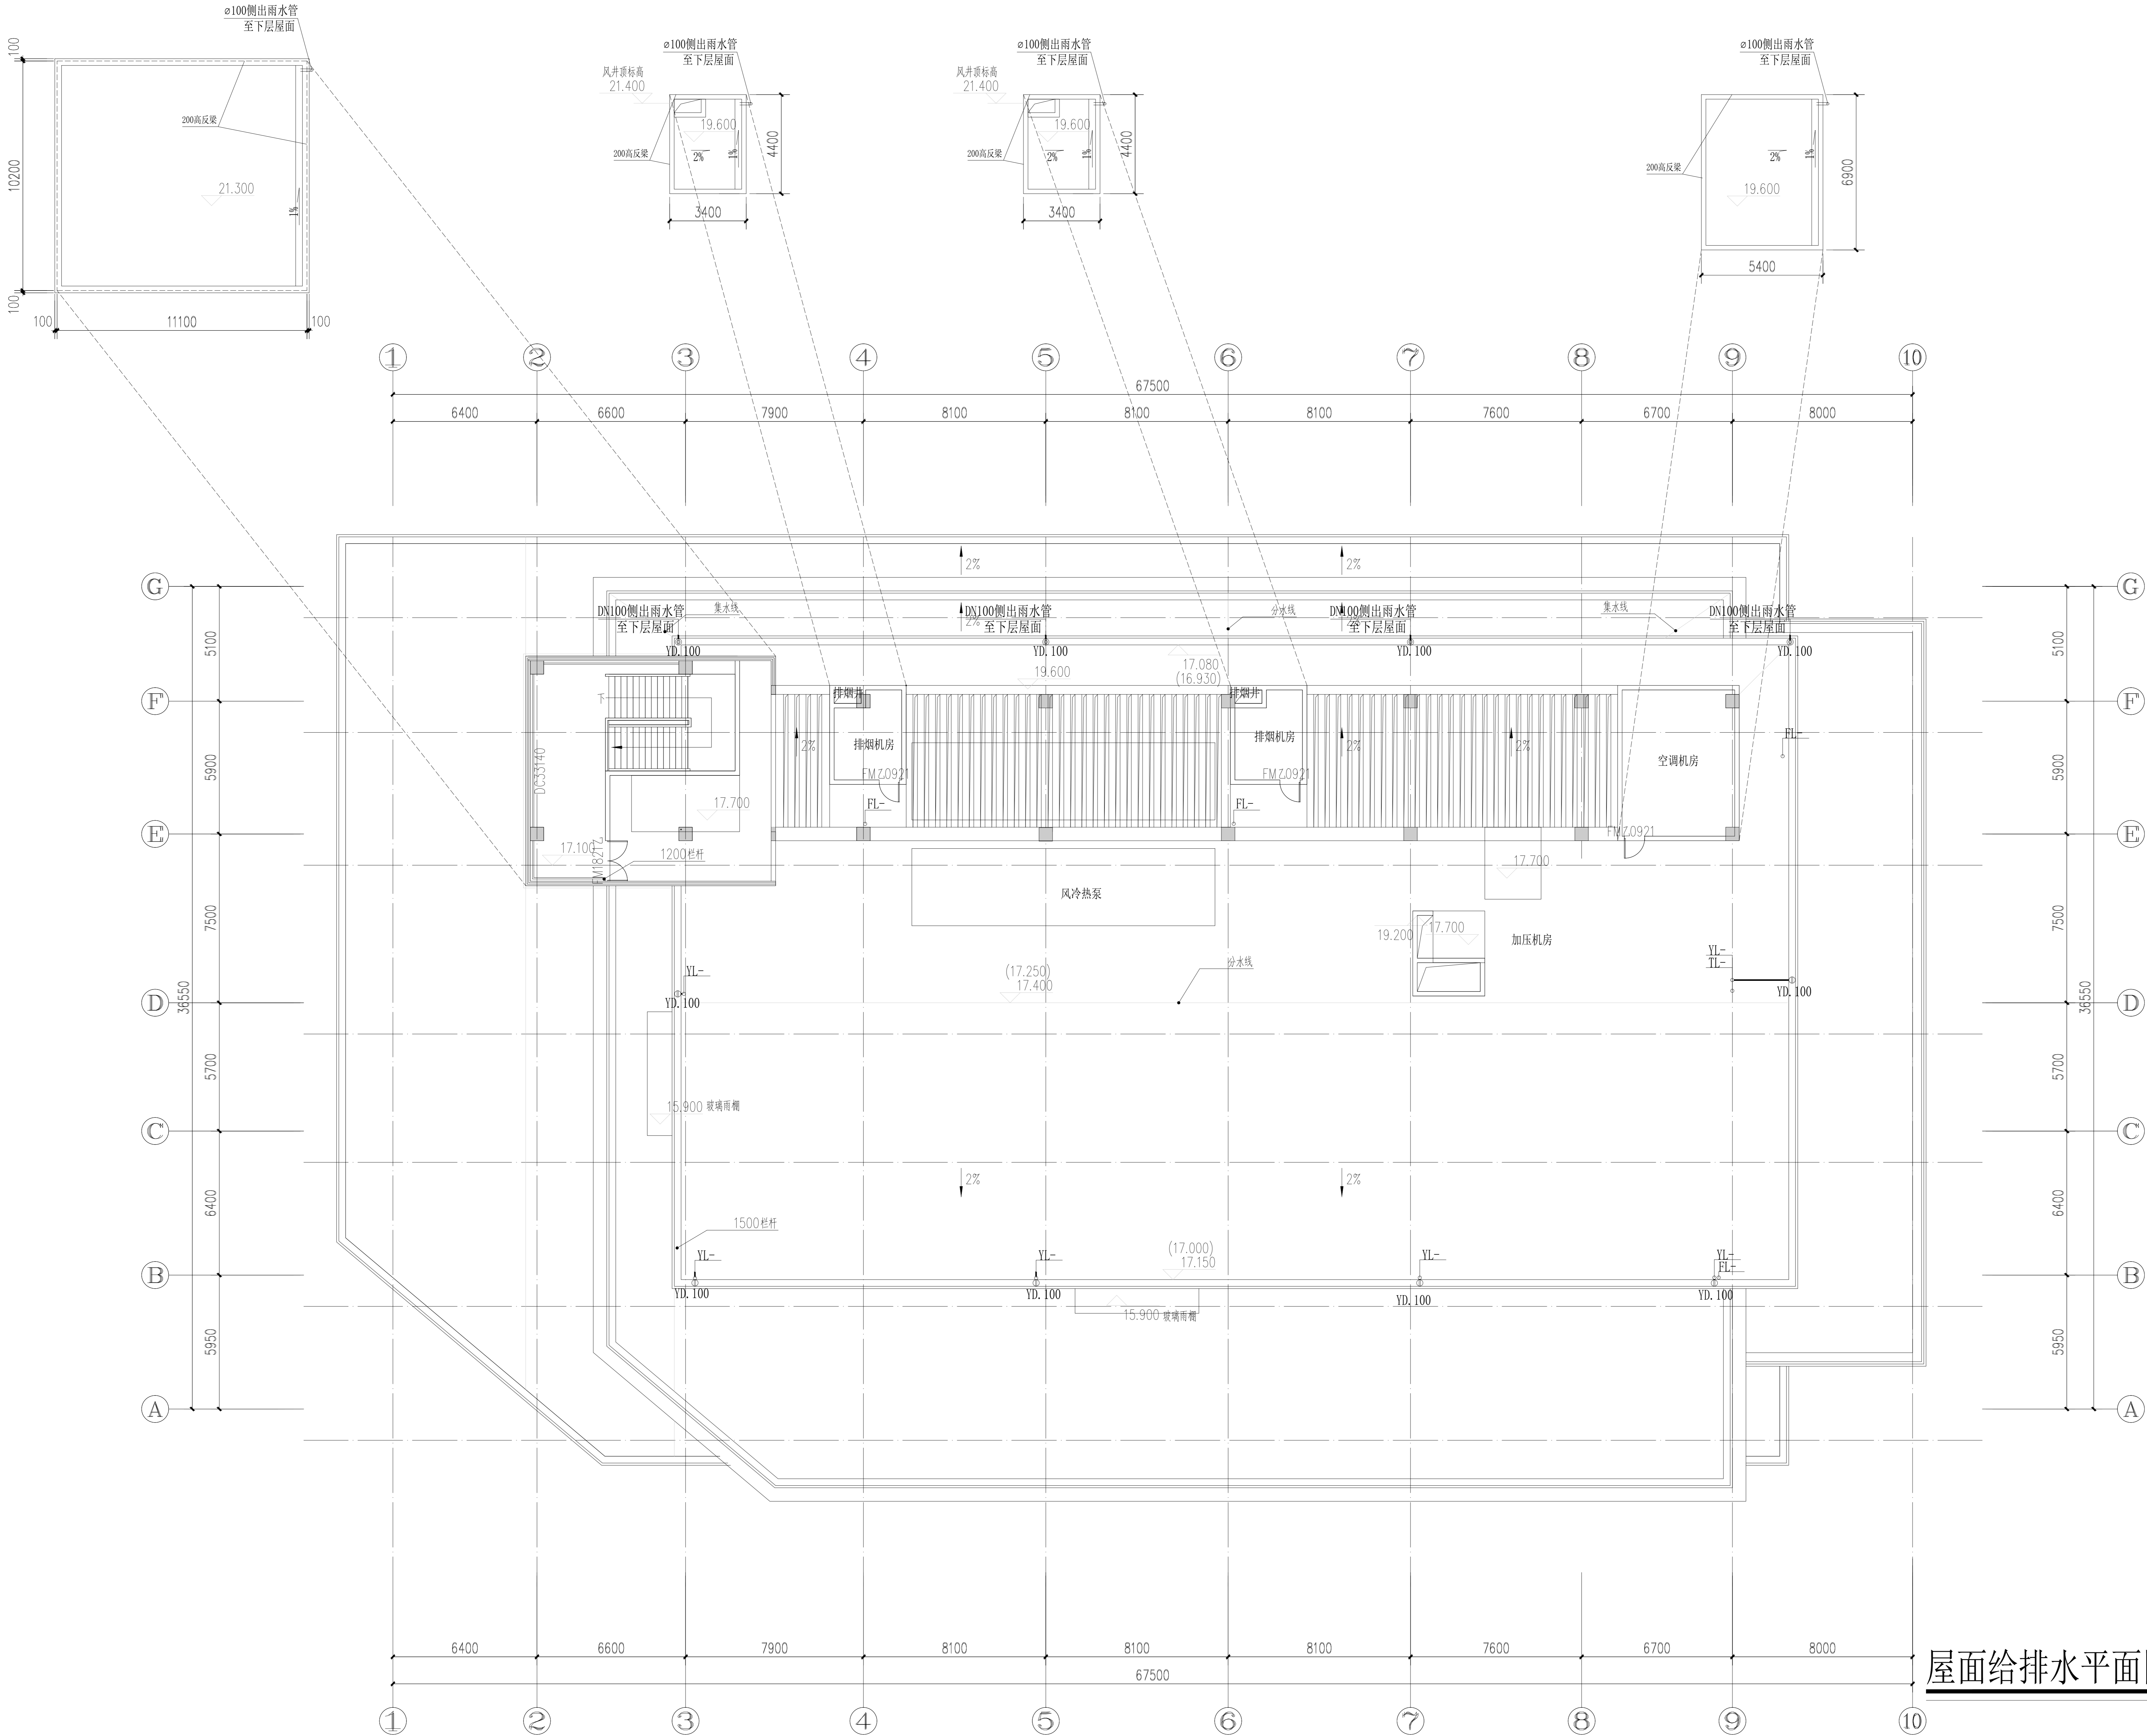

屋面给排水平面图 1:150

设计单位 DESIGN UNIT		
正道设计有限公司 Zhengdao Design Co., Ltd. A151020303 CLASS A OF ARCHITECTURE DESIGN (PRO) 地址：成都市武侯区东大街锦华社区 E-mail: 3849488@qq.com 电话: 028-85507007 邮编: 610199		
合作设计单位 CO-OPERATED WITH		
出图专用章 SPECIAL PROJECT SEAL		
注册执业章 REGISTERED SEAL		
建设单位 CLIENT		
岳阳市第三中学		
项目名称 PROJECT TITLE		
岳阳市第三中学学生宿舍及生活配套设施建设项目		
子项名称 SUB TITLE		
食堂及餐厅		
图纸名称 DRAWING TITLE		
屋面给排水平面图		
项目负责人 PROJECT DIRECTOR	钟敏宇	钟敏宇
专业负责人 SPECIALIST RESPONSIBLE BY	杨宇彪	杨宇彪
审核人 CHECKER BY	熊皓南	熊皓南
校对人 CORRECTOR BY	杨宇彪	杨宇彪
设计人 DESIGNER BY	牛丽梅	牛丽梅
制图人 DRAWING BY	曹娜娜	曹娜娜
专业 SPECIALTY	给排水	设计阶段 DESIGN STAGE
比例 SCALE	1:150	初设
工程编号 PROJECT NO.	图号 DRAWING NO.	04
图框规格 FRAME SIZE	A0	版本 VERSION
第一版		