



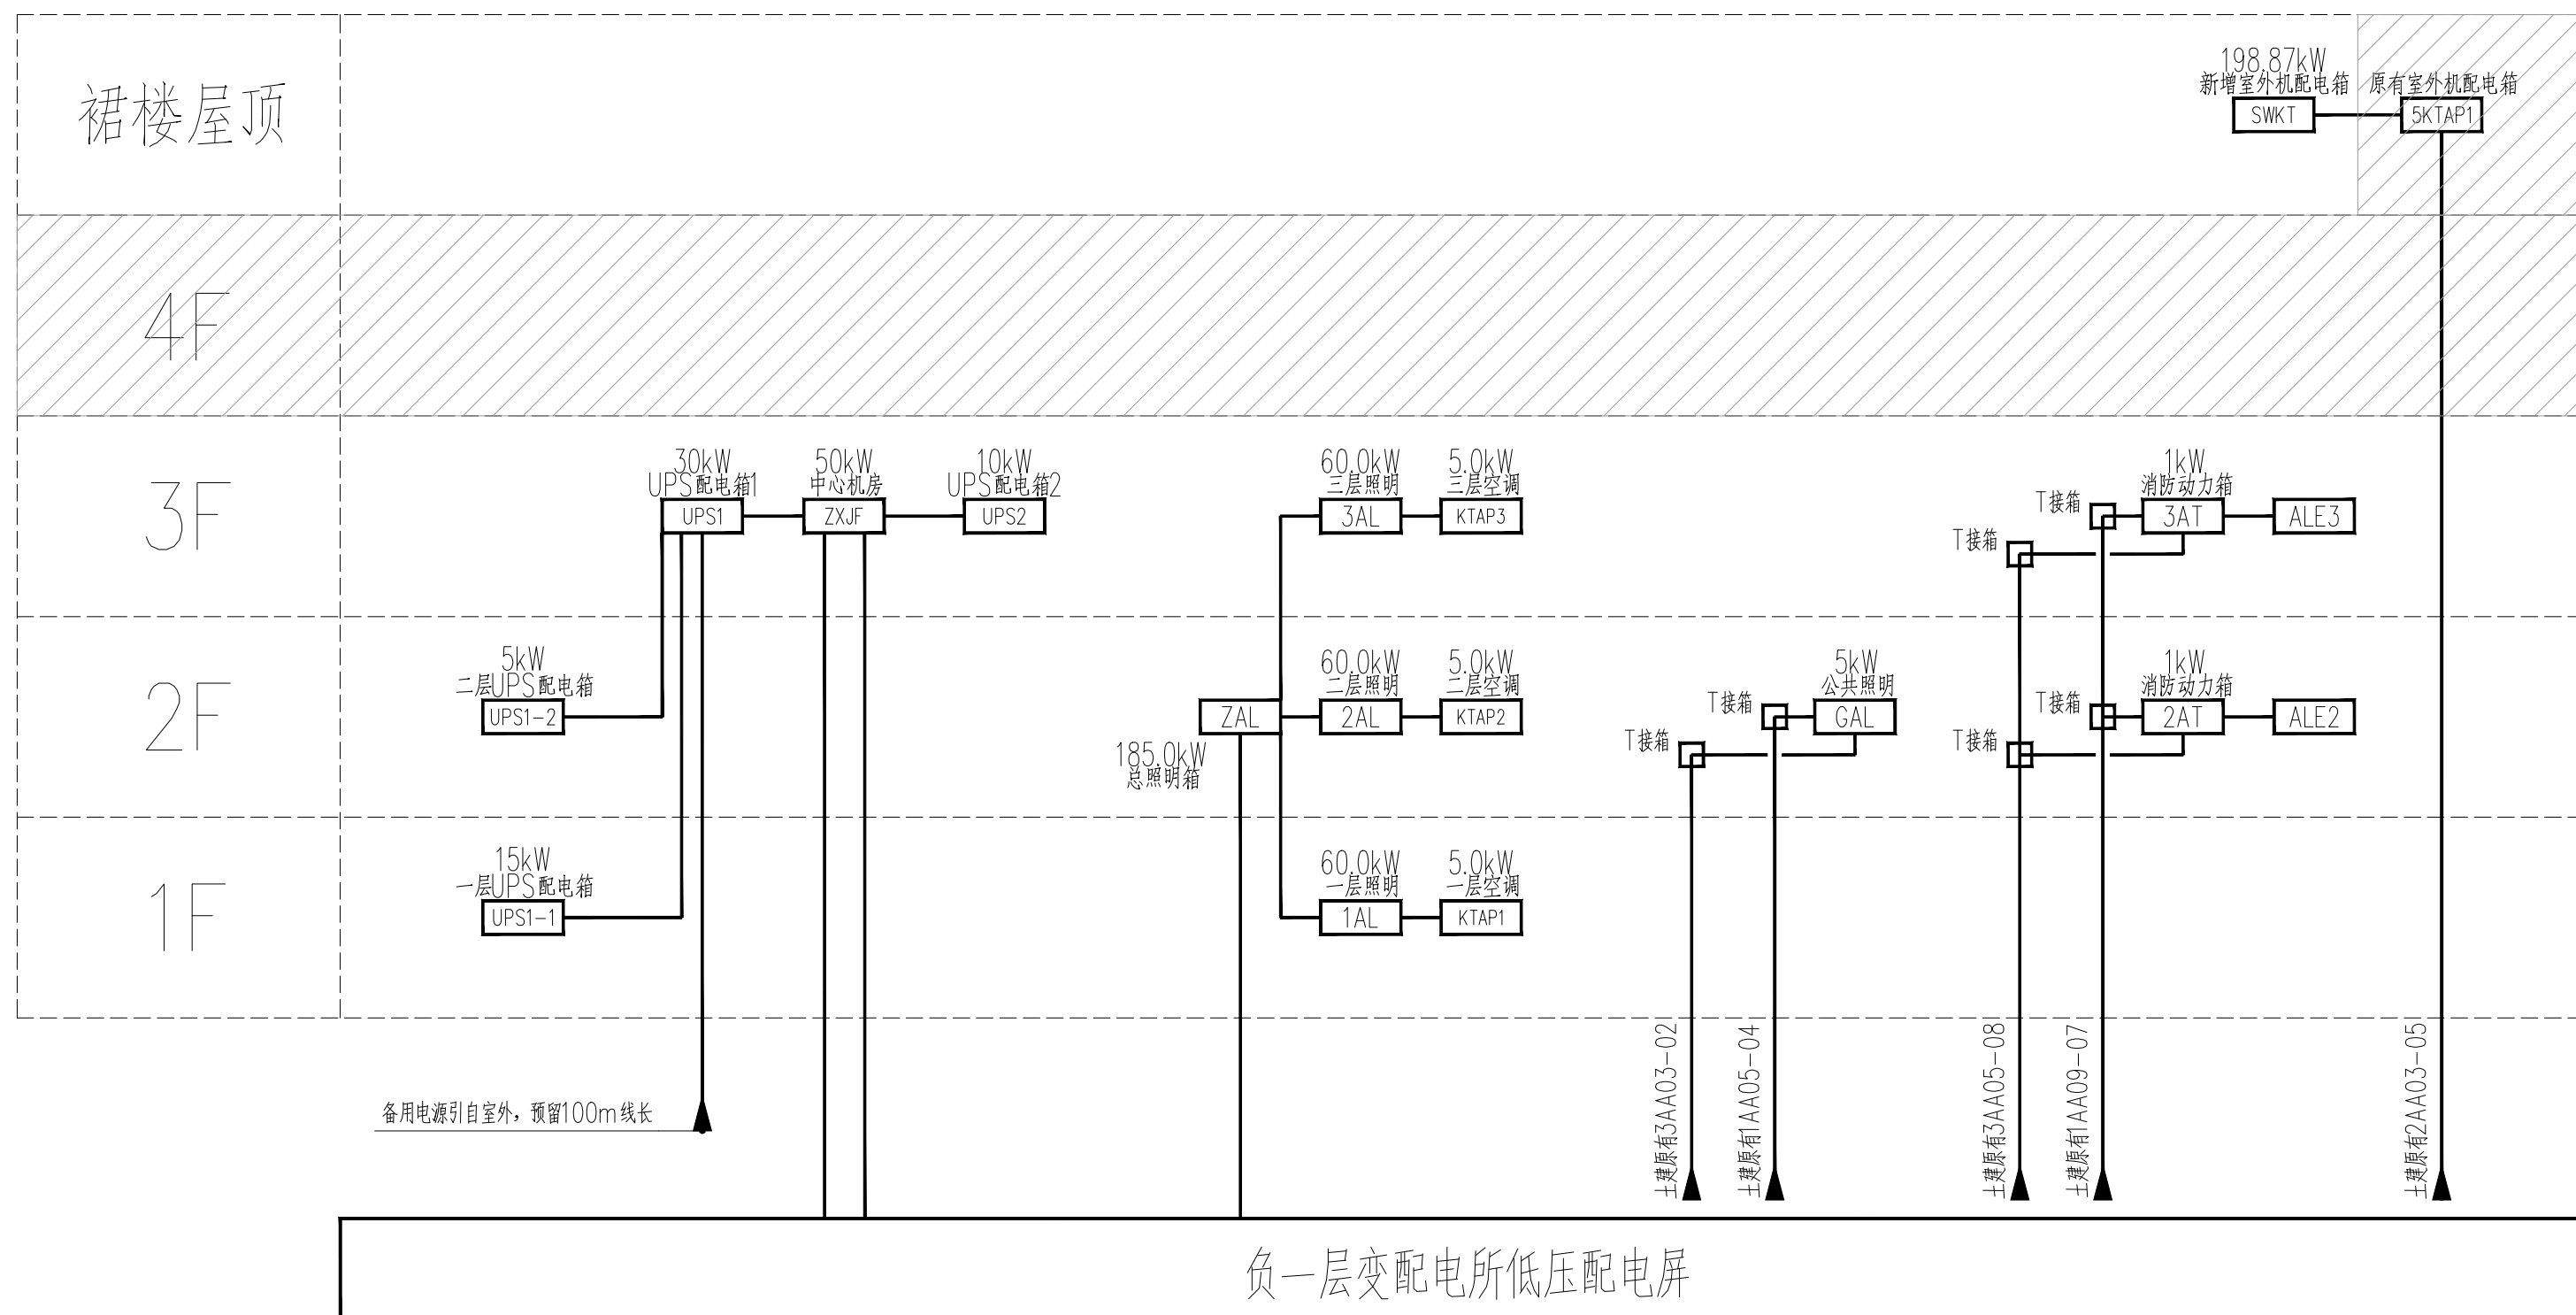

配电干线系统图

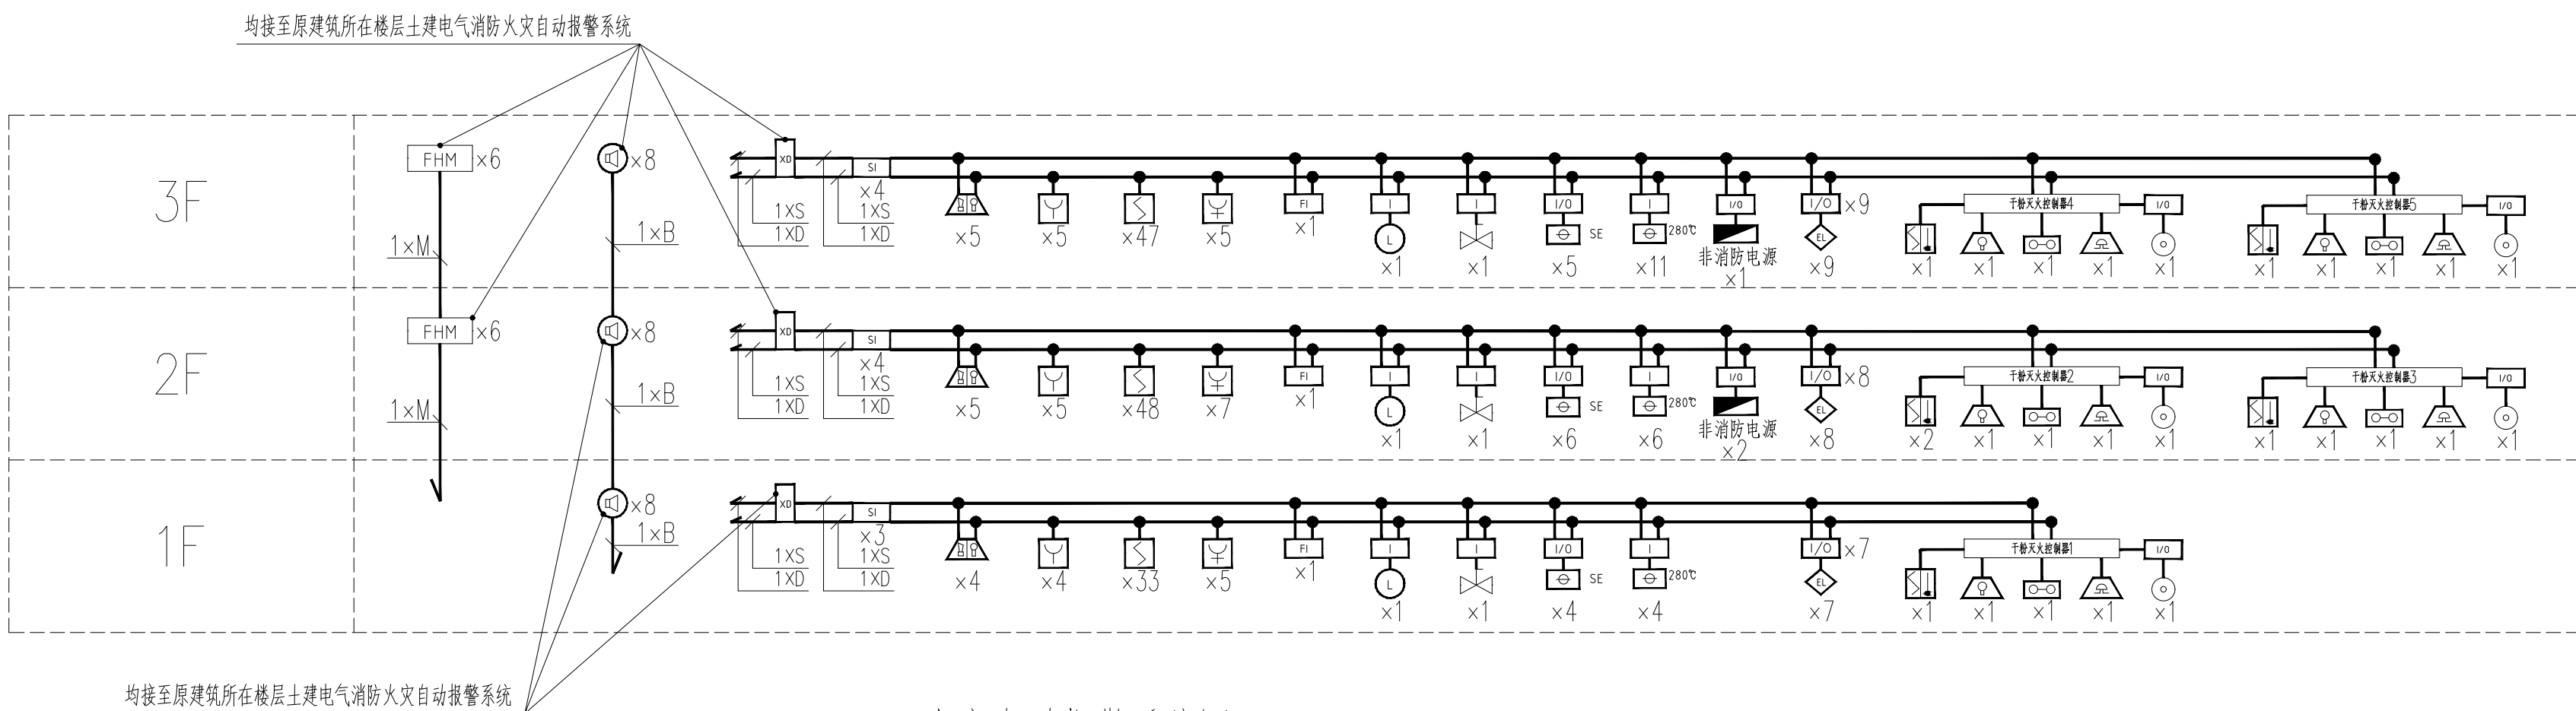

火灾自动报警系统图


附注:

- 1、出入口控制系统应能接收消防联动控制信号,并应具有解除门禁控制的功能。
- 2、建筑中设置门禁系统的疏散出口门应具有在火灾时自动释放的功能,且人员不需使用任何工具即能容易地从内部打开,在门内一侧的显著位置应设置明显的标识。


- 2、建筑中设置门禁系统的疏散出口门应具有在火灾时自动释放的功能,且人员不需使用任何工具即能容易地从内部打开,在门内一侧的显著位置应设置明显的标识。

线型	名称	室内支线	室内主干	室外主干
---S---	报警总线	WDZNB1RYS-2×1.5mm ² -SC20		WDZNB1RYS-2×1.5mm ²
---D---	联动电源线	WDZNB1BYJ-2×2.5mm ² -SC20	WDZNB1BYJ-2×4.0mm ² -SC20	WDZNB1KYJ-2×4.0mm ²
---B---	火警广播线	WDZNB1RYS-2×1.5mm ² -SC20	WDZNB1RYS-2×2.5mm ² -SC20	WDZNB1RYS-2×2.5mm ²
---F---	火警电话线	WDZNB1RYS-2×1.5mm ² -SC20		WDZNB1RYS-2×1.5mm ²
---N---	多线制控制线	WDZNB1KYJ-4×1.5mm ² -SC20		WDZNB1KYJ-4×1.5mm ²
---C---	一氧化碳检测总线	WDZNB1RYS-4×1.5mm ² -SC20		WDZNB1RYS-4×2.5mm ²
---M---	防入门监控	通信总线	WDZNB1RYS-2×1.5mm ² -SC20	WDZNB1RYS-2×1.5mm ²
		电源线	WDZNB1BYJ-2×2.5mm ² -SC20	WDZNB1YJY-2×2.5mm ²
---L---	液位传感线	WDZNB1RYS-2×1.5mm ² -SC20		WDZNB1RYS-2×1.5mm ²


室外主干线保护套管规格详见弱电总平面图

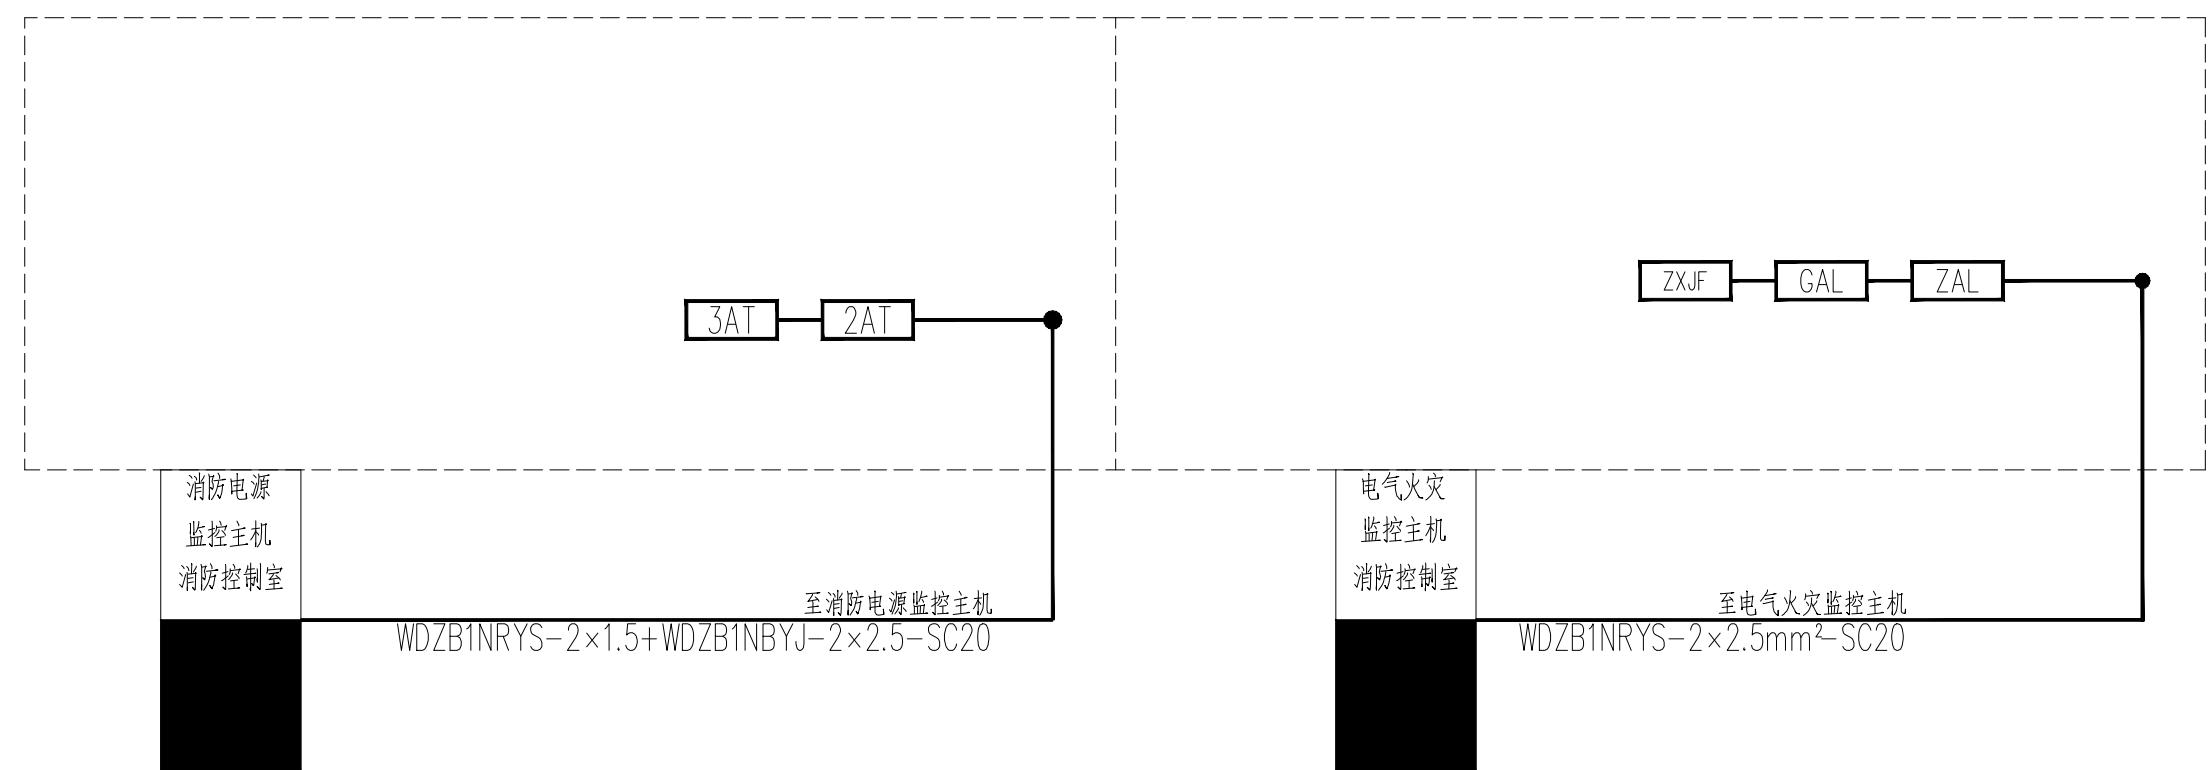

消防电源监控系统图

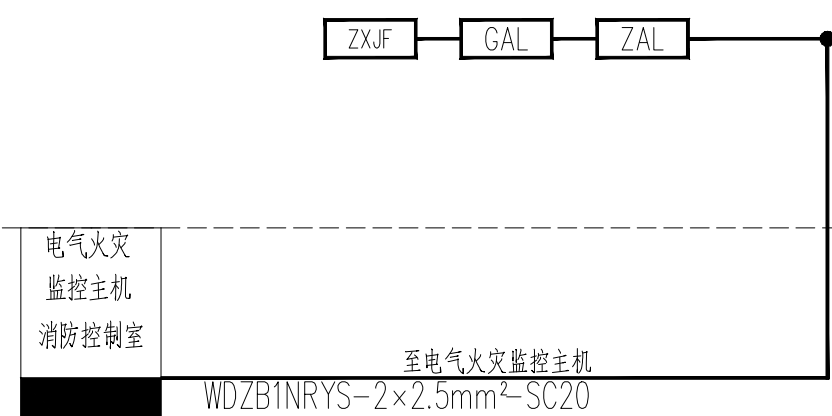

电气火灾监控系统图

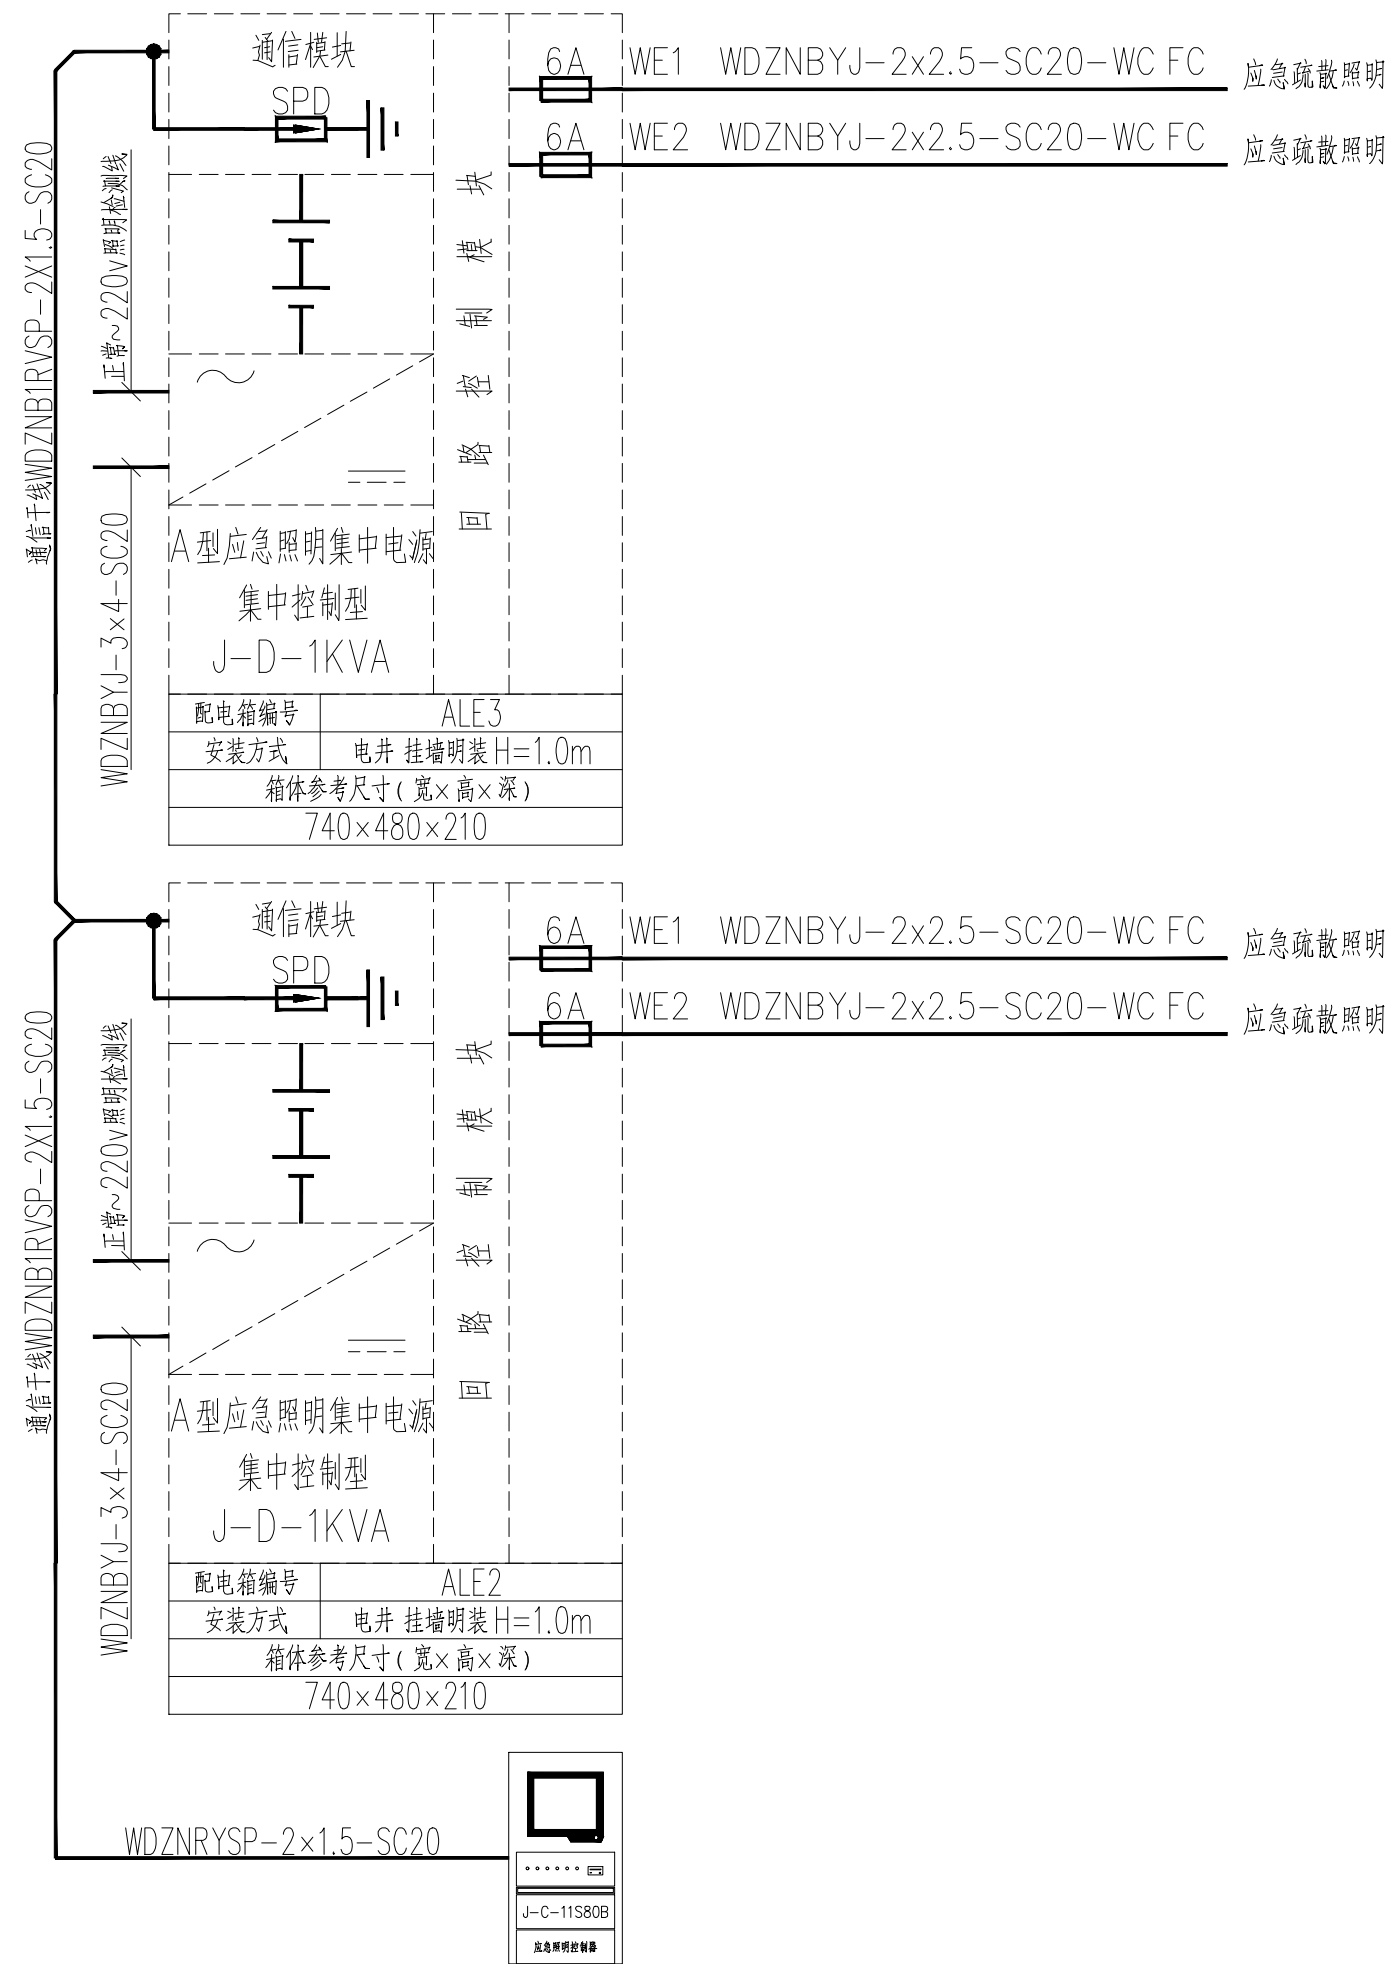

应急照明系统图

会 签 Joint Check up			
总图		给排水	
建筑		暖通	
结构		电气	

备注 Notes

* 本图纸的版权, 属华诚博远工程技术集团有限公司所有, 不得用于本工程以外的范围。

* 本图纸需手续齐全方可用于施工。

设计阶段 Design Stage				
方案	初设	报规	招标	施工
人防	消防	园林	绿建	

单位出图章 Company Seal

[illegible]

华诚博远工程技术集团有限公司

 
 
Huachengboyuan Engineering Technology Group Co., Ltd.

建筑工程甲级 A1111008573

风景园林专项甲级 A1111008573

市政行业专业乙级 A2111008570

城乡规划编制甲级 自资规甲字21110200

 签署 Signature		
项目负责人 Item Prin	马建国	
专业负责人 Chief	王康莉	
审定 Approved	王康莉	
审核 Examined	赵春魁	
校对 Checked	葛阳	
设计 Designed	赵龙	

建设单位 Owner
长沙银行股份有限公司岳阳分行

工程名称 Project
长沙银行股份有限公司岳阳分行 室内装修改建工程项目

子项名称 Sub Item
/

 图纸名称 Title
配电干线系统图

工程号 Pjt. No.			
专 业 Dept.	电 气	图 号 Dwg. No.	DS-04
比 例 Scale	/	日 期 Date	2026年03月