


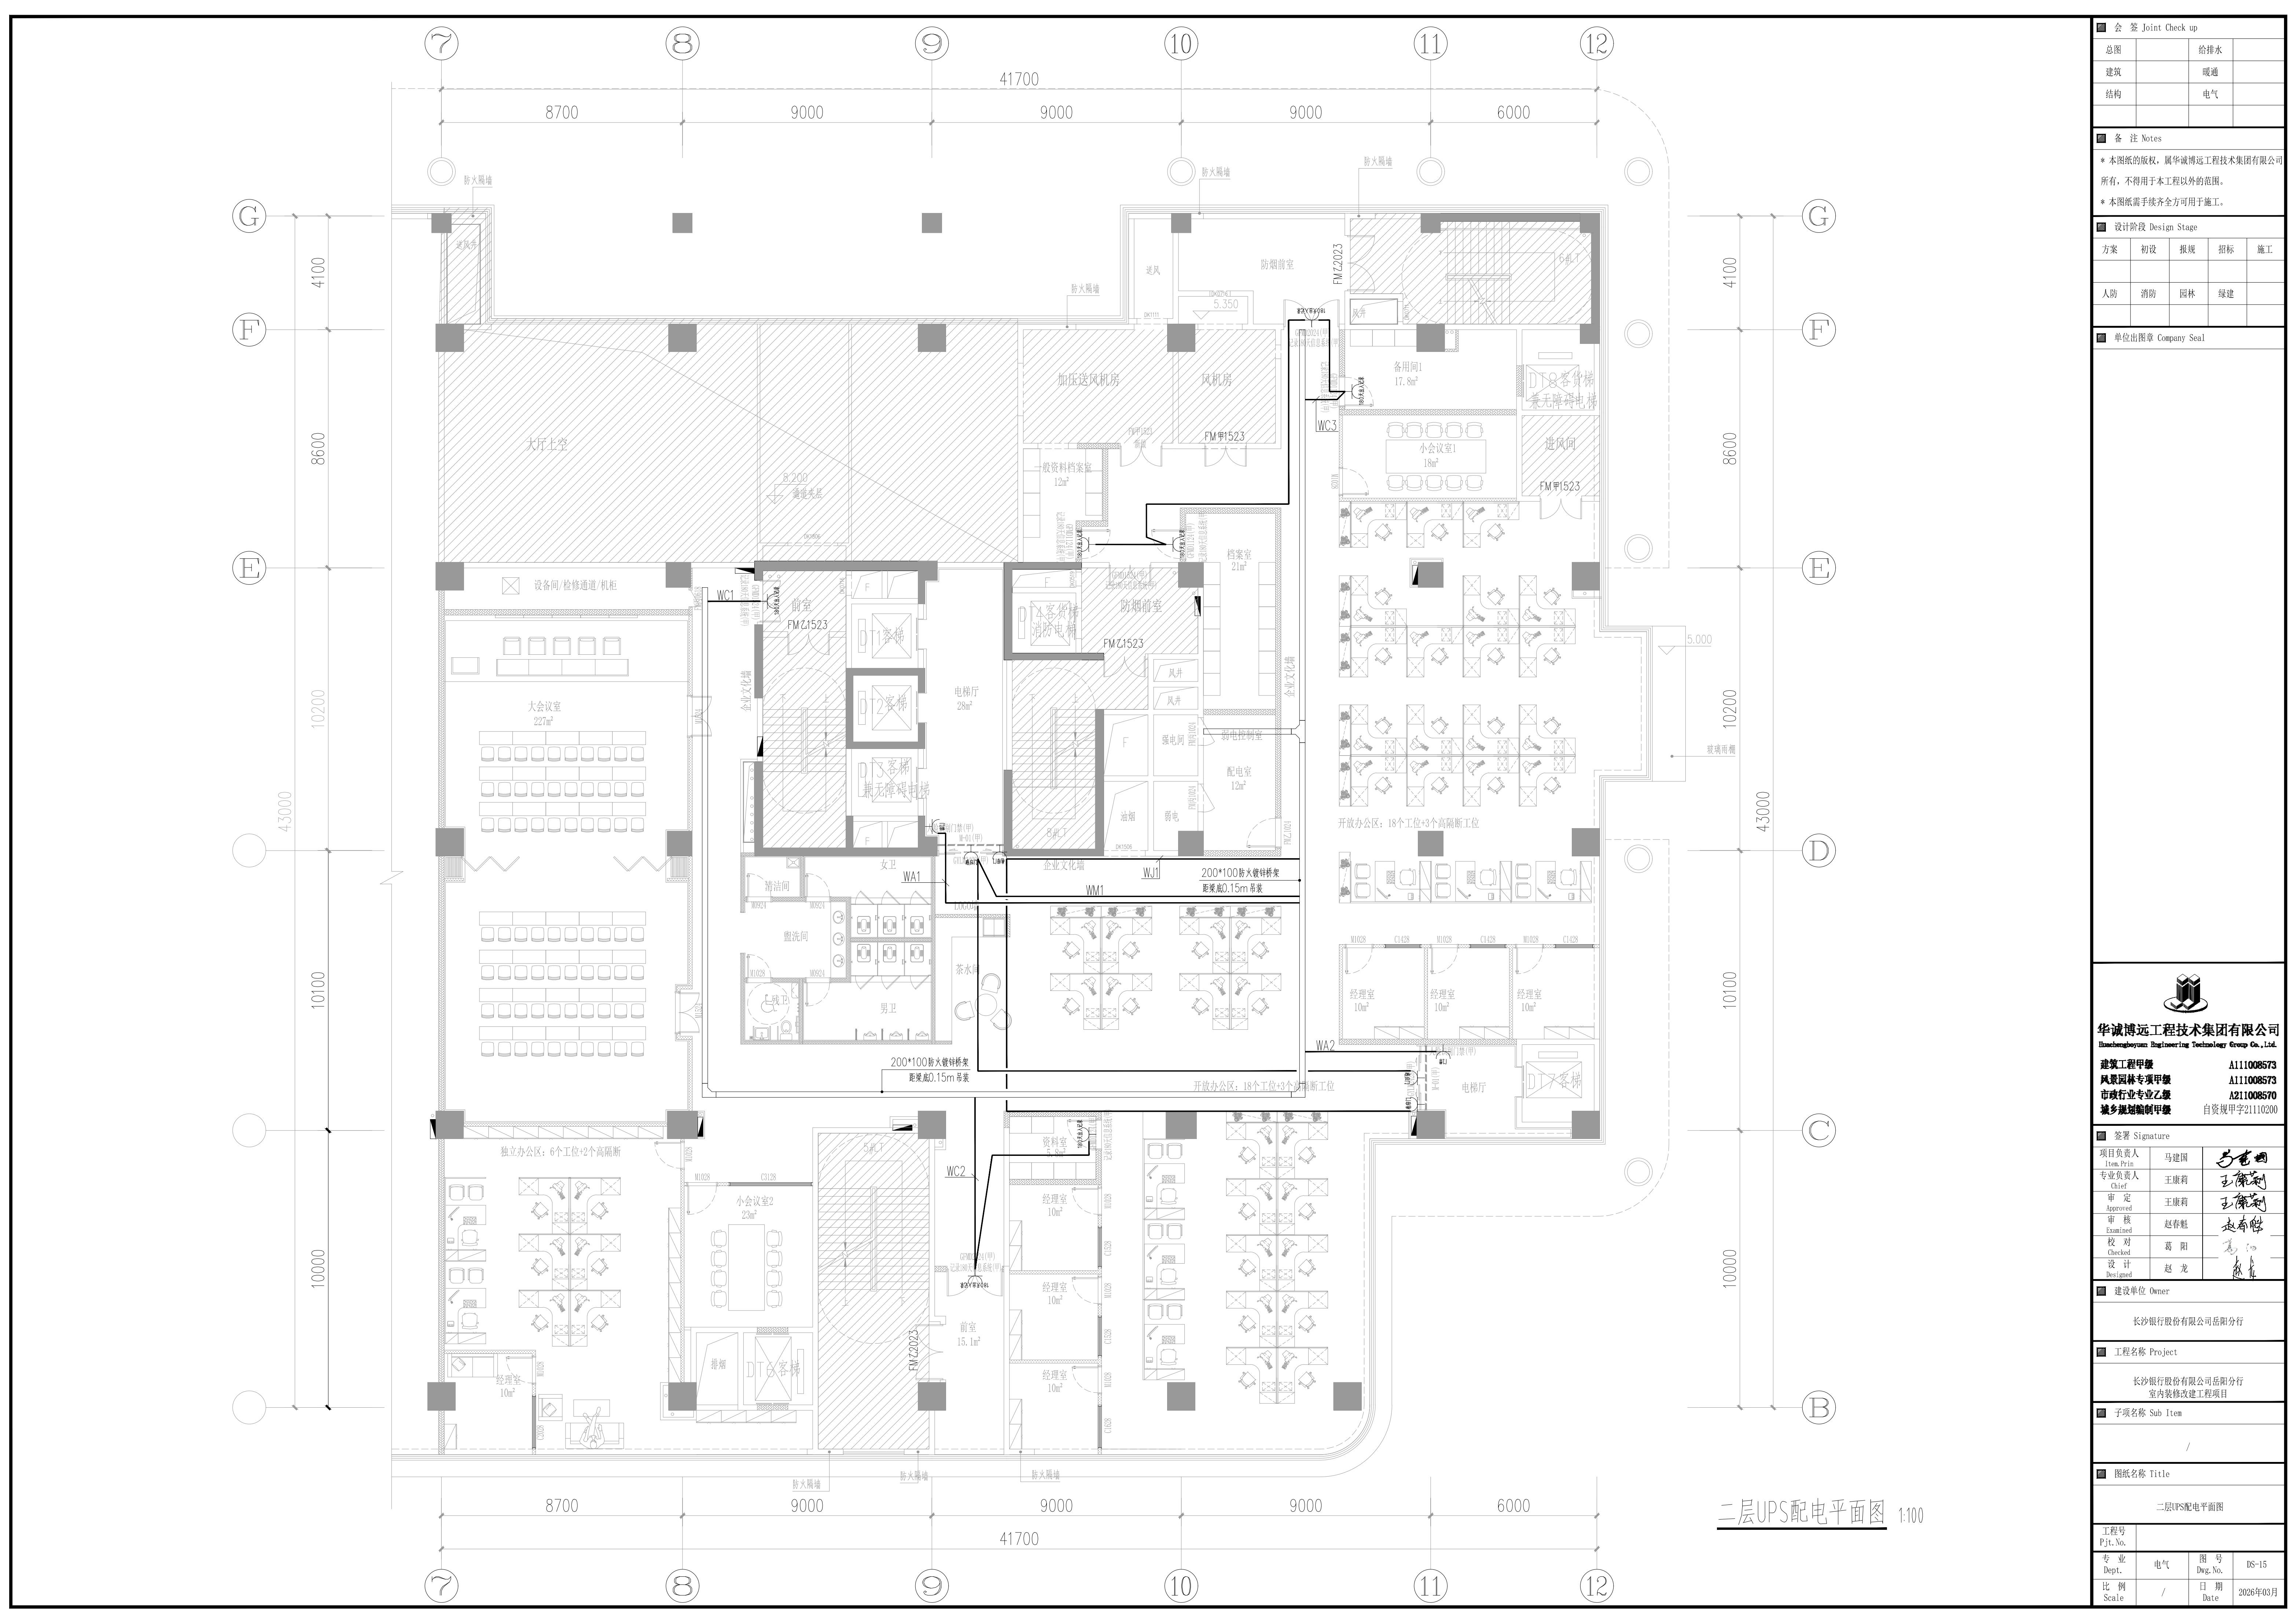

二层UPS配电平面图 1:100

会 签 Joint Check up			
总图		给排水	
建筑		暖通	
结构		电气	
备 注 Notes			
* 本图纸的版权, 属华诚博远工程技术集团有限公司所有, 不得用于本工程以外的范围。			
* 本图纸需手续齐全方可用于施工。			
设计阶段 Design Stage			
方案	初设	报规	招标
人防	消防	园林	绿建
单位出图章 Company Seal			
华诚博远工程技术集团有限公司 Huachengboyuan Engineering Technology Group Co., Ltd. 建筑工程甲级 A111008573 风景园林专项甲级 A111008573 市政行业专业乙级 A211008570 城乡规划编制甲级 自资规甲字21110200			
签 署 Signature			
项目负责人 Team Prin	马建国	马建国	
专业负责人 Chief	王康莉	王康莉	
审 定 Approved	王康莉	王康莉	
审 核 Examined	赵春魁	赵春魁	
校 对 Checked	葛 阳	葛 阳	
设 计 Designed	赵 龙	赵 龙	
建设单位 Owner			
长沙银行股份有限公司岳阳分行			
工程名称 Project			
长沙银行股份有限公司岳阳分行 室内装修改建工程项目			
子项名称 Sub Item			
/			
图纸名称 Title			
二层UPS配电平面图			
工程号 Pjt. No.			
专 业 Dept.	电气	图 号 Dwg. No.	DS-15
比 例 Scale	/	日 期 Date	2026年03月