
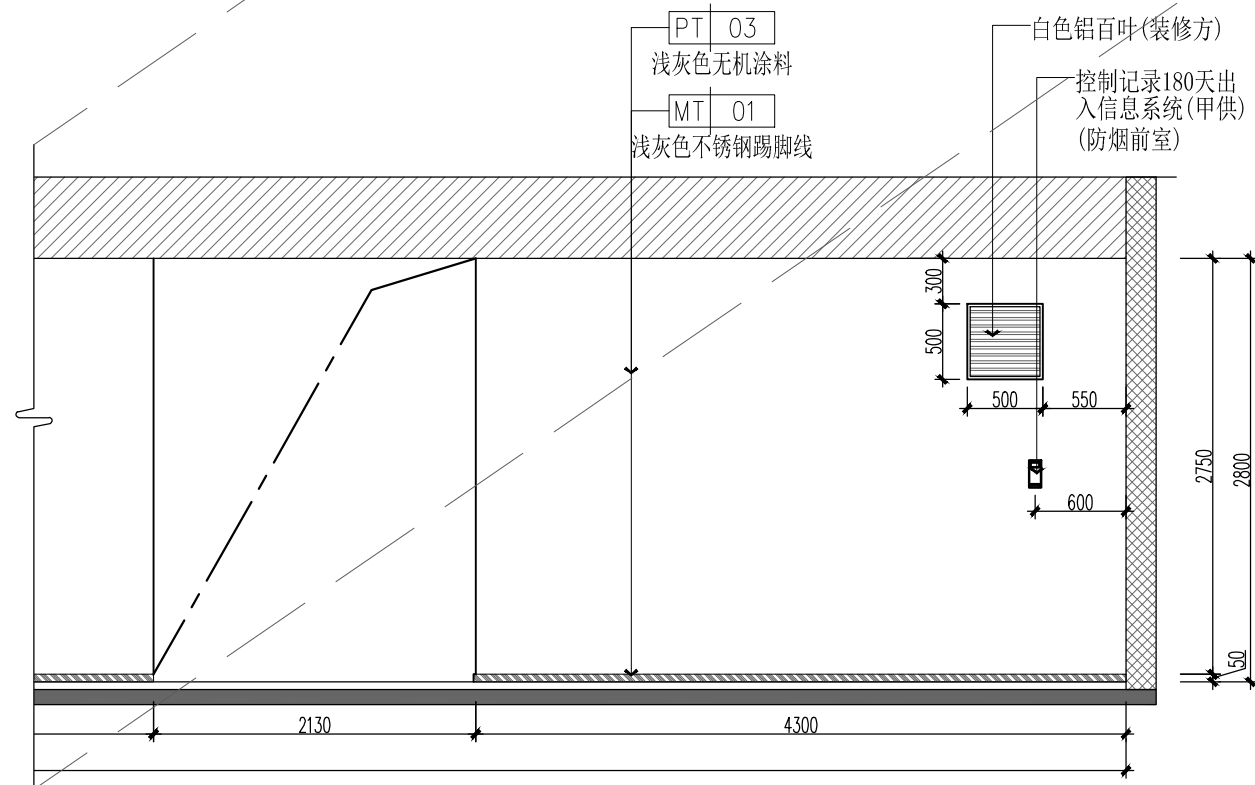


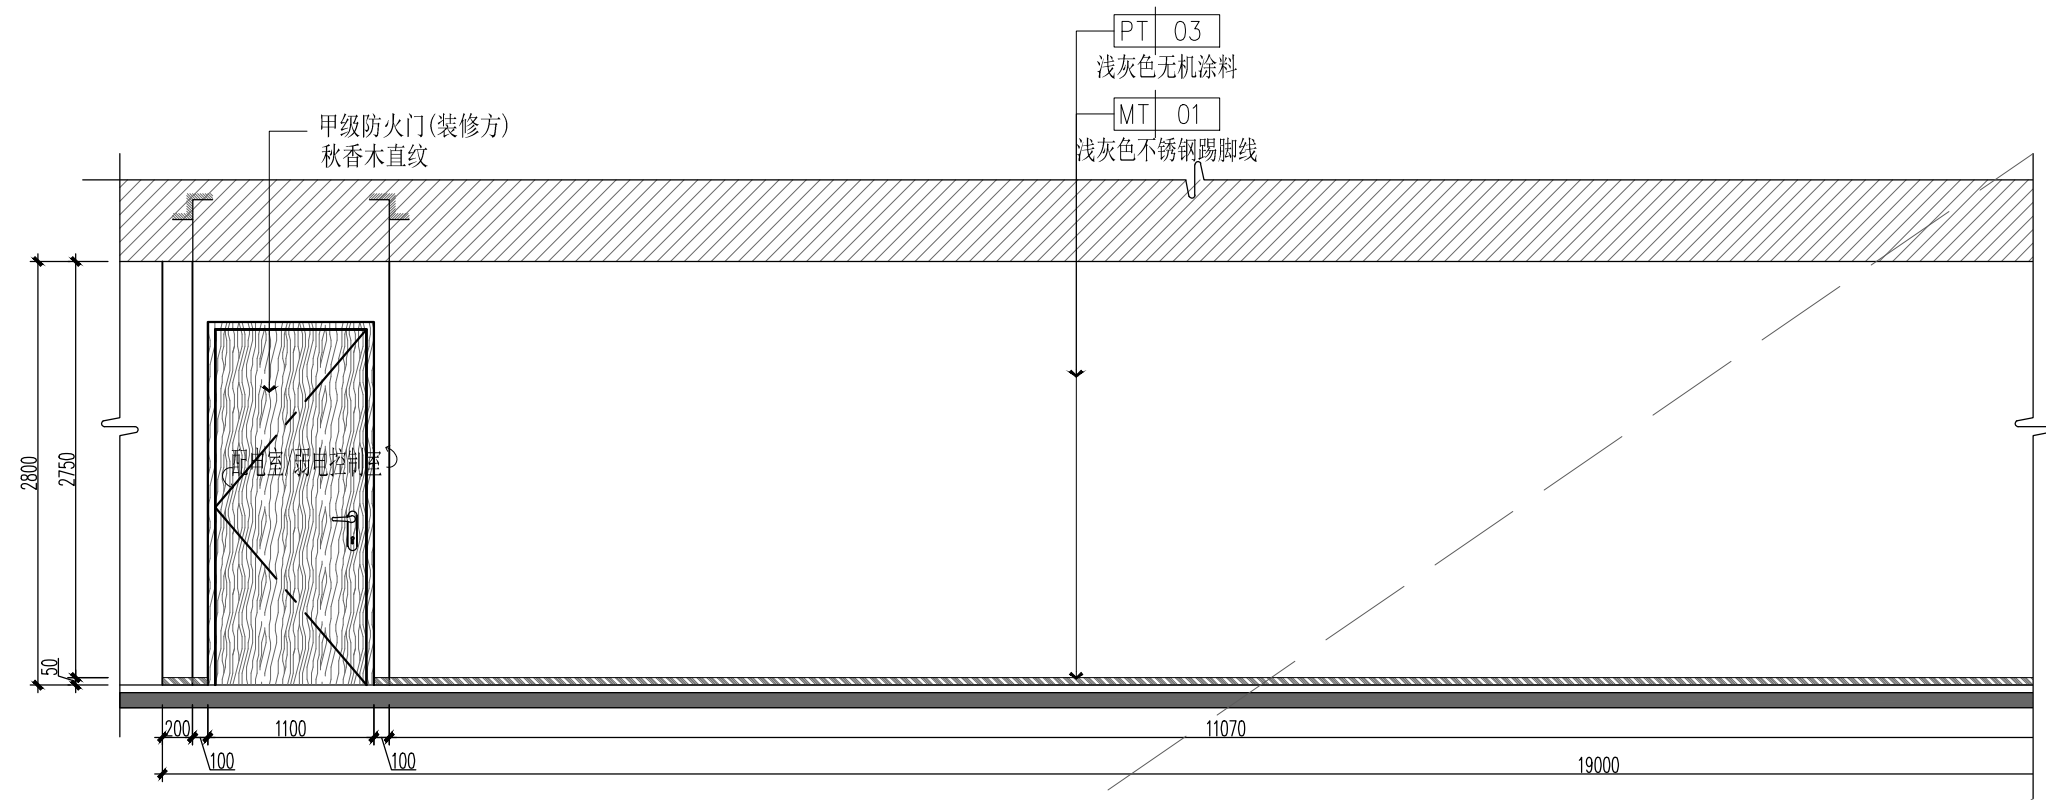

SCALE 1 : 50

■ 会 签 Joint Check up			
总图		给排水	
建筑		暖通	
结构		电气	

专 业 Dept.	装修	图 号 Dwg. No.	2F-EL-12
比 例 Scale	1:50@A3	日 期 Date	2026年03月

专 业 Dept.	装修	图 号 Dwg. No.	2F-EL-12
比 例 Scale	1:50@A3	日 期 Date	2026年03月