



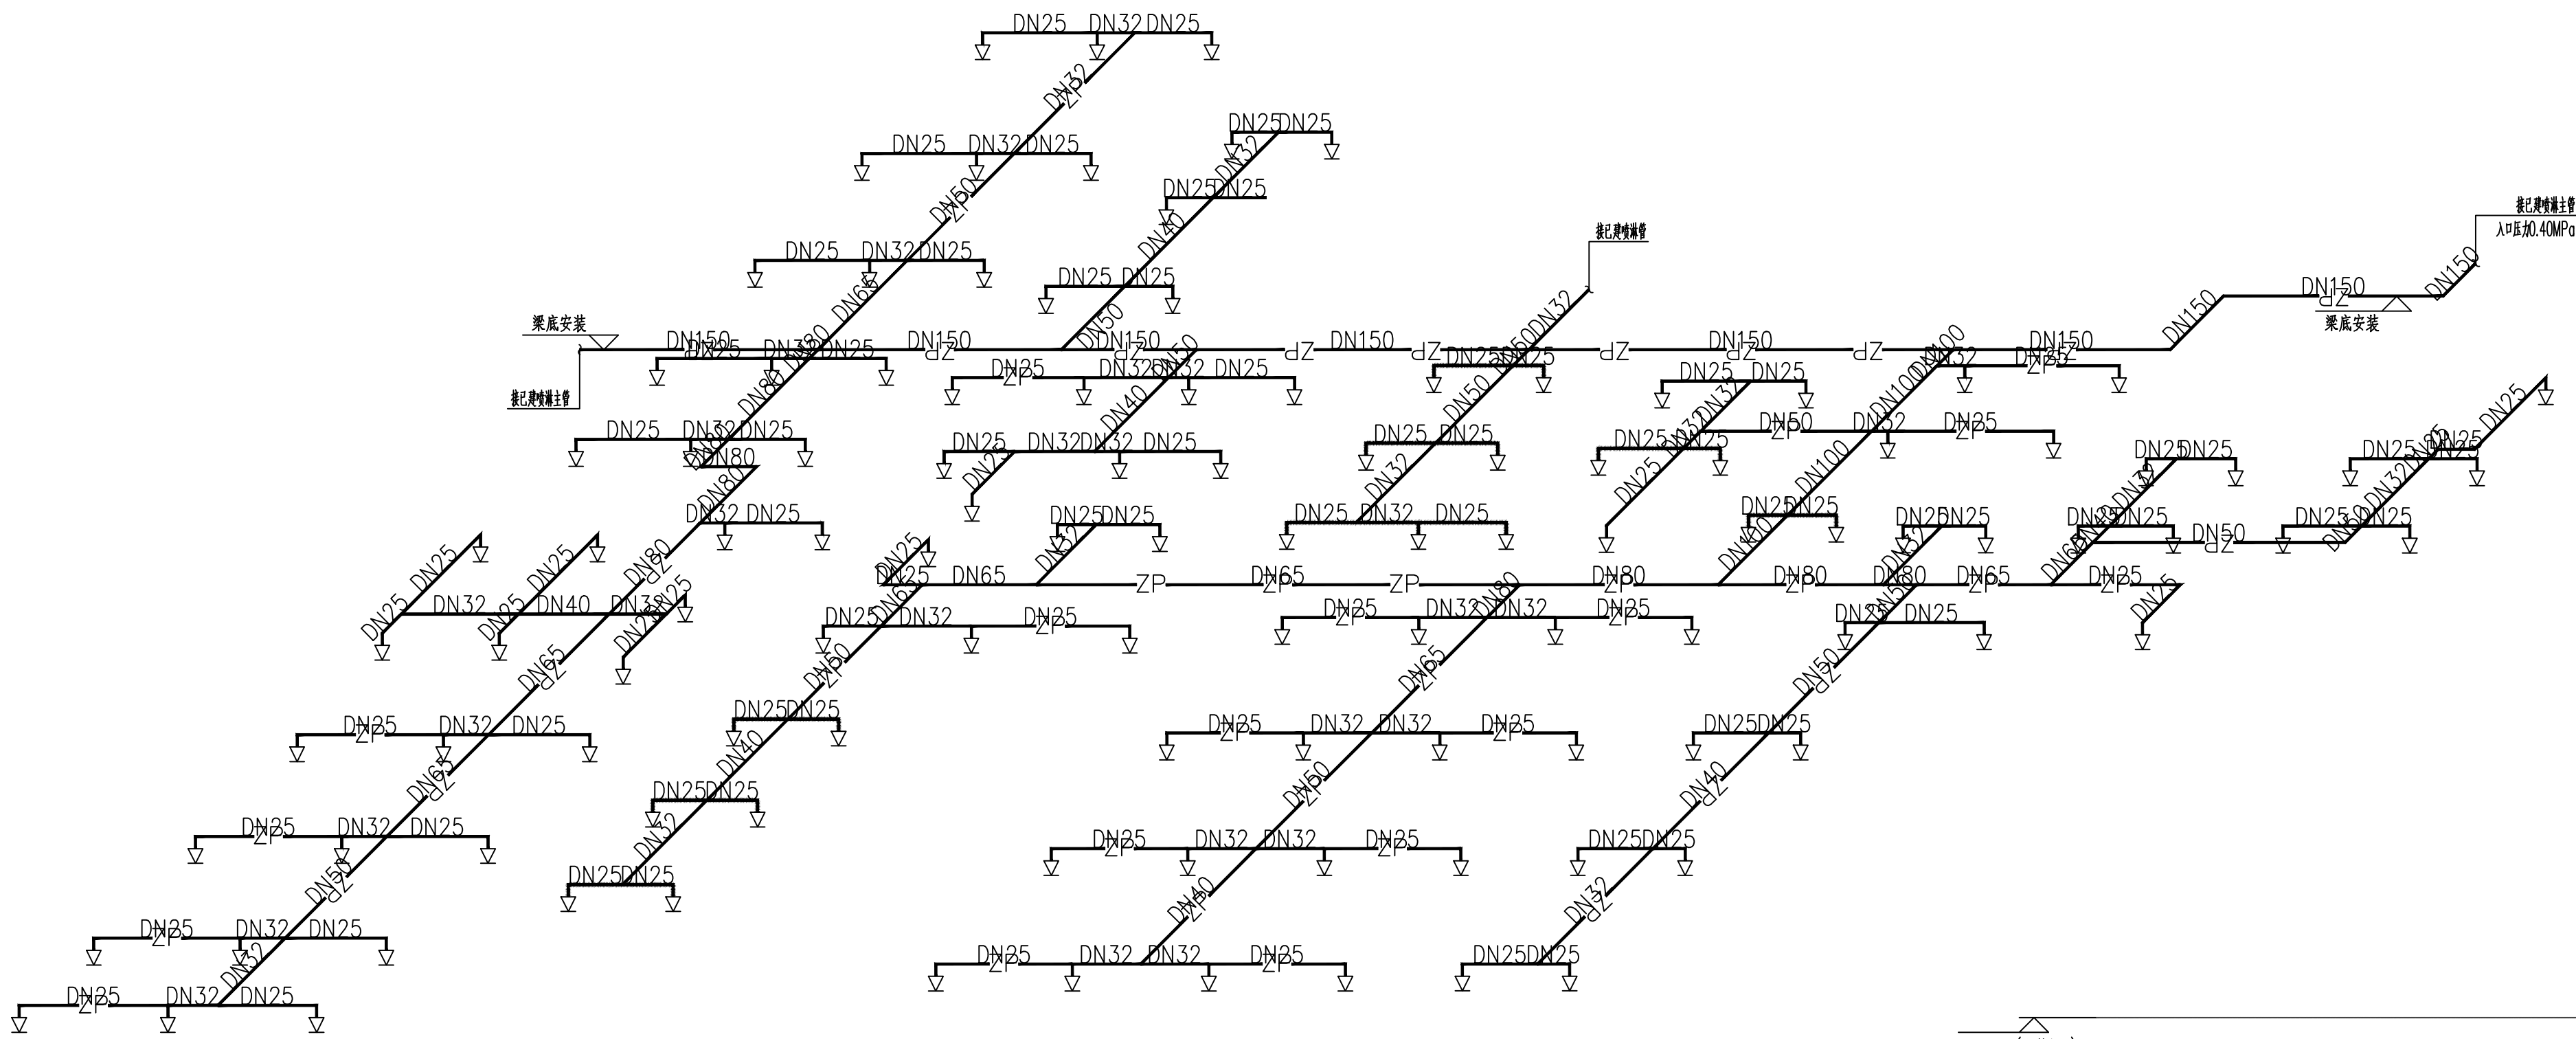


一层喷淋系统图

- 注：1、最不利喷头不属于本次设计范围，试水装置（试水阀）不在本次设计范围之内。
2、有吊顶的区域采用吊顶型喷头，无吊顶区域采用直立型喷头， $K=80$ ， 68°C 。
3、格棚吊顶的通透率为1.5%，吊顶通透率 $<70\%$ ，故采用吊顶型喷头，喷头上方设置集热罩，集热罩面积不小于 0.12m^2 。

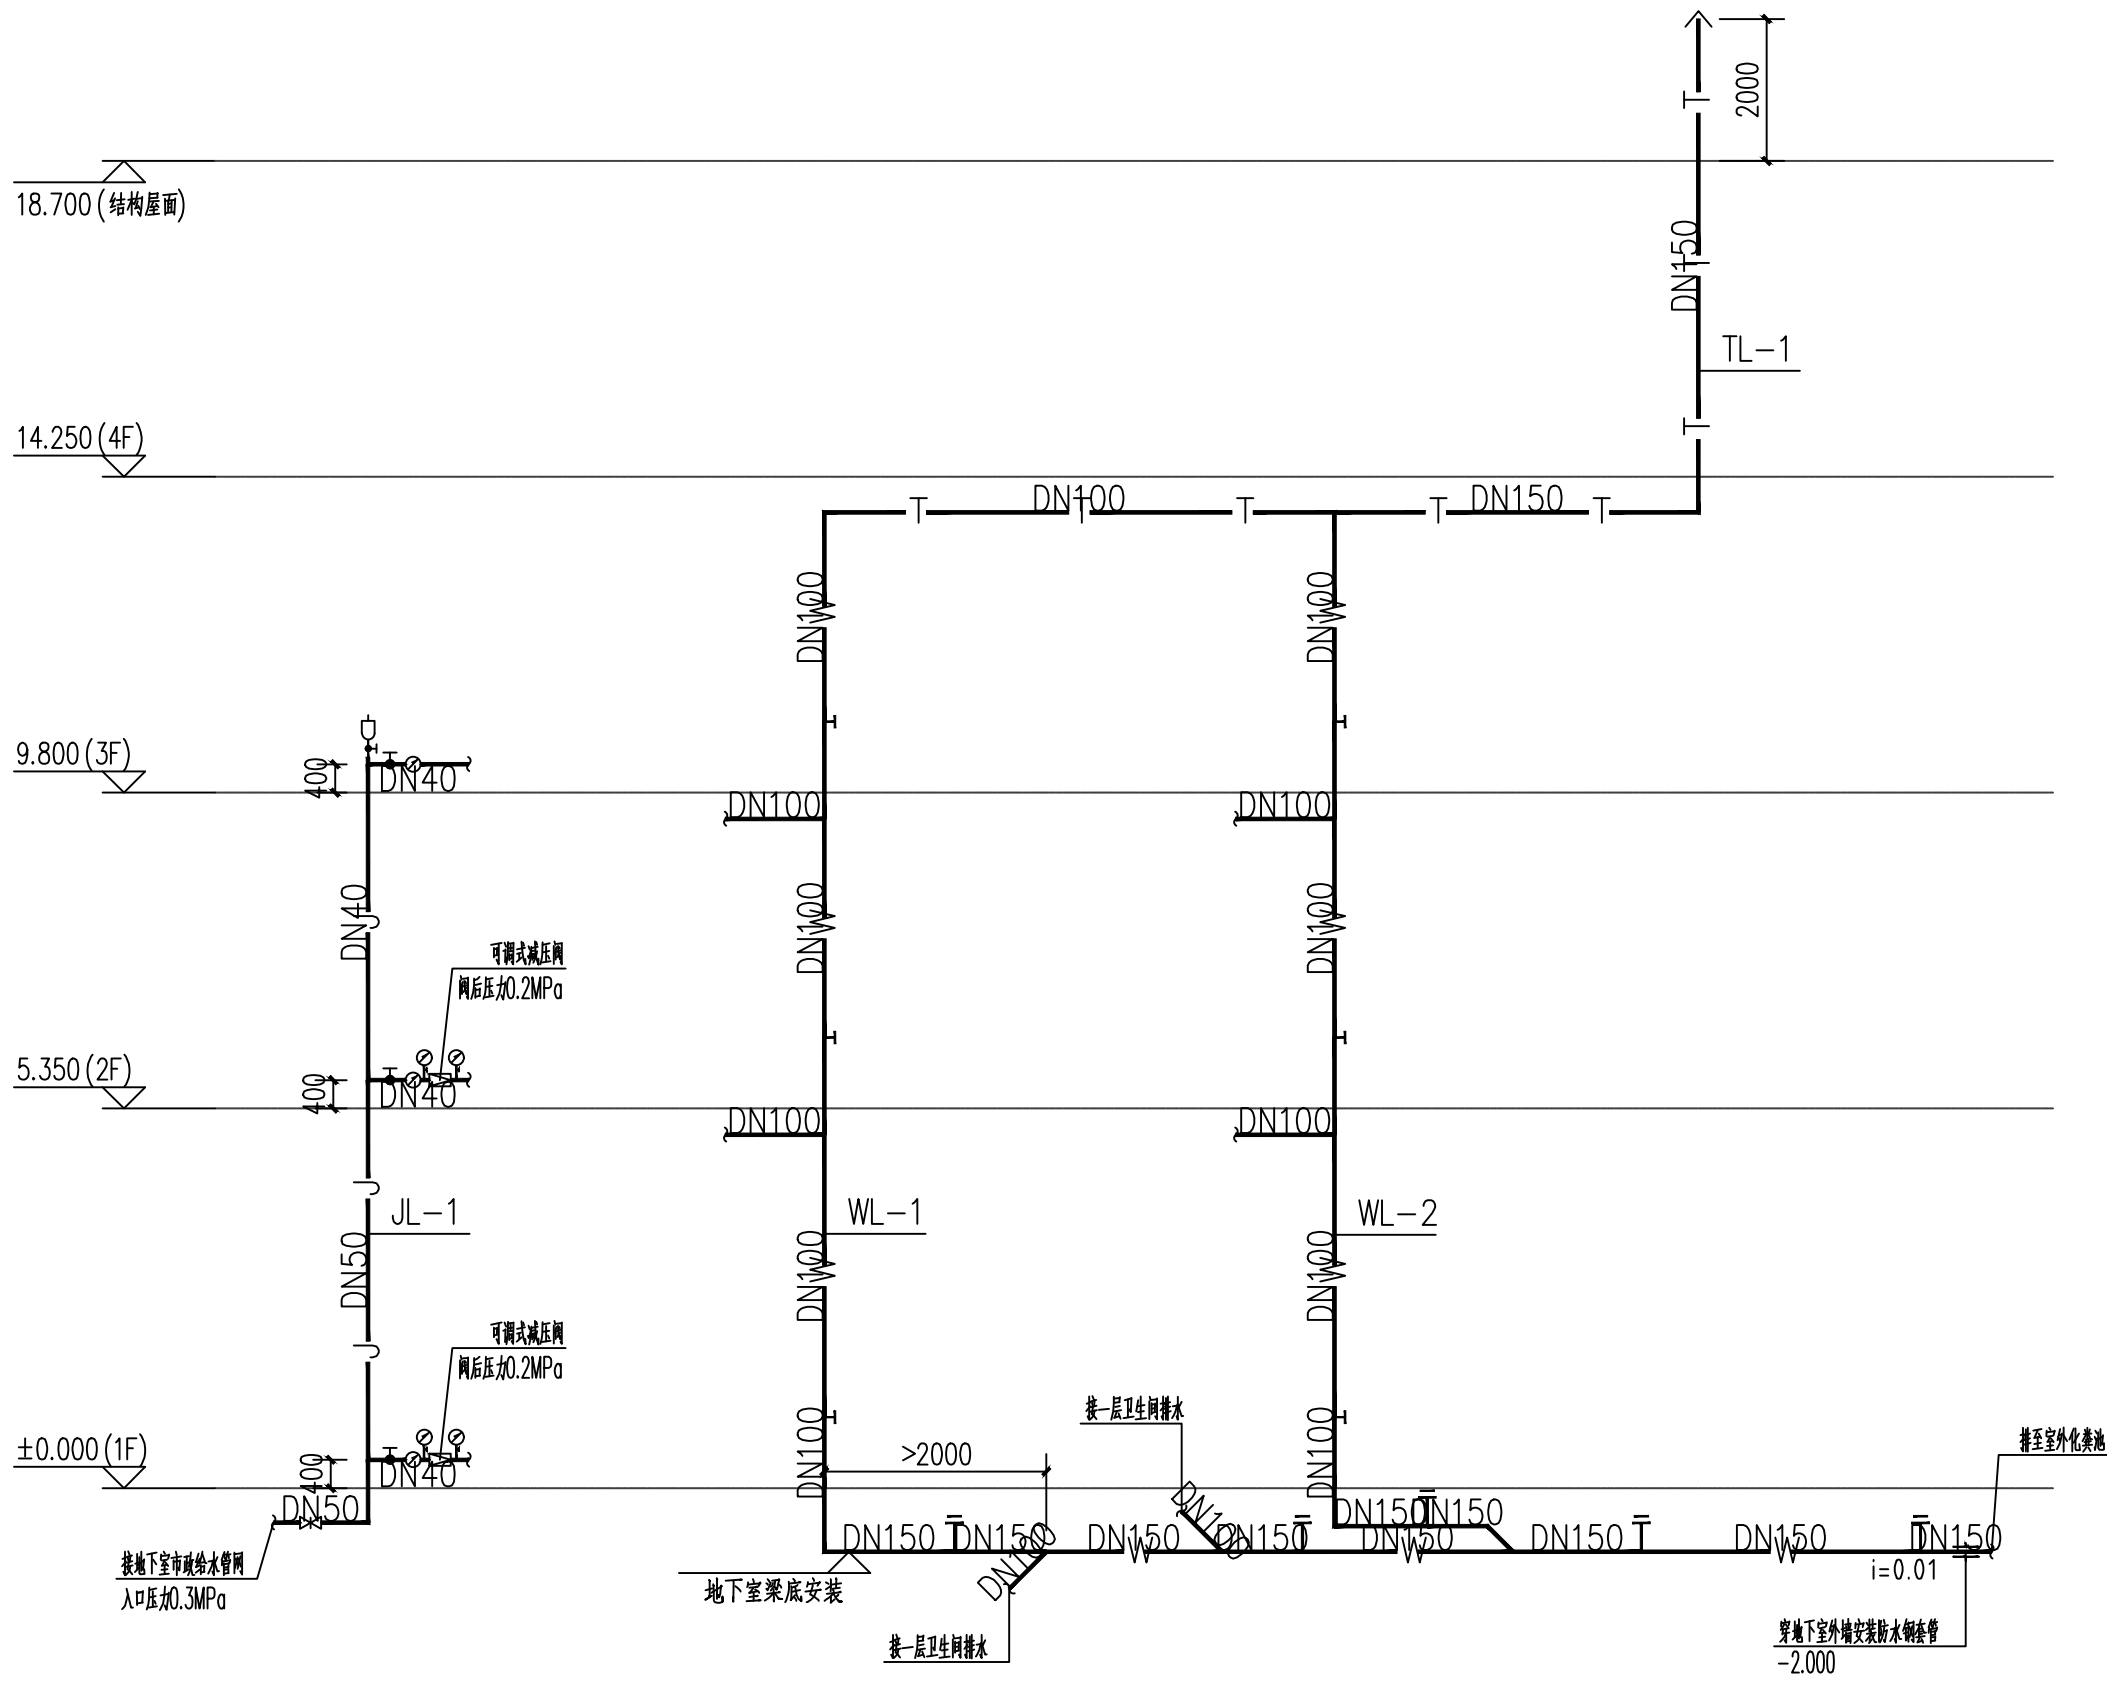



 
 
 
给排水系统图

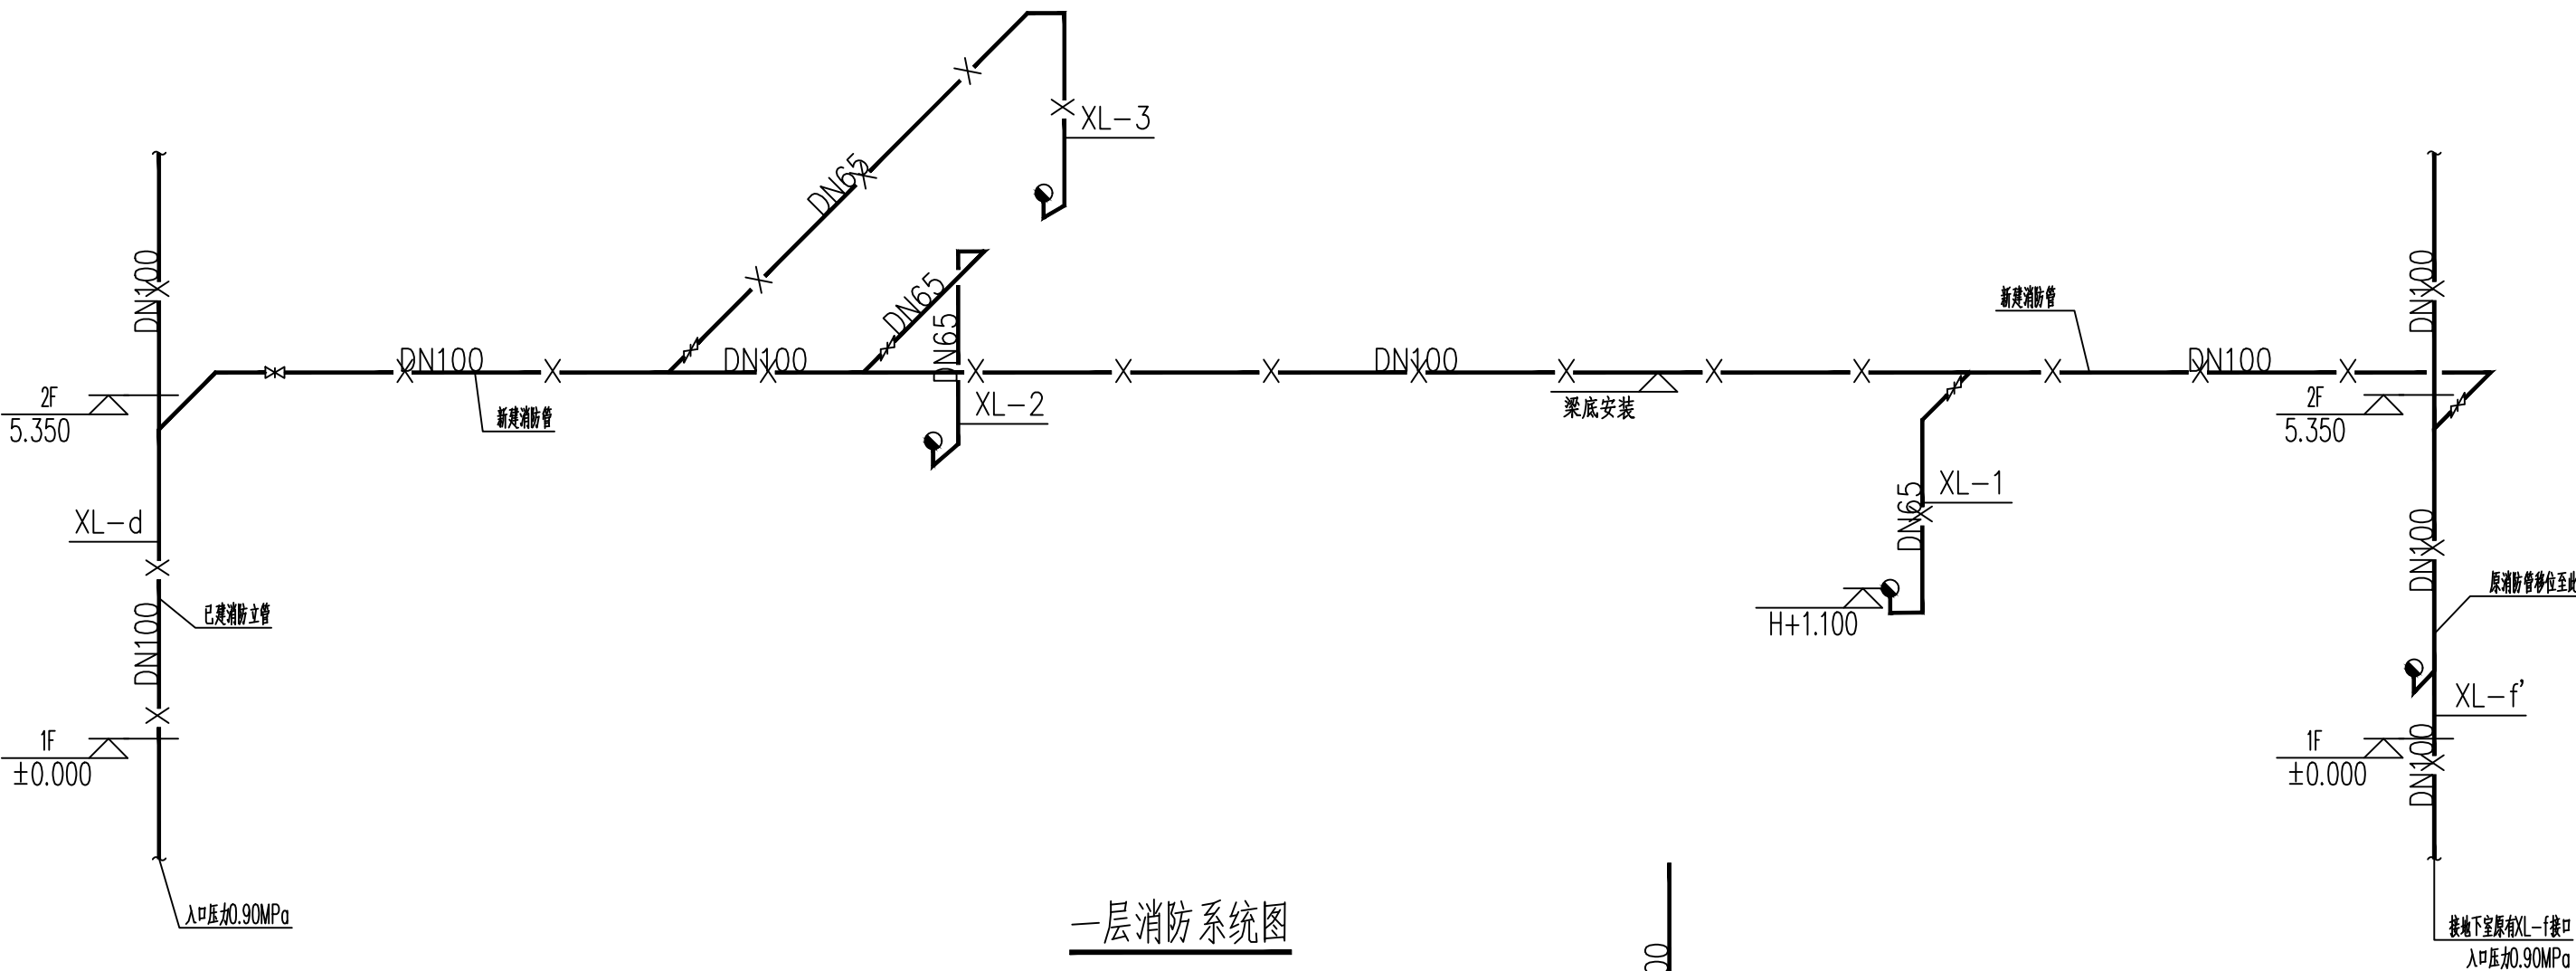

一层消防系统图

注：采用减压稳压消火栓。

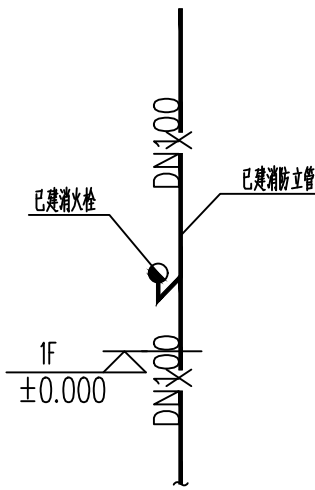

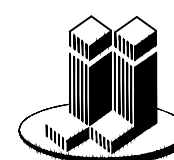会 签 Joint Check up				
总图		给排水		
建筑		暖通		
结构		电气		
■ 备 注 Notes				
* 本图纸的版权,属华诚博远工程技术集团有限公司 所有,不得用于本工程以外范围。				
* 本图纸需手续齐全方可用于施工。				
■ 设计阶段 Design Stage				
方案	初设	报规	招标	施工
		●		
人防	消防	园林	绿建	
■ 单位出图章 Company Seal				
 华诚博远工程技术集团有限公司 Huachengboyuan Engineering Technology Group Co., Ltd. 建筑行业(建筑工程)甲级、(人防工程)乙级 风景园林工程设计专项甲级; 城乡规划编制甲级 市政行业(给水工程、排水工程、道路工程)乙级 水利行业乙级、(河道整治)甲级 电力行业(新能源发电)乙级				
■ 签 署 Signature				
项目负责人 Item Prin	马建国			
专业负责人 Chief	陈立军			
审 定 Approved	孙晓杰			
审 核 Examined	陈立军			
校 对 Checked	孙晓杰			
设 计 Designed	刘无坚			
■ 建设单位 Owner				
长沙银行股份有限公司岳阳分行				
■ 工程名称 Project				
长沙银行股份有限公司岳阳分行 室内装修改建工程项目				
■ 子项名称 Sub Item				
■ 图纸名称 Title				
给排水系统图(一)				
工程号 Pjt.No.				
专 业 Dept.	给排水	图 号 Dwg. No.	SS-10	
比 例 Scale	见图示	日 期 Date	2026年03月	