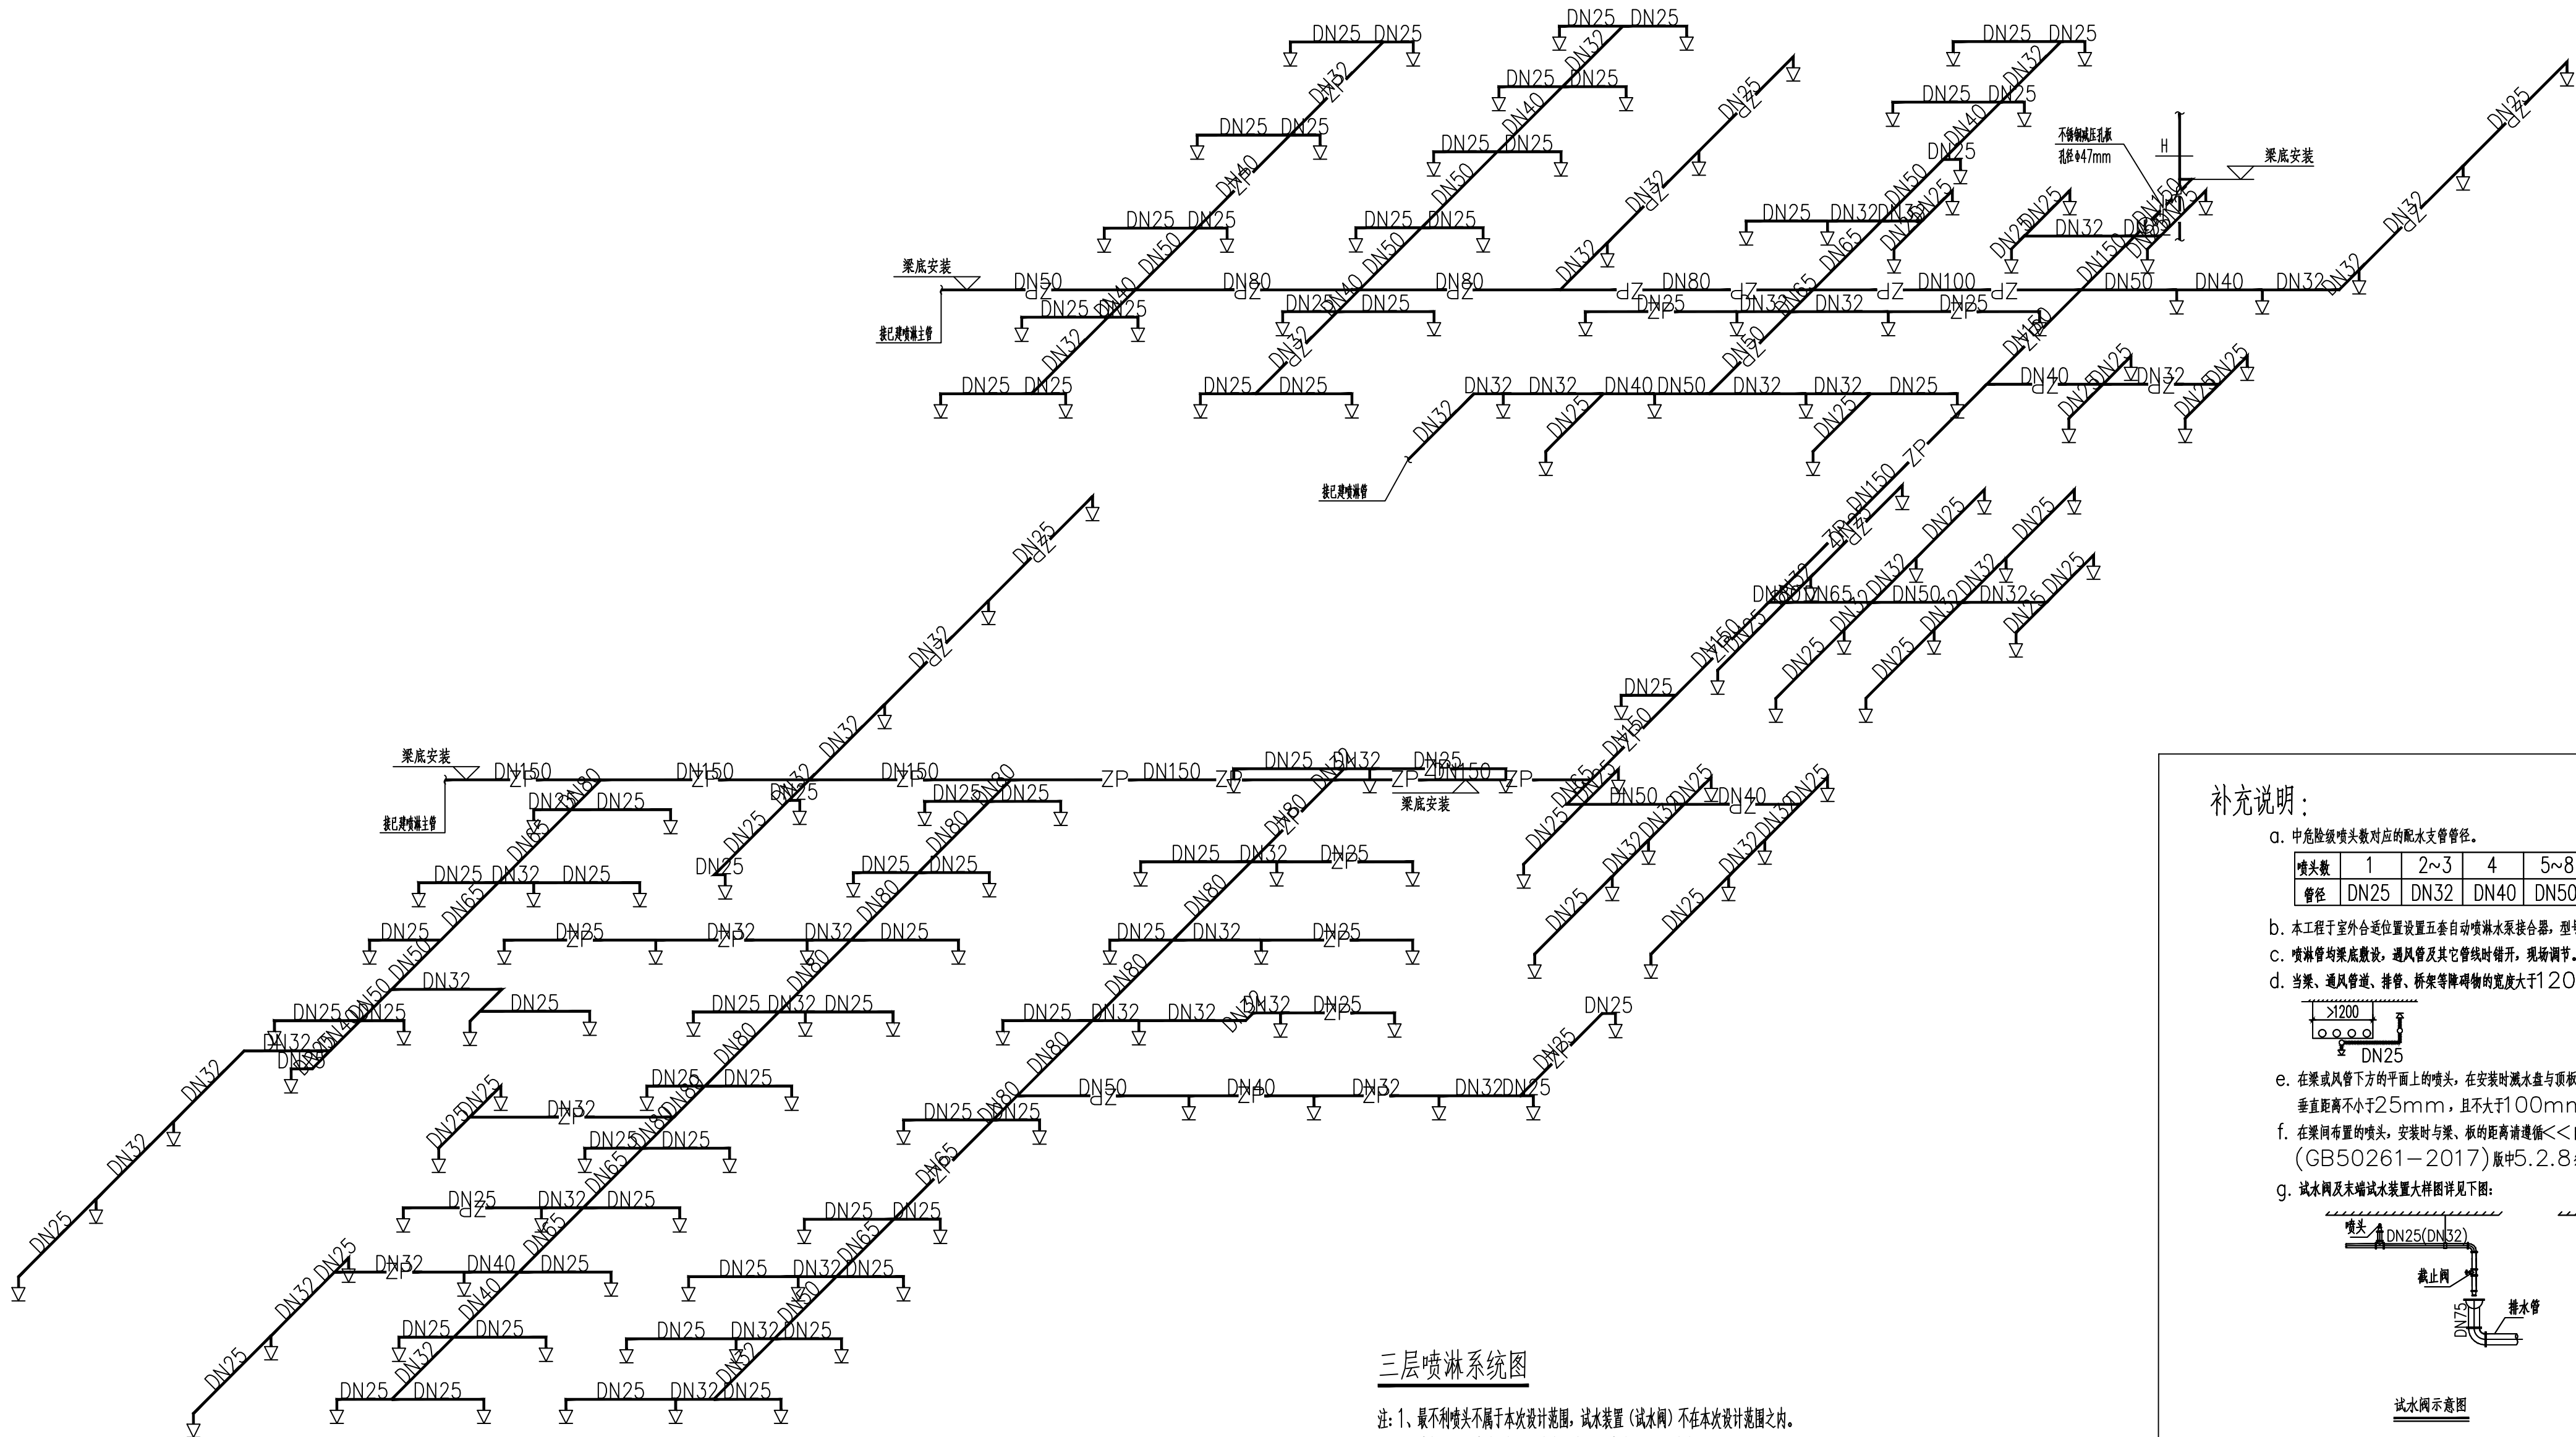
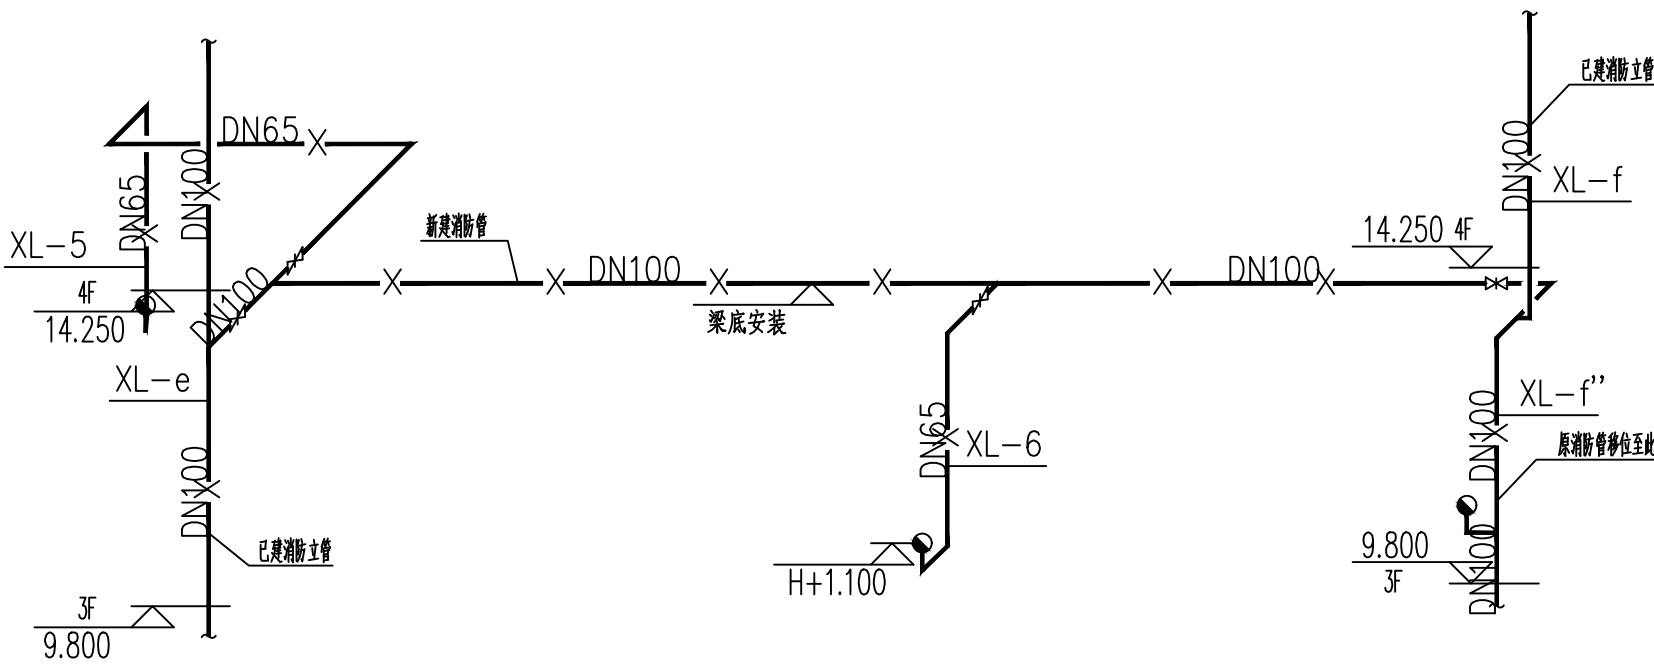




三层喷淋系统图

注：1、最不利喷头不属于本次设计范围，试水装置（试水阀）不在本次设计范围之内。
2、有吊顶的区域采用吊顶型喷头，无吊顶区域采用直立型喷头，K=80，68℃。
3、格栅吊顶的通透率为1.5%，吊顶通透率<70%，故采用吊顶型喷头，喷头上方设置集热罩，集热罩面积不小于0.12m²。



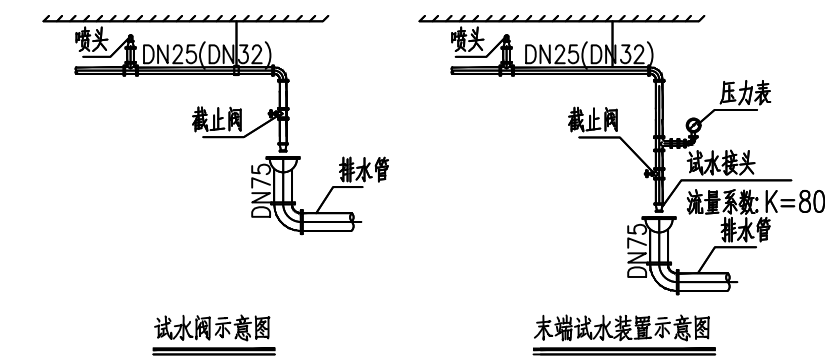
三层消防系统图

注：采用减压稳压消火栓。

补充说明：

喷头数	1	2~3	4	5~8	9~12	13~32	33~64	64以上
管径	DN25	DN32	DN40	DN50	DN65	DN80	DN100	DN150

- b. 本工程于室外合适位置设置压差自动喷淋水泵接合器，型号SQS—150。
c. 喷淋管的末端设设，通风管及其它管线时错开，现场调节。
d. 当楼、通风管道、排管、桥架等障碍物的宽度大于1200mm时，其下方应增设喷头。
e. 在建筑风管下方的平面上的喷头，在安装时喷头与顶板的距离不大于300mm，喷头与风管底面的垂直距离不小于25mm，且不大于100mm。
f. 在梁间有置的喷头，安装时与梁、板的距离请遵循《自动喷水灭火系统施工及验收规范》（GB50261—2017）版中5.2.8条中相关规定。
g. 试水阀及末端试水装置大样图详见下图：



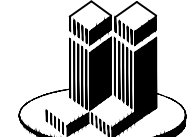
- h. 末端试水装置和试水阀应有标识，距地面的高度宜为1.5m，并应采取不被他用的措施。

 
 
 
 
会 签 Joint Check up			
总图		给排水	
建筑		暖通	
结构		电气	

备 注 Notes			
* 本图纸的版权,属华诚博远工程技术集团有限公司所有,不得用于本工程以外范围。			
* 本图纸需手续齐全方可用于施工。			

设计阶段 Design Stage				
方案	初设	报规	招标	施工
		●		
人防	消防	园林	绿建	

单位出图章 Company Seal			


华诚博远工程技术集团有限公司
Huachengboyuan Engineering Technology Group Co.,Ltd.
建筑行业(建筑工程)甲级、(人防工程)乙级
风景园林工程设计专项甲级；城乡规划编制甲级
市政行业(给水工程、排水工程、道路工程)乙级
水利行业乙级、(河道整治)甲级
电力行业(新能源发电)乙级

签 署 Signature		
项目负责人 Item.Prin	马建国	
专业负责人 Chief	陈立军	
审 定 Approved	孙晓杰	
审 核 Examined	陈立军	
校 对 Checked	孙晓杰	
设 计 Designed	刘无坚	

建设单位 Owner	
长沙银行股份有限公司岳阳分行	

工程名称 Project	
长沙银行股份有限公司岳阳分行 室内装修改建工程项目	

子项名称 Sub Item	

图纸名称 Title	
给排水系统图（三）	

工程号 Pjt. No.			
专 业 Dept.	给排水	图 号 Dwg. No.	SS-12
比 例 Scale	见图示	日 期 Date	2026年03月