




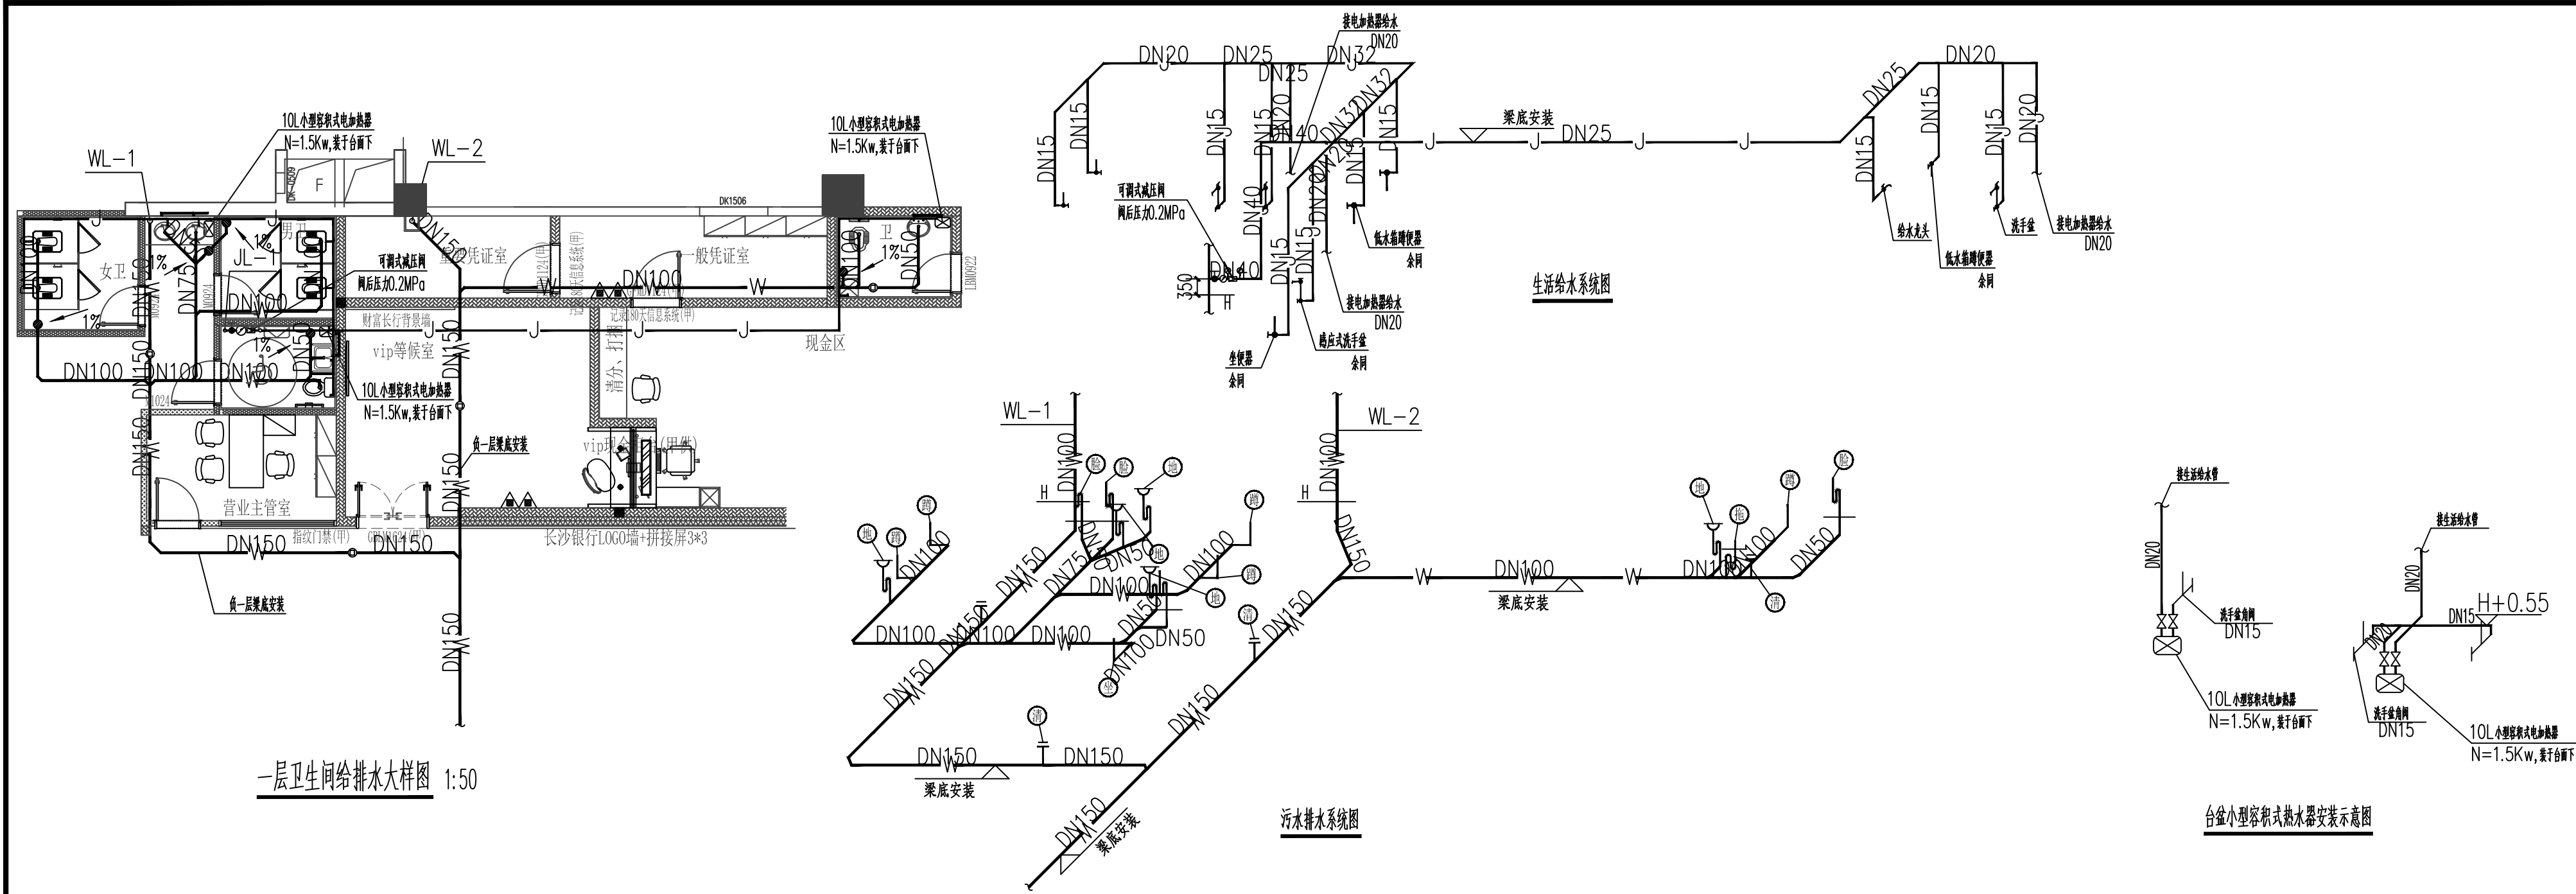

一层卫生间给排水大样图 1:50

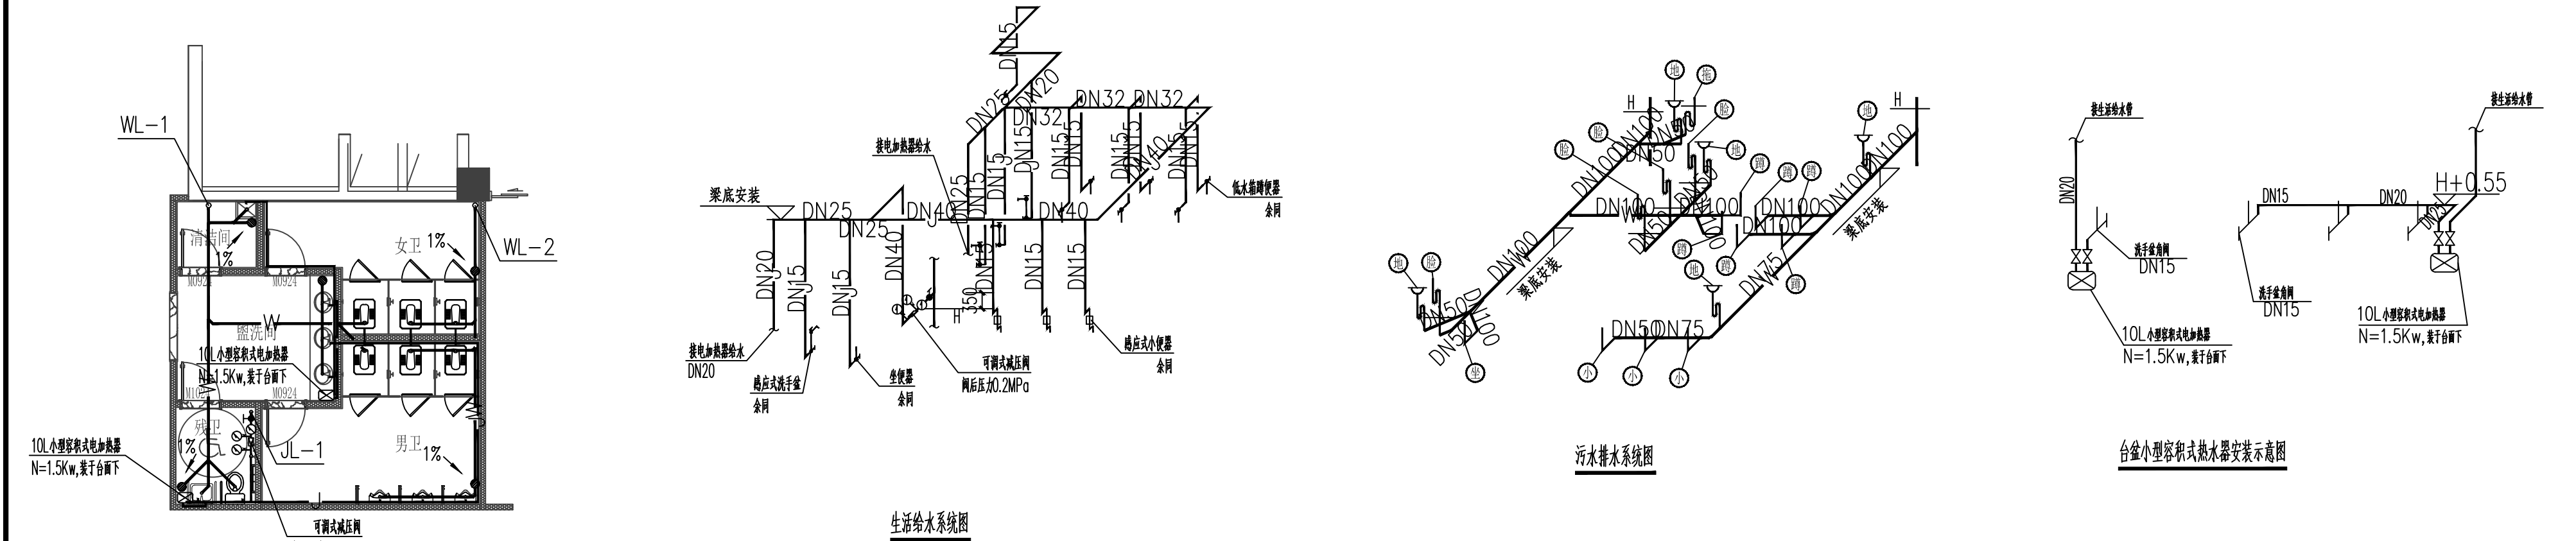

二层卫生间给排水大样图 1:50

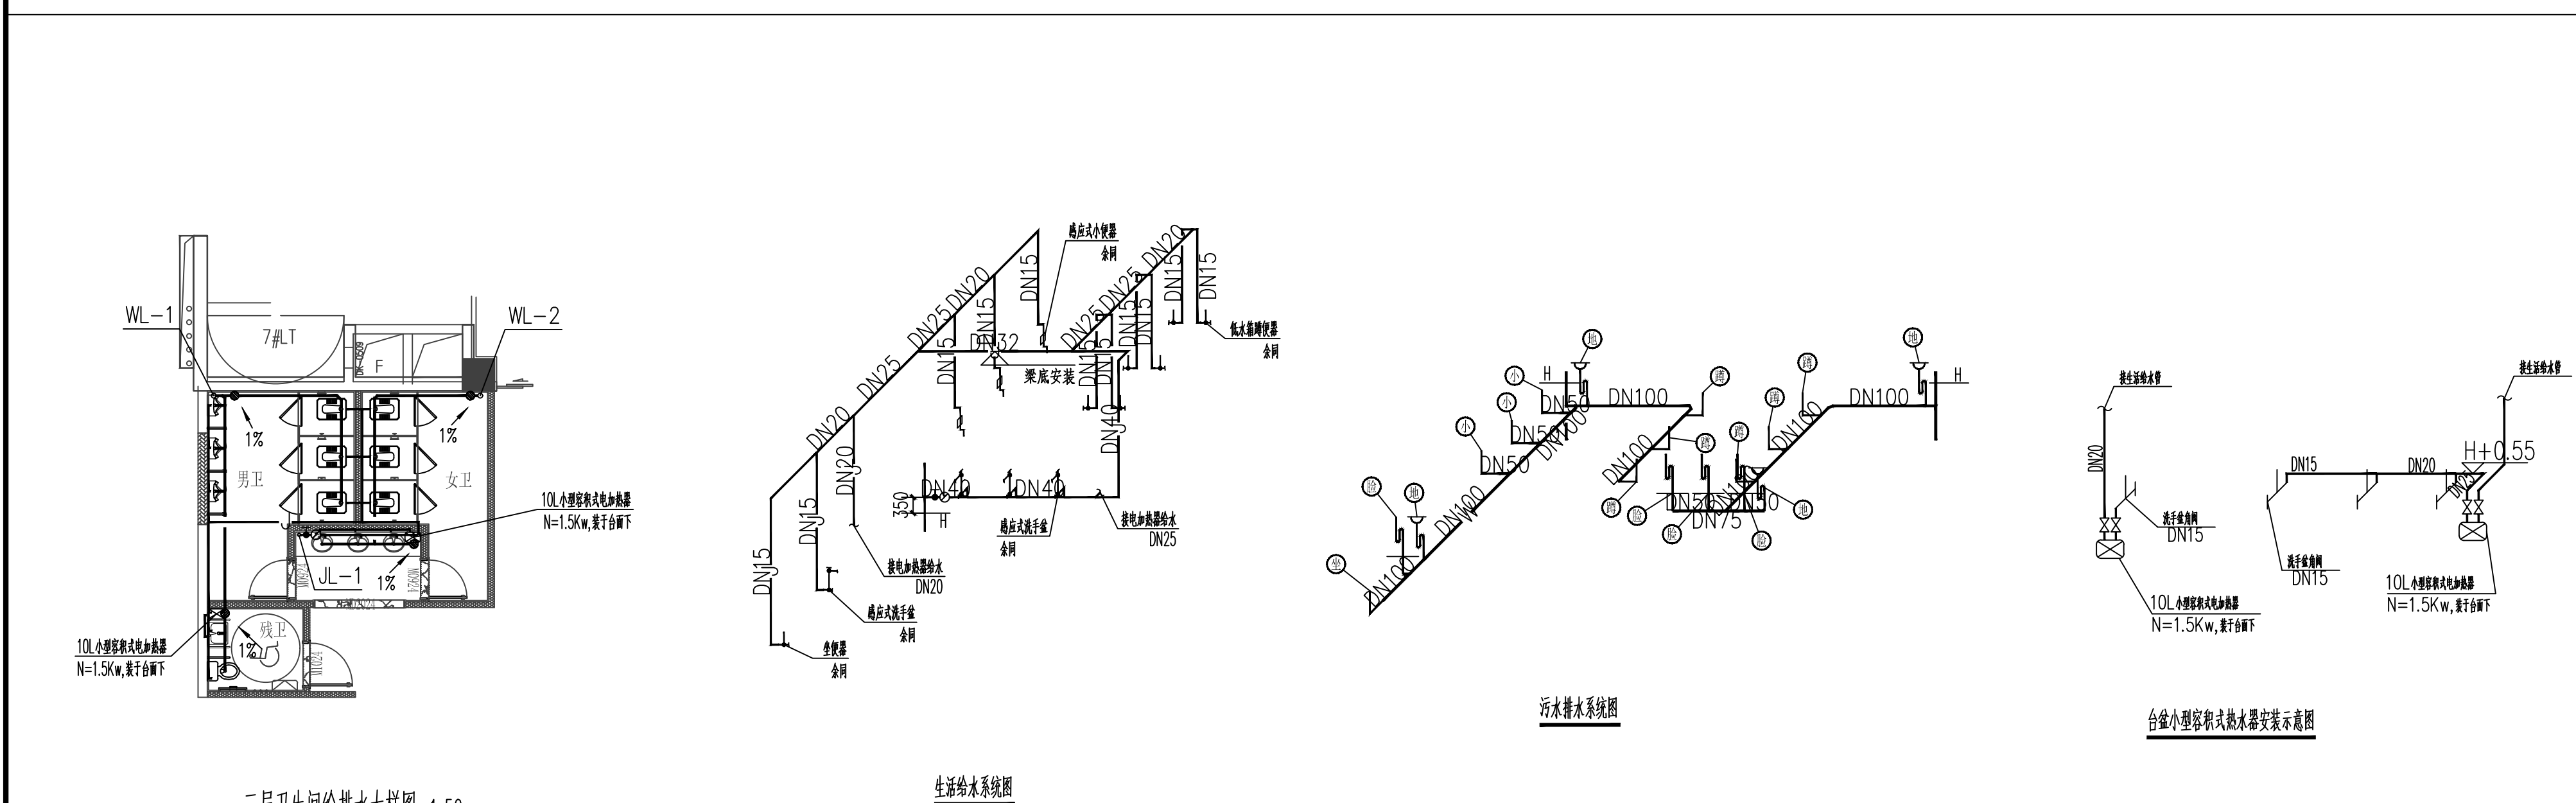

三层卫生间给排水大样图 1:50

塑料管管径mm	De50	De75	De110	De160
污水、废水管坡度	0.026	0.015	0.01	0.01

卫生器具	给水支管标高(阀门标高)	排水管管洞尺寸	排水管管径	预留洞离端墙距离
洗手盆	H+0.45(DN15)	ø100	De50	150mm
座便器	H+0.25(DN15)	ø200	De110	305mm
小便斗	H+1.10(DN15)	ø100	De50	60mm
污水盆	H+1.00(DN20)	ø100	De50	200mm
地漏	/	ø200	/	/
低水箱蹲便器	H+0.70(DN25)	ø200	De110	640mm
拖把池	H+1.15(DN15)	/	/	/
开水器	H+0.70(DN20)	/	/	/

- 注: 1. 无特别说明所有阀门设置无特别说明, 无特别说明手压。
2. 无特别说明洗手盆水管中心距侧墙不小于1550mm, 出水龙头。
3. 无特别说明座便器水箱距侧墙不小于150mm, 出水龙头。
4. 无特别说明小便斗水箱距侧墙不小于150mm, 出水龙头。
5. 无特别说明开水器水箱距侧墙不小于150mm, 出水龙头。

塑料管管径mm	De50	De75	De110	De160
污水、废水管坡度	0.026	0.015	0.01	0.01

卫生器具	给水支管标高(阀门标高)	排水管管洞尺寸	排水管管径	预留洞离端墙距离
洗手盆	H+0.45(DN15)	ø100	De50	150mm
座便器	H+0.25(DN15)	ø200	De110	305mm
小便斗	H+1.10(DN15)	ø100	De50	60mm
污水盆	H+1.00(DN20)	ø100	De50	200mm
地漏	/	ø200	/	/
低水箱蹲便器	H+0.70(DN25)	ø200	De110	640mm
拖把池	H+1.15(DN15)	/	/	/
开水器	H+0.70(DN20)	/	/	/

- 注: 1. 无特别说明所有阀门设置无特别说明, 无特别说明手压。
2. 无特别说明洗手盆水管中心距侧墙不小于1550mm, 出水龙头。
3. 无特别说明座便器水箱距侧墙不小于150mm, 出水龙头。
4. 无特别说明小便斗水箱距侧墙不小于150mm, 出水龙头。
5. 无特别说明开水器水箱距侧墙不小于150mm, 出水龙头。

塑料管管径mm	De50	De75	De110	De160
污水、废水管坡度	0.026	0.015	0.01	0.01

卫生器具	给水支管标高(阀门标高)	排水管管洞尺寸	排水管管径	预留洞离端墙距离
洗手盆	H+0.45(DN15)	ø100	De50	150mm
座便器	H+0.25(DN15)	ø200	De110	305mm
小便斗	H+1.10(DN15)	ø100	De50	60mm
污水盆	H+1.00(DN20)	ø100	De50	200mm
地漏	/	ø200	/	/
低水箱蹲便器	H+0.70(DN25)	ø200	De110	640mm
拖把池	H+1.15(DN15)	/	/	/
开水器	H+0.70(DN20)	/	/	/

- 注: 1. 无特别说明所有阀门设置无特别说明, 无特别说明手压。
2. 无特别说明洗手盆水管中心距侧墙不小于1550mm, 出水龙头。
3. 无特别说明座便器水箱距侧墙不小于150mm, 出水龙头。
4. 无特别说明小便斗水箱距侧墙不小于150mm, 出水龙头。
5. 无特别说明开水器水箱距侧墙不小于150mm, 出水龙头。

会 签 Joint Check up

总图		给排水	
建筑		暖通	
结构		电气	

备 注 Notes

- * 本图纸的版权, 属华诚博远工程技术集团有限公司所有, 不得用于本工程以外范围。
- * 本图纸需手续齐全方可用于施工。

设计阶段 Design Stage

方案	初设	报规	招标	施工
人防	消防	园林	绿建	

单位出图章 Company Seal



华诚博远工程技术集团有限公司
Huachengboyuan Engineering Technology Group Co., Ltd.
建筑行业(建筑工程)甲级、(人防工程)乙级
风景园林工程设计专项甲级; 城乡规划编制甲级
市政行业(给水工程、排水工程、道路工程)乙级
水利行业乙级、(河道整治)甲级
电力行业(新能源发电)乙级

签 署 Signature

项目负责人 Item Prin	马建国	马建国
专业负责人 Chief	陈立军	陈立军
审 定 Approved	孙晓杰	孙晓杰
审 核 Examined	陈立军	陈立军
校 对 Checked	孙晓杰	孙晓杰
设 计 Designed	刘无坚	刘无坚

建设单位 Owner

长沙银行股份有限公司岳阳分行

工程名称 Project

长沙银行股份有限公司岳阳分行 室内装修改建工程项目

子项名称 Sub Item

--

图纸名称 Title

卫生间给排水大样图

工程号 Pjt. No.	
专 业 Dept.	给排水
比 例 Scale	见图示
图 号 Dwg. No.	SS-14
日 期 Date	2026年03月