




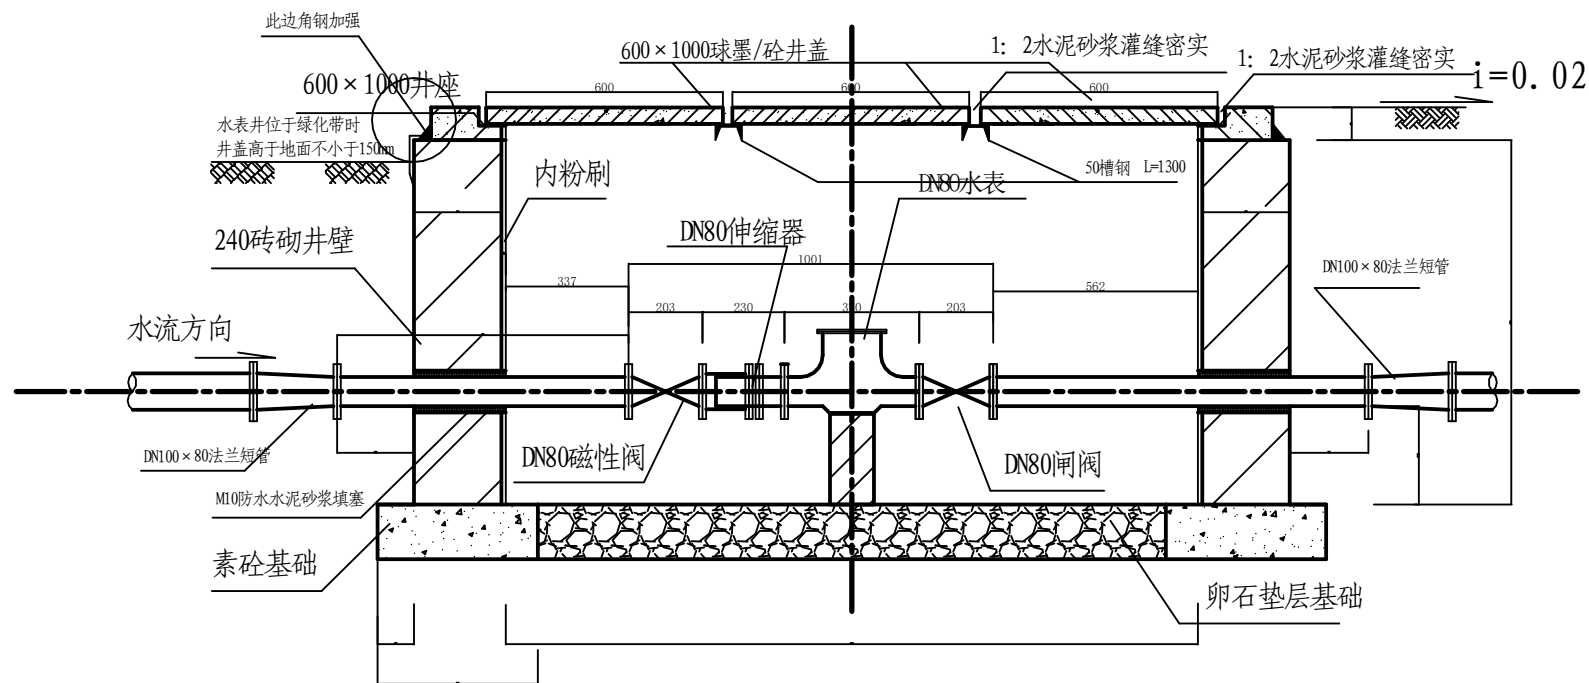

1-1剖面图

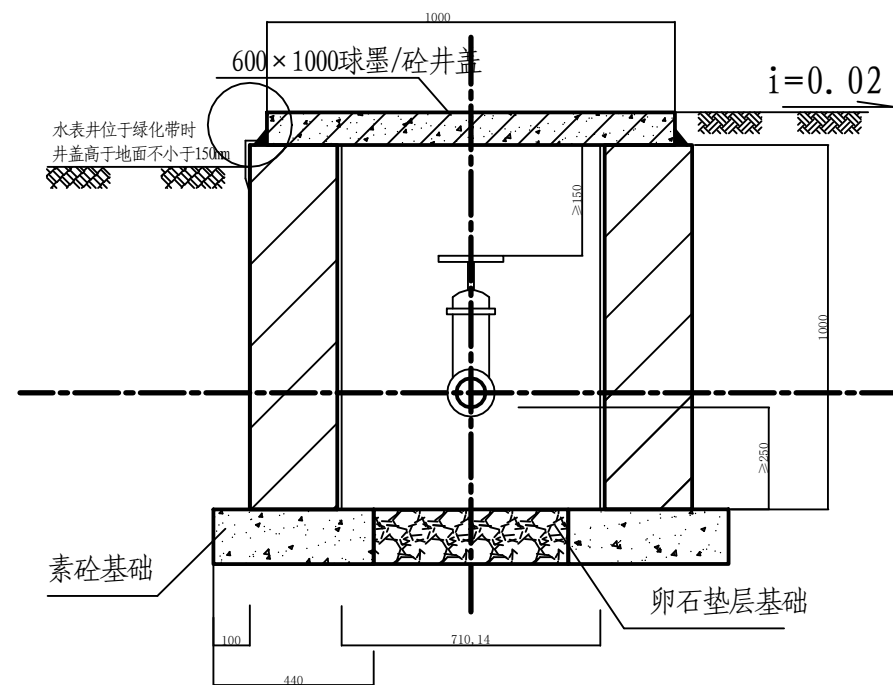

2-2剖面图

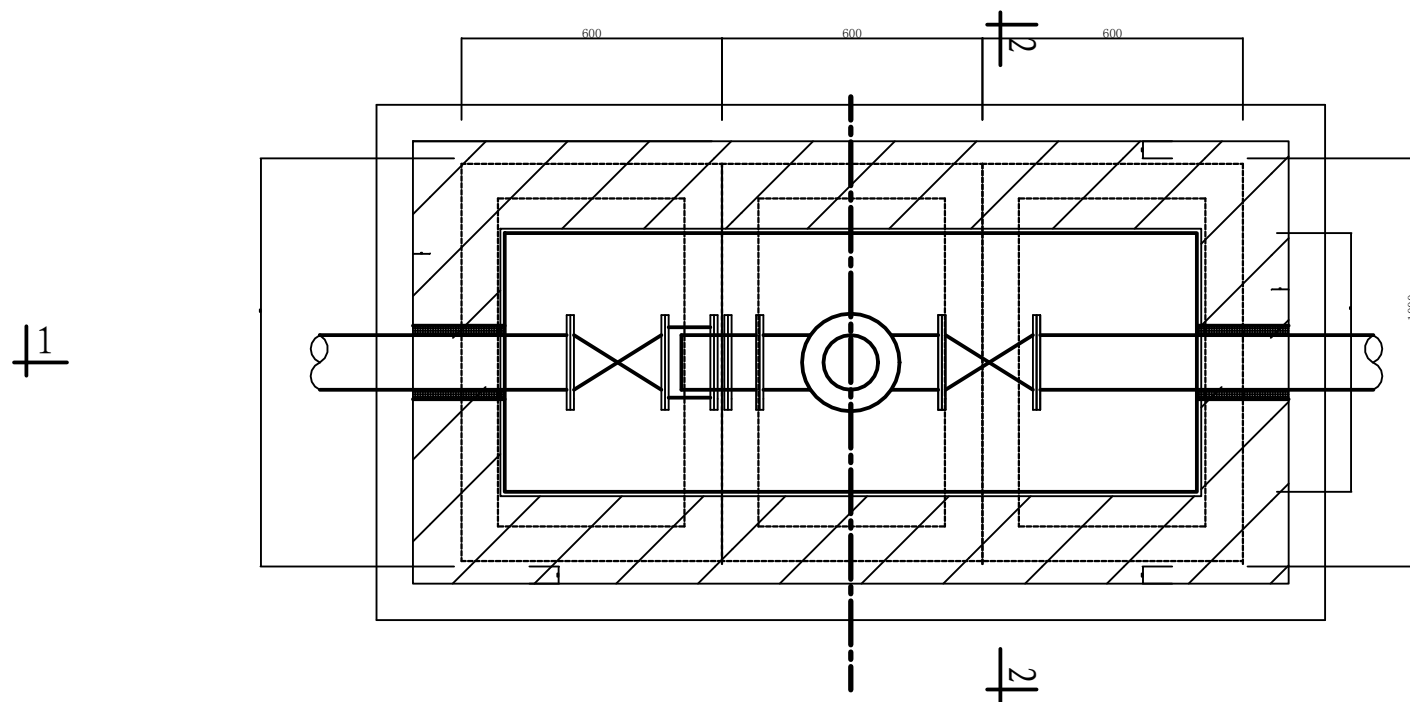

砖砌矩形DN80电磁水表井平面
图（不带旁通阀、止回阀）

说明:

- 1、本图适用于一般无车辆通行及无地下水地区,当水表井必须设置在车行道下时应选定重型井盖及重型盖板;当地下水丰富或受污染危险大且不能避免时,按图标有地下水标准图集执行。
- 2、砖砌体: MU15砖, M10水泥砂浆。
- 3、支墩必须托住表体阀体,四周用M10水泥砂浆抹八字填实,支墩寸: 120mm×240mm。
- 4、本图参照以下标准图集绘制:
 - a、国家建筑标准设计图集S5(一)给排水标准图集;
 - b、中南地区建筑标准设计 给水工程08ZS02。
- 5、槽钢防腐做法: 底漆两遍, 红丹防锈漆两遍。
- 6、本设计为公司标准图。

岳阳市广润给水工程设计有限公司

设计	邓轶	邓轶	工程名称	岳阳市强制隔离戒毒所迁建项目市政相关配套设施项目-给水工程设计	专业	
复核	文乐	文乐	图名	DN80电磁水表井安装详图	图号	17
审核	黎弘东	黎弘东			比例	
审定	柳岳安	柳岳安			日期	2025. 11