



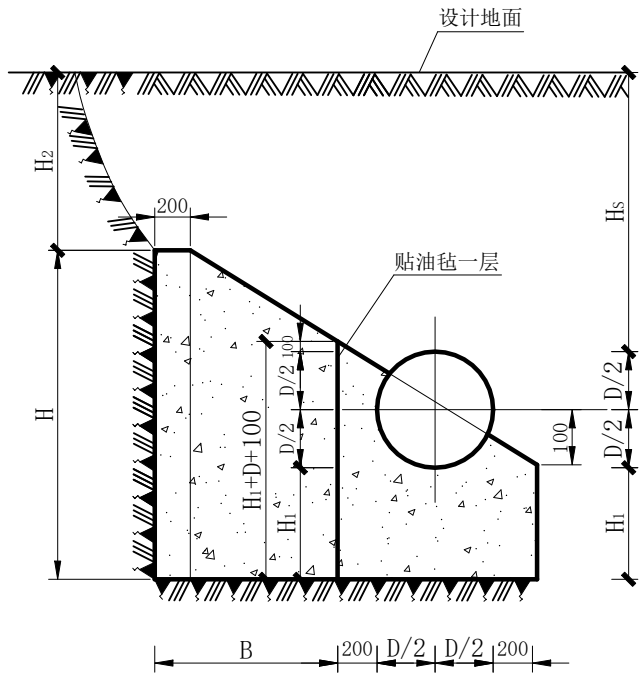

1-1剖面图

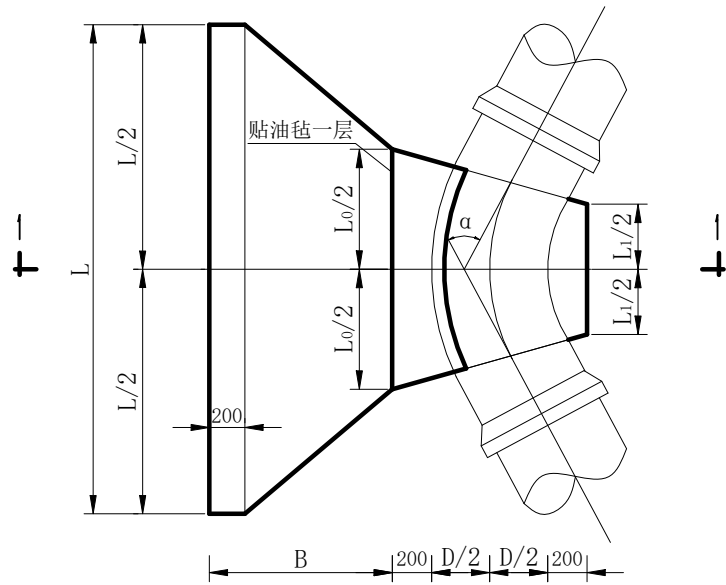

水平弯管支墩平面图

说明:

1、支墩后应紧贴原状土，如有空隙则以支墩材料填实。

22.5° 水平弯管支墩

管径 DN (mm)	作用力 R (KN)	管顶覆 土 Hs (mm)	支墩尺寸 (mm)							混凝土用 量 V (m³)
			L	L0	L1	H	H1	H2	B	
100	6.60	700	700	200	200	520	220	500	450	0.15
		1000	600	200	200	500	200	800	400	0.12
		1500	500	200	200	475	200	1325	350	0.10
		2000	400	200	200	450	200	1850	300	0.07
200	26.41	700	1600	300	200	760	360	500	850	0.74
		1000	1200	300	200	865	340	675	650	0.52
		1500	1000	300	200	715	240	1225	550	0.33
		2000	900	300	200	650	200	1750	500	0.26
300	43.66	700	2100	600	200	900	400	500	950	1.37
		1000	1700	600	200	975	300	625	750	0.96
		1500	1400	600	200	820	220	1200	600	0.61
		2000	1200	600	200	750	200	1750	500	0.45
400	71.29	700	2650	750	200	1060	460	500	1150	2.41
		1000	2150	750	200	1210	360	550	900	1.73
		1500	1750	750	200	1050	300	1150	700	1.10
		2000	1550	750	200	920	220	1700	600	0.79
500	111.39	700	3200	900	200	1240	540	500	1350	3.92
		1000	2700	900	200	1420	420	500	1100	2.98
		1500	2200	900	200	1265	340	1075	850	1.89
		2000	2000	900	200	1115	240	1625	750	1.41
600	152.15	1000	3160	1060	250	1560	460	500	1250	4.34
		1500	2560	1060	250	1455	380	1025	950	2.80
		2000	2260	1060	250	1300	300	1600	800	2.03
		2500	2060	1060	250	1170	220	2150	700	1.55
800	270.49	1000	4140	1340	320	1860	560	500	1600	8.55
		1500	3440	1340	320	1865	440	875	1250	5.86
		2000	3040	1340	320	1665	340	1475	1050	4.22
		2500	2740	1340	320	1530	280	2050	900	3.24
1000	407.67	1000	4960	1560	400	2140	640	500	1900	13.90
		1500	4060	1560	400	2245	520	775	1450	9.50
		2000	3660	1560	400	2005	380	1375	1250	7.01
		2500	3360	1560	400	1830	280	1950	1100	5.44
1200	587.05	1000	5700	1800	480	2440	740	500	2150	20.76
		1500	4800	1800	480	2630	580	650	1700	14.97
		2000	4300	1800	480	2385	460	1275	1450	11.13
		2500	3900	1800	480	2205	380	1875	1250	8.63
1600	969.12	1000	7000	2300	600	2880	780	500	2550	36.15
		1500	6000	2300	600	3200	600	500	2050	27.12
		2000	5400	2300	600	2935	460	1125	1750	20.33
		2500	4900	2300	600	2730	380	1750	1500	15.79

岳阳市广润给水工程设计有限公司

设计	邓轶	邓轶	工程名称	岳阳市强制隔离戒毒所迁建项目市政相关配套设施项目-给水工程设计	专业	
复核	文乐	文乐			图号	23
审核	黎弘束	黎弘束	图名	22.5° 水平弯管支墩图	比例	
审定	柳岳安	柳岳安			日期	2025.11