


暖通	给排水	工艺	自控		
建筑	结构	电气	通讯		

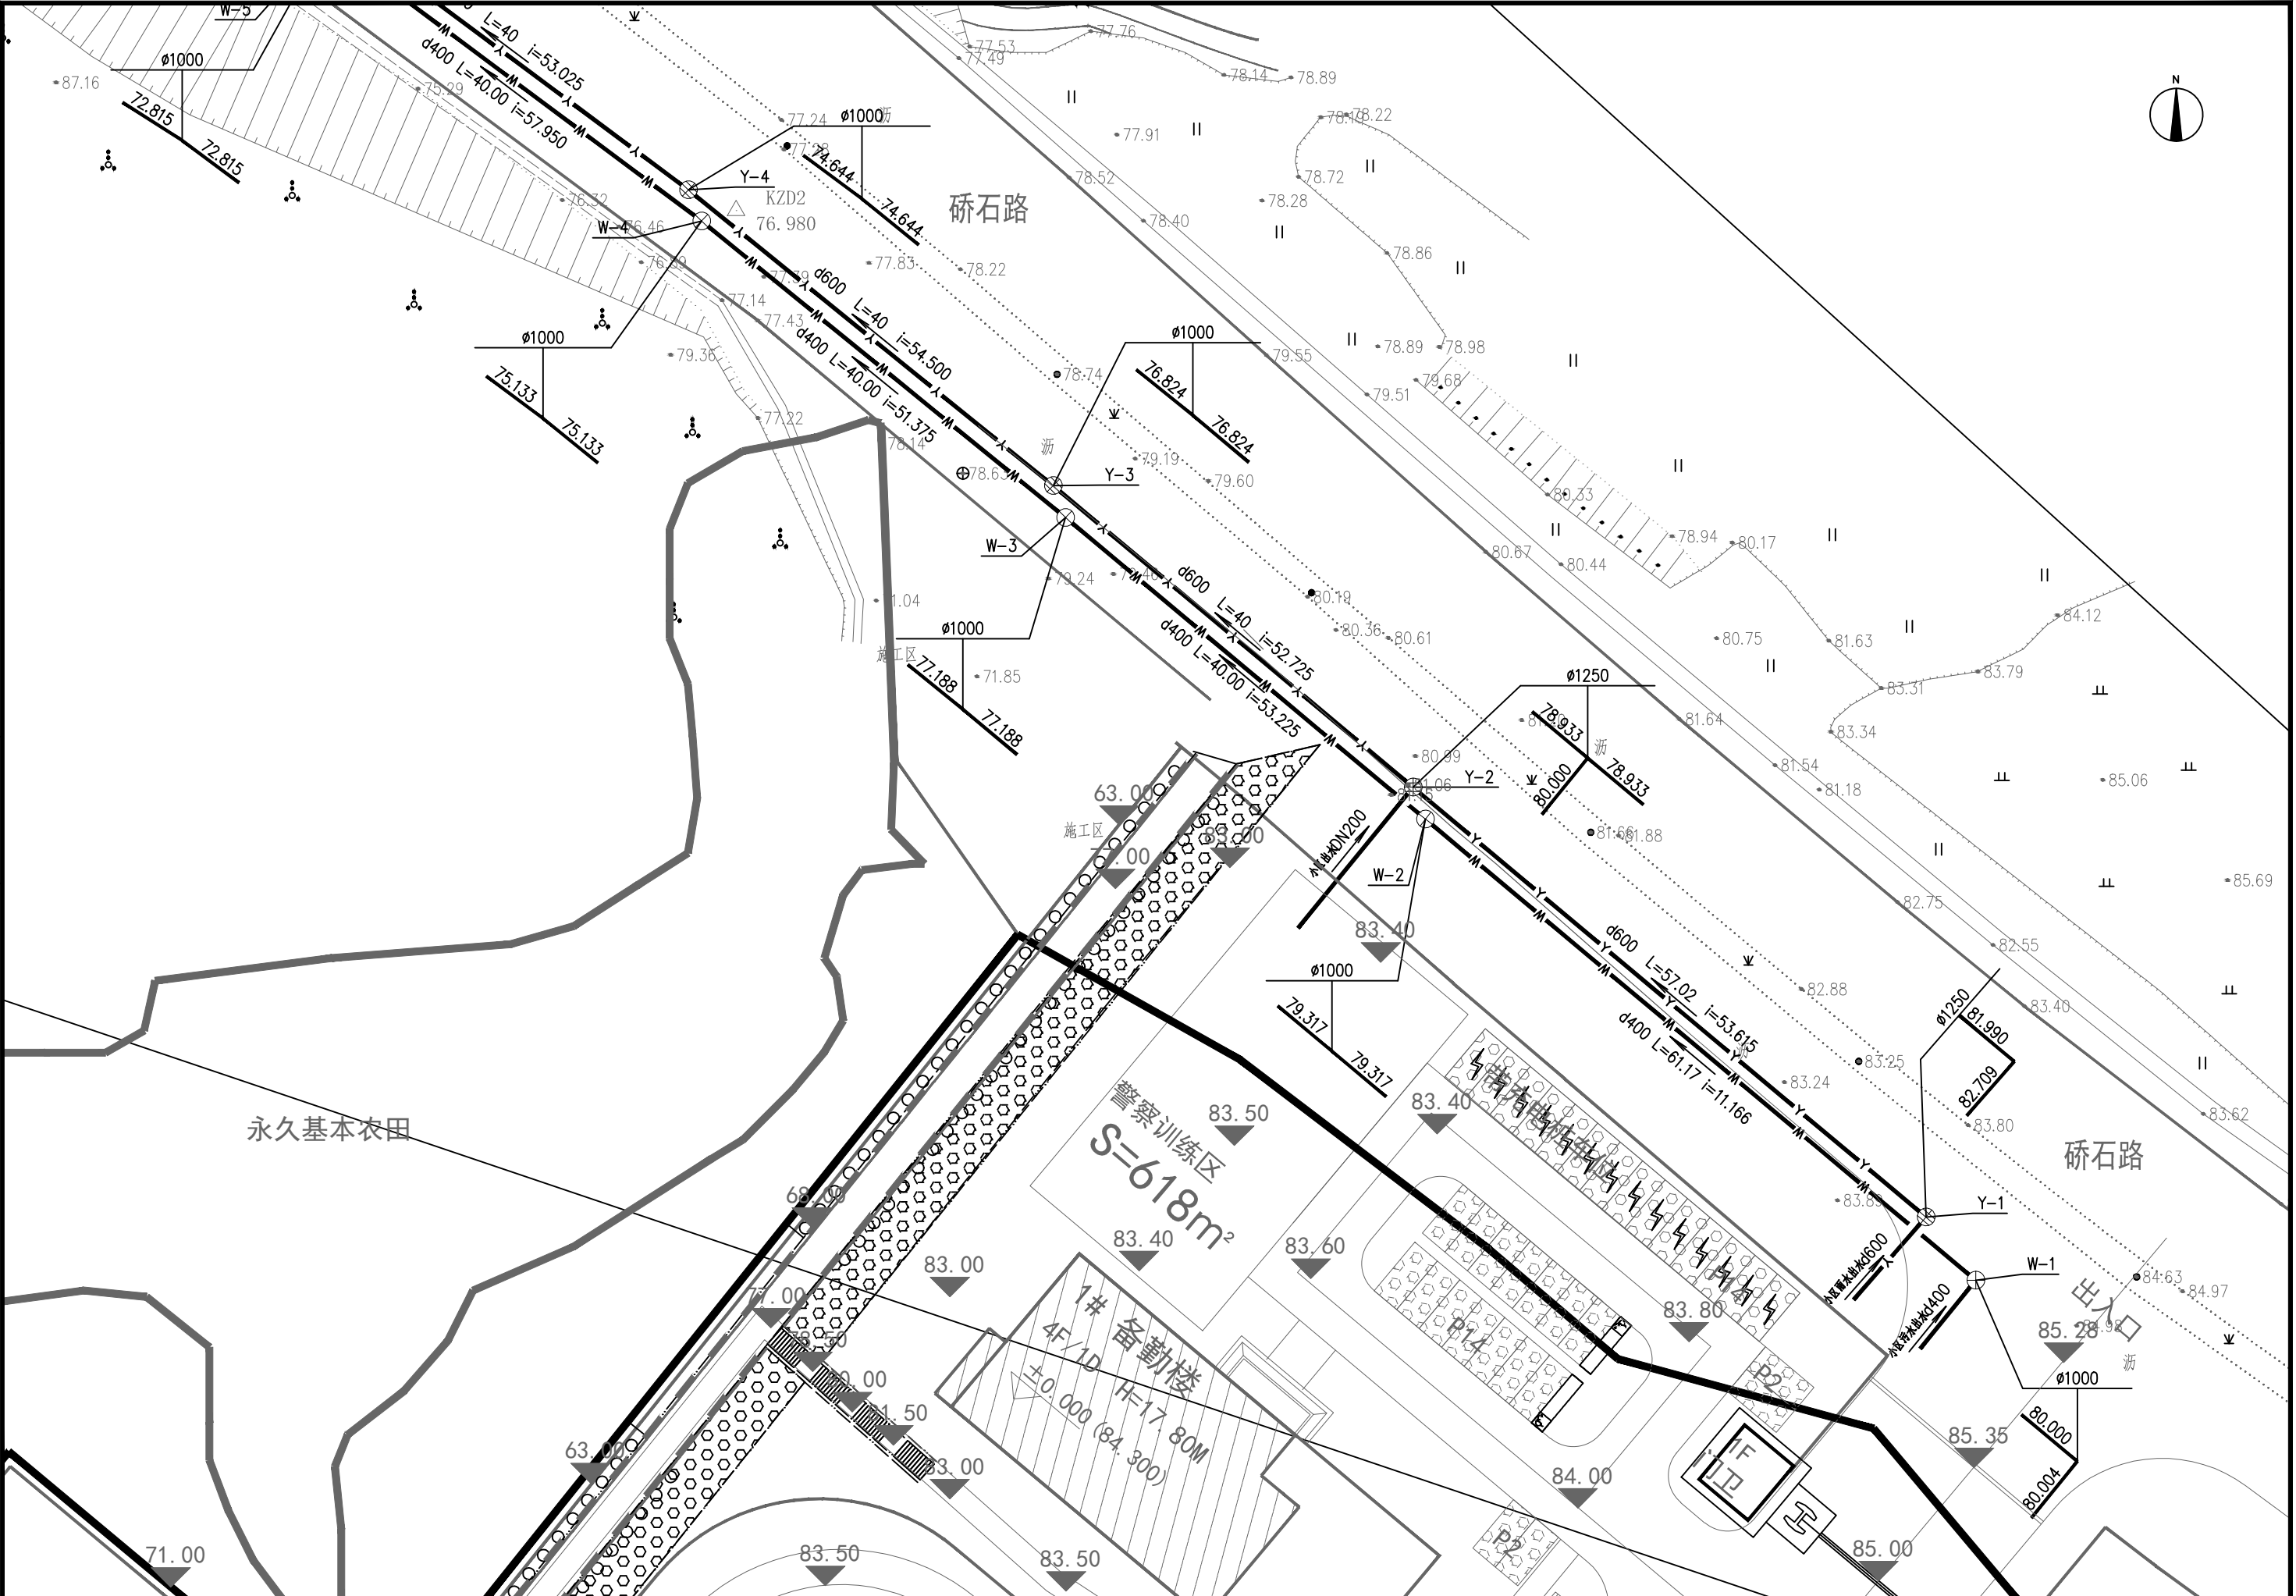

	湖南省金天石建筑设计有限公司		建 设 单 位 CLIENT				岳阳市司法局		工 程 名 称 PROJECT		岳阳市强制隔离戒毒所迁建项目市政相关配套设施项目		图 名 DRAWING NAME		排水平面图（一）				设 计 号 DESIGN NO.		JTS2025-1														
	HUNAN JINTIANSHI ARCHITECTURE DESIGN CO., LTD. 建筑行业 甲级★证书号: A143005200 市政行业 乙级★证书号: A243005207		总 经 理 GENERAL MANAGER		项 目 负 责 人 CAPTAIN		陈 宇		设 计 DESIGNED BY		毛 贵 龙		校 对 CHECKED BY				审 核 EXAMINED BY		吴 金		审 定 APPROVED BY				图 别 DRAWING TYPE		水 施		图 号 DRAWING NO.		13		日 期 DATE		2025.09