


暖通	给排水	工艺	自控		
建筑	结构	电气	通讯		

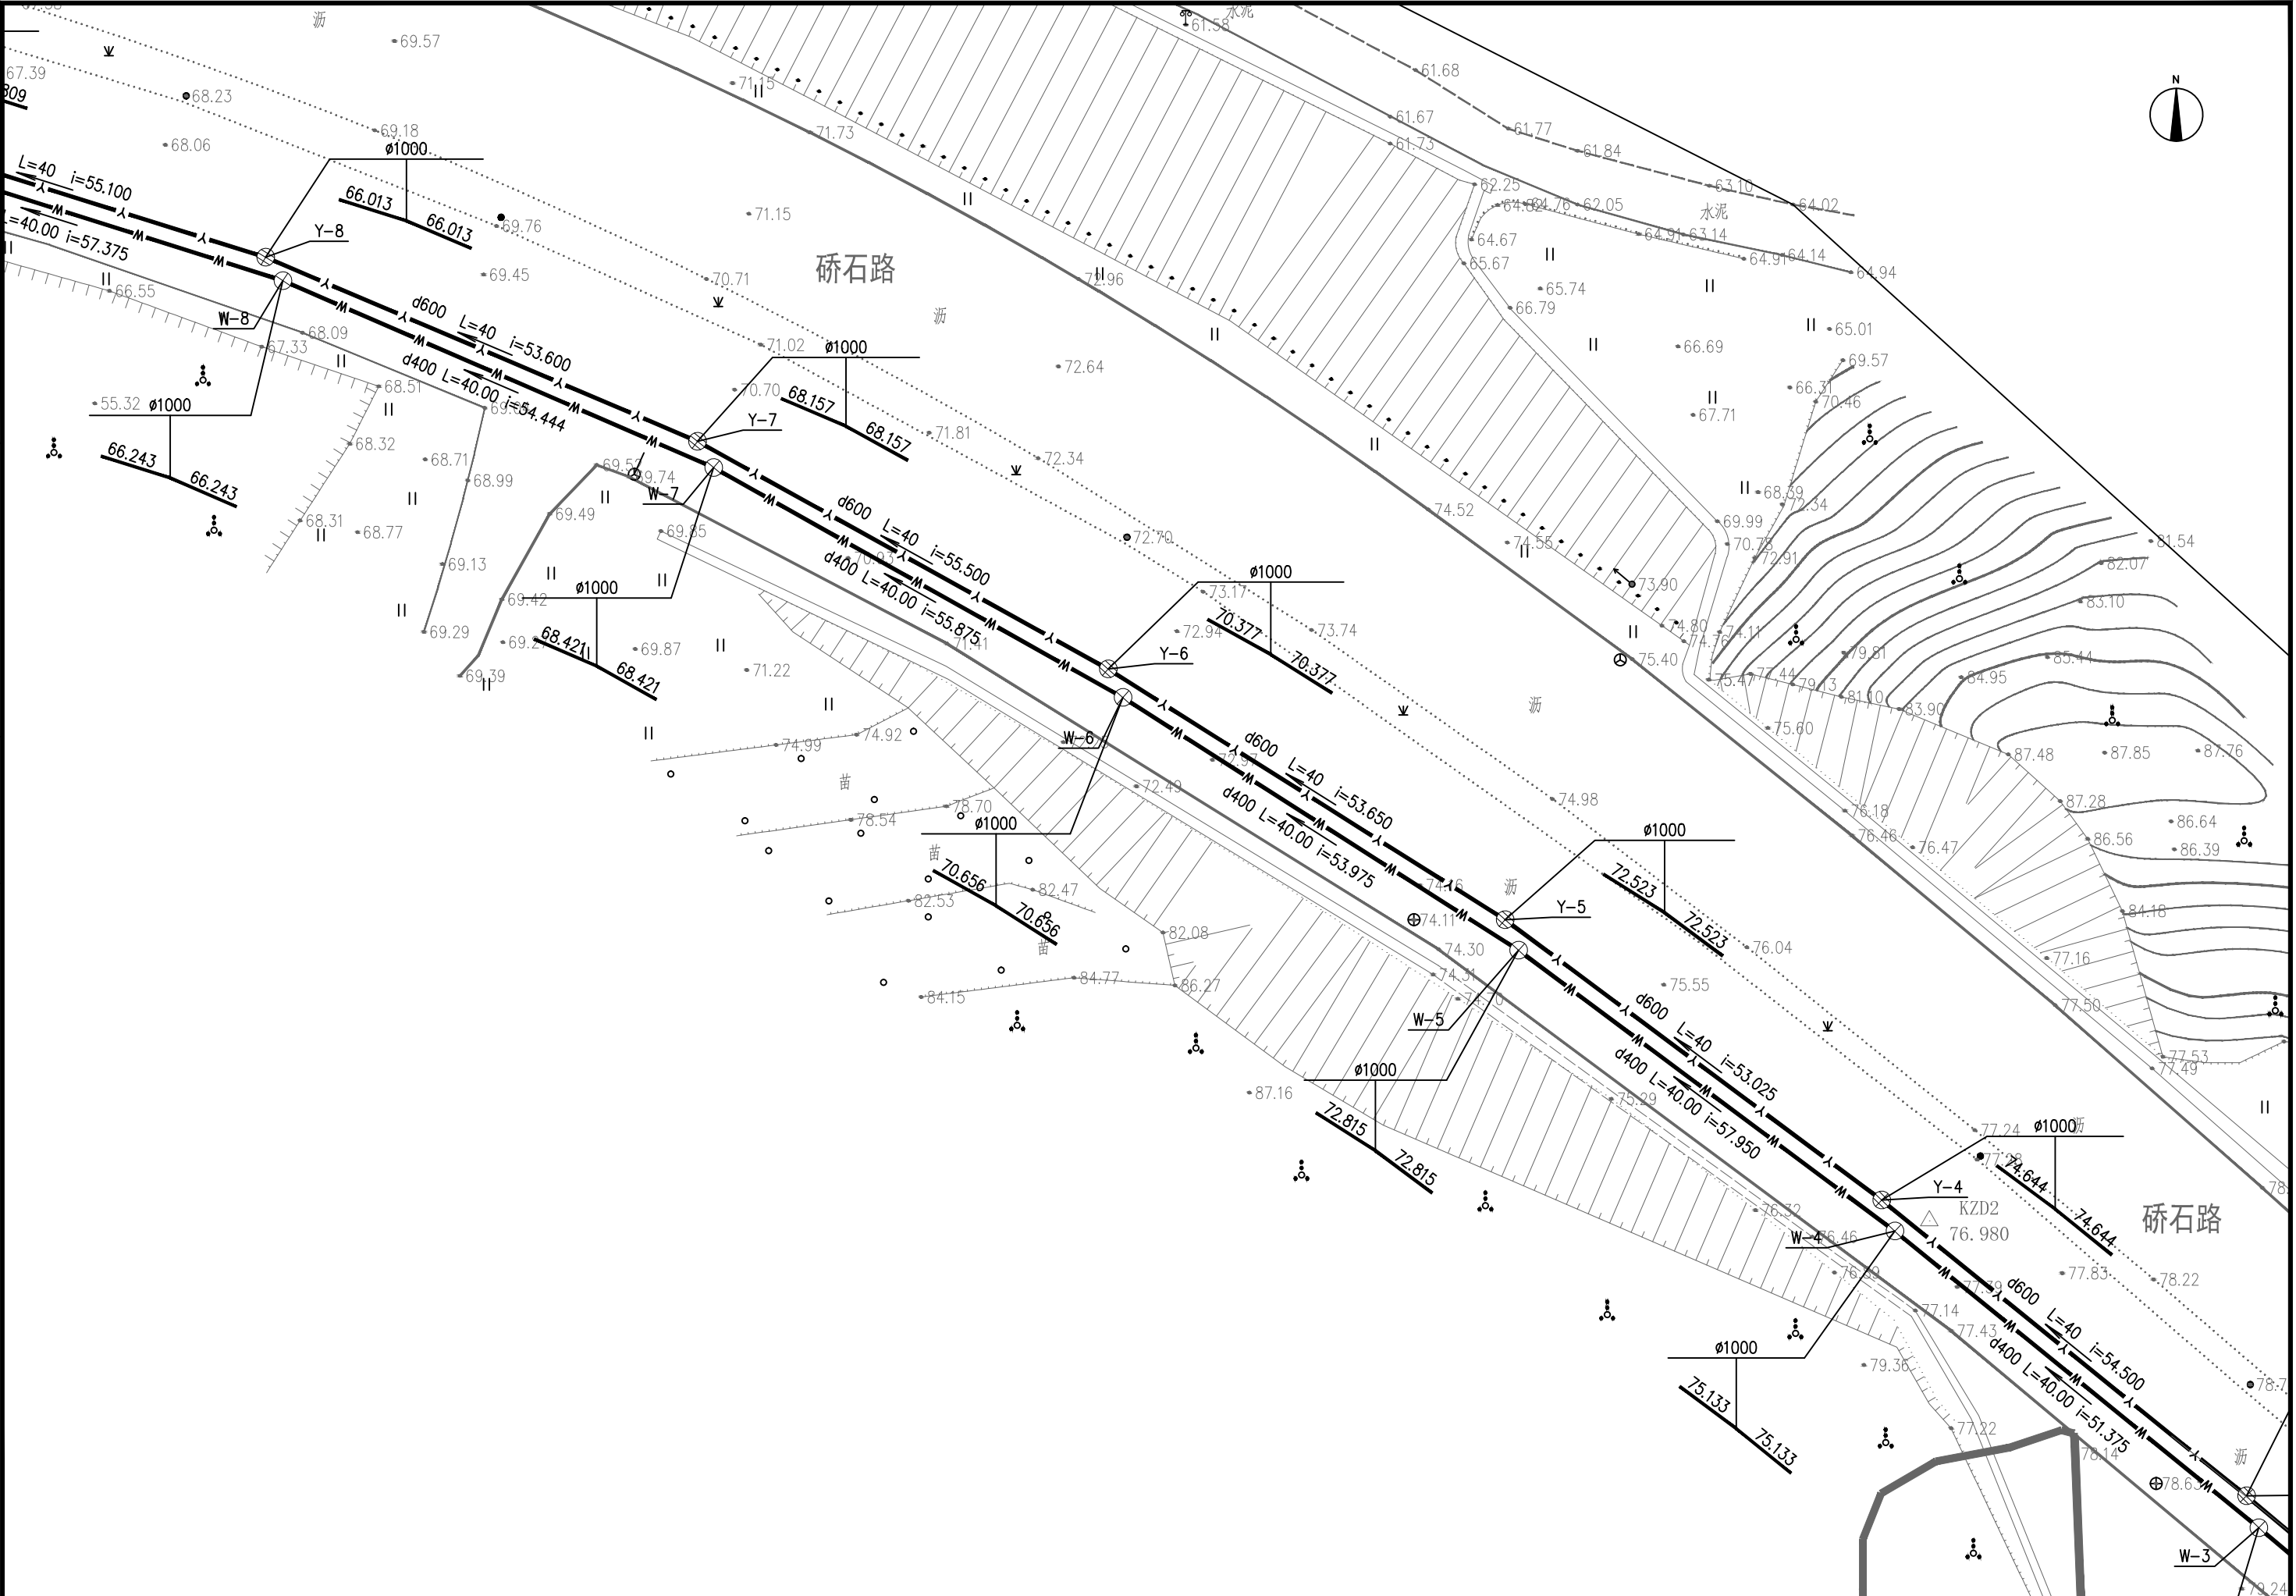

	湖南省金天石建筑设计有限公司		建设单位 CLIENT		岳阳市司法局		工程名称 PROJECT		岳阳市强制隔离戒毒所迁建项目市政相关配套设施项目		图名 DRAWING NAME		排水平面图 (二)		设计号 DESIGN NO.		JTS2025-1	
	HUNAN JINTIANSI ARCHITECTURE DESIGN CO., LTD. 建筑行业 甲级★证书号: A143005200 市政行业 乙级★证书号: A243005207		总经理 GENERAL MANAGER		项目负责人 CAPTAIN		设计 DESIGNED BY		校对 CHECKED BY		审核 EXAMINED BY		审定 APPROVED BY		图别 DRAWING TYPE		图号 DRAWING NO.	