


| 使用部位           | 使用材料    | 结构构造          |
|----------------|---------|---------------|
| 计算机教室、总控制室、弱电间 | H       | H-0.18        |
| 多媒体教室          | H       | H-0.05(不热采教室) |
| 卫生间、洗衣房        | H-0.015 | H-0.20        |
| 无障碍卫生间、前室      | H-0.010 | H-0.20        |
| 走廊、楼梯间         | H       | H-0.05        |
| 公用区域           | H       | H-0.05        |
| 其他教学用房、办公室     | H       | H-0.05        |
| 楼梯             | H       | H-0.05        |
| 电梯等其它区域        | H       | H-0.05        |

注：1.为建筑防火规范；2.为建筑防火规范；3.为建筑防火规范

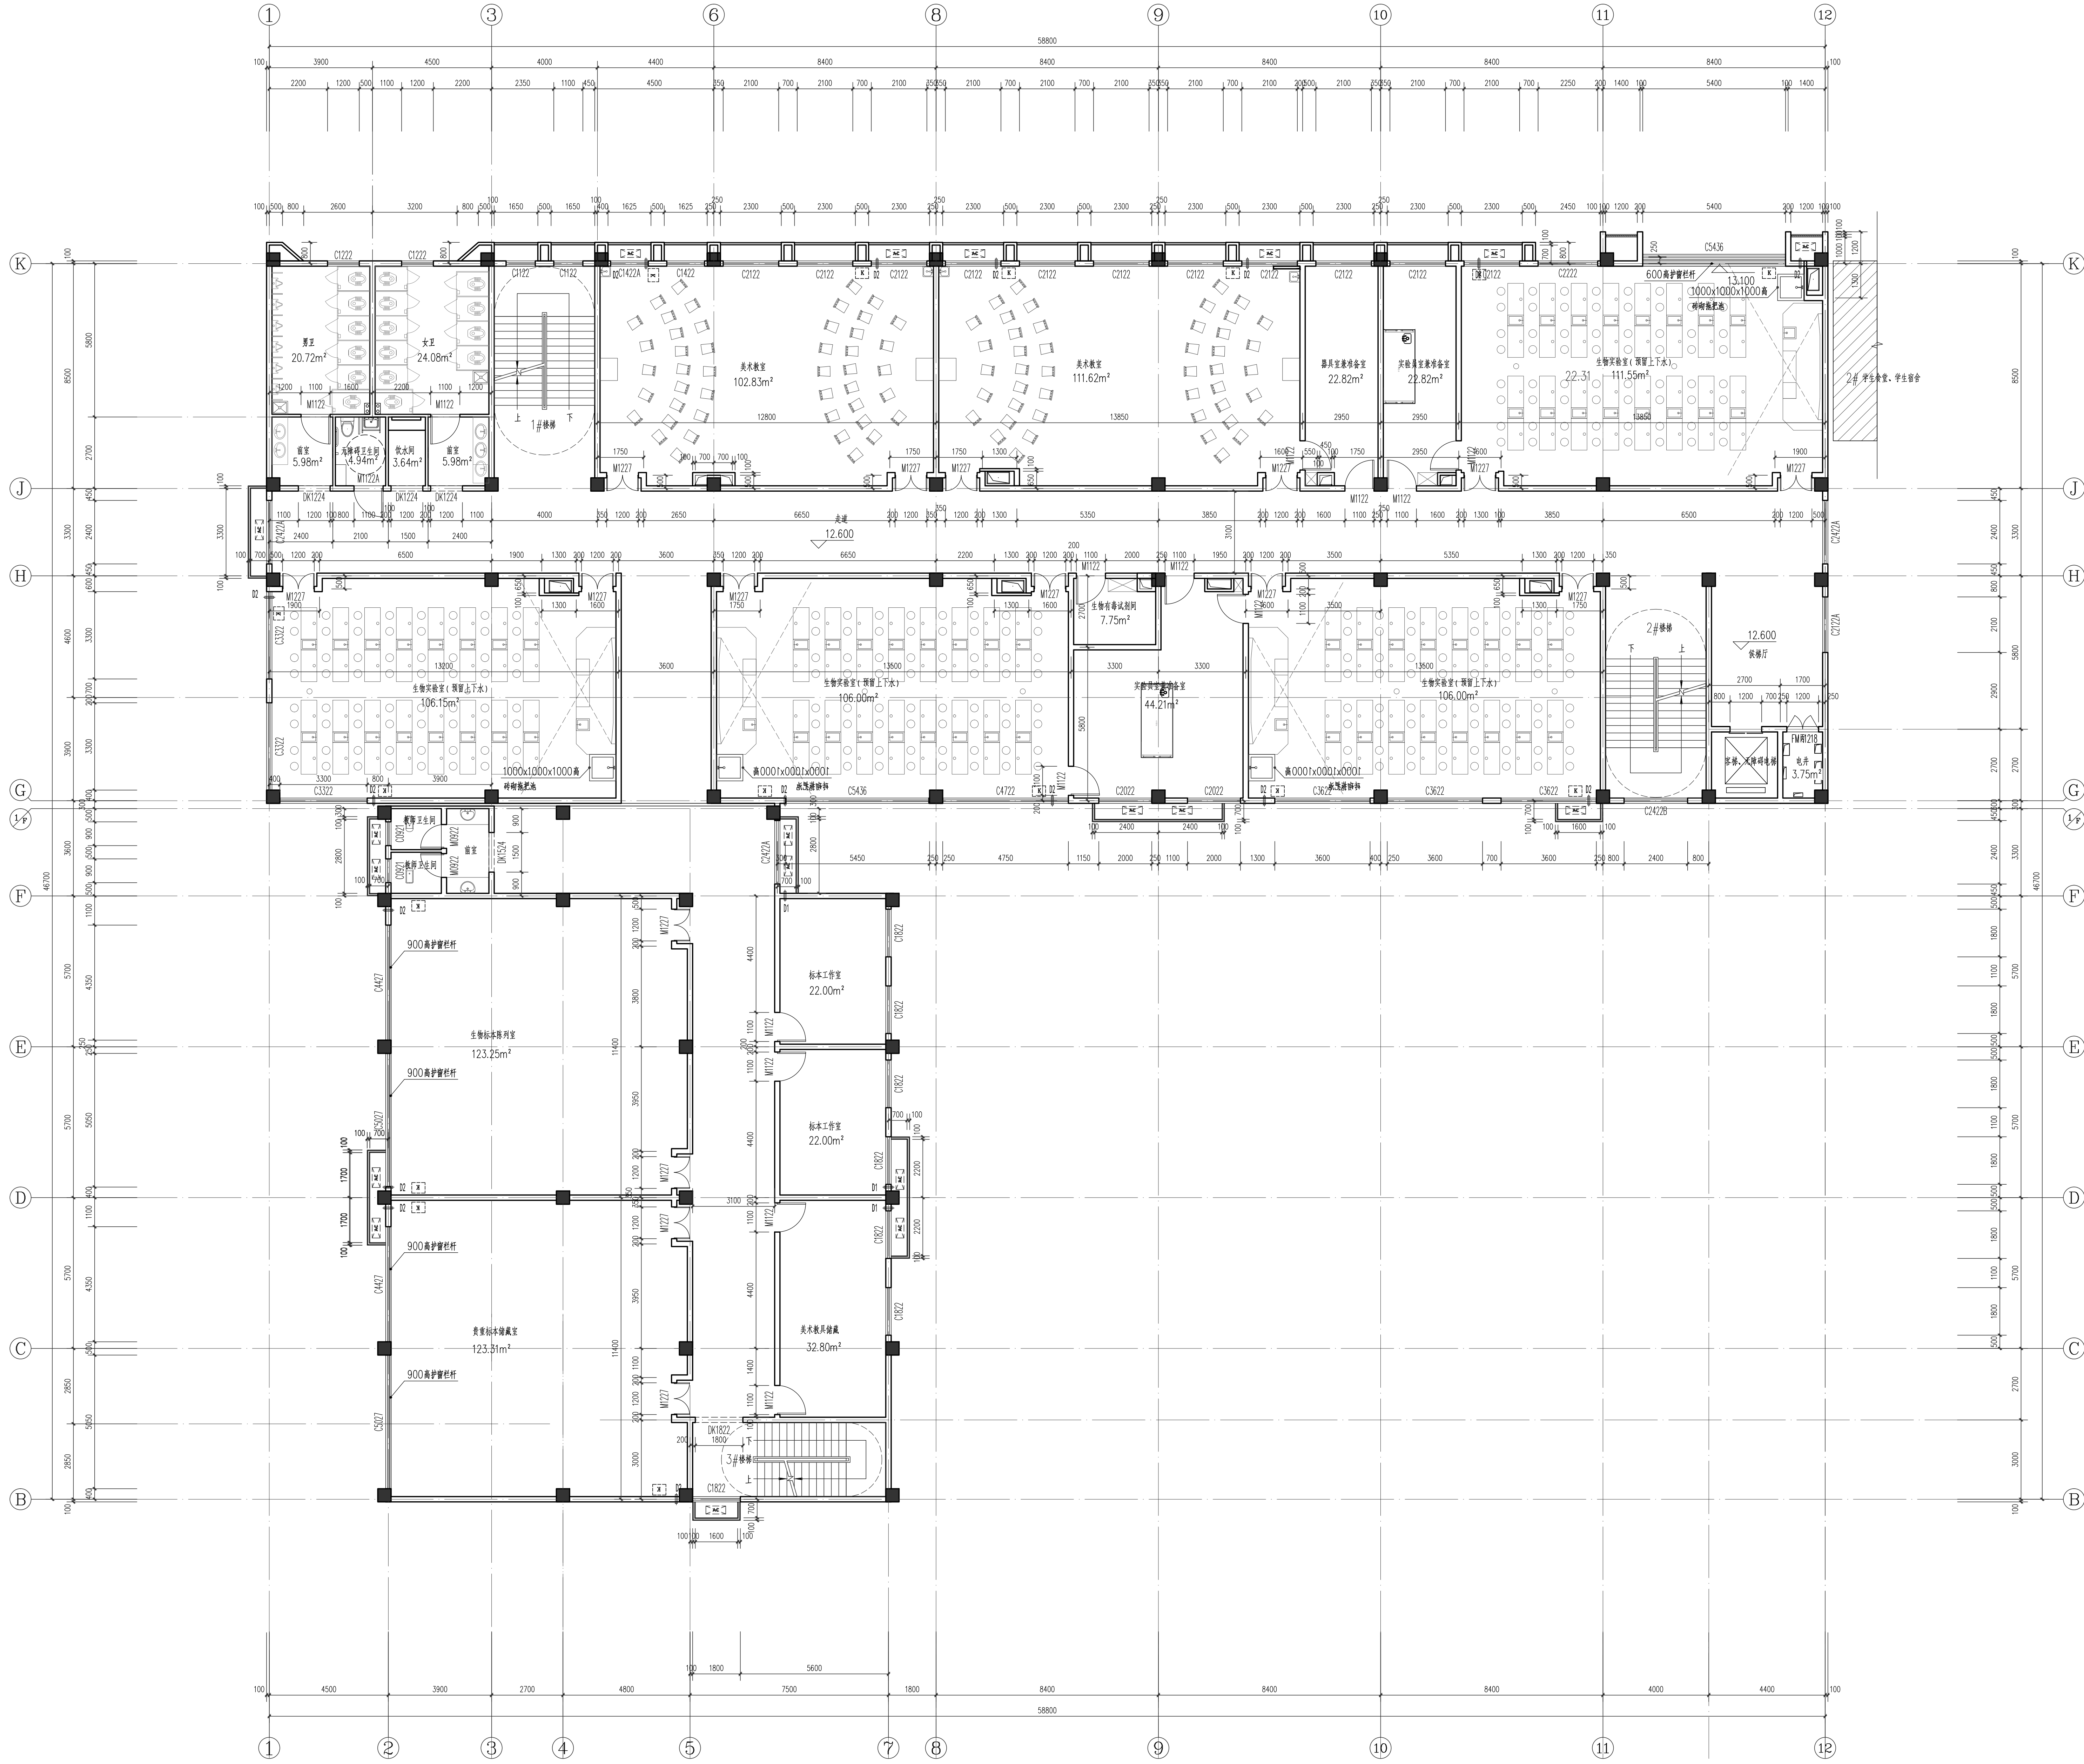

四层平面图 1:100

本层建筑面积：1700.91m²

图底须加盖出图印章，否则一律无效

本图在图纸上盖章尺寸为准，如与文字不符时，以文字为准。本工图须经设计单位审核，方可用于其他用途。

| 专业    | 姓名 | 日期 |
|-------|----|----|
| 建筑专业  |    |    |
| 结构专业  |    |    |
| 给排水专业 |    |    |
| 电气专业  |    |    |
| 暖通专业  |    |    |



岳阳市规划设计院有限公司  
建筑行业(建筑工程)乙级：A243019305

|       |    |    |
|-------|----|----|
| 项目负责人 | 夏洁 | 夏洁 |
| 审定人   | 吴勇 | 吴勇 |
| 审核人   | 夏洁 | 夏洁 |
| 专业负责人 | 陈照 | 陈照 |
| 校对    | 陈照 | 陈照 |
| 设计    | 柳刚 | 柳刚 |

建设单位

岳阳市教育事务中心

工程名称

岳阳市第十四中学实验楼附属工程

项目名称

2#实验楼

图名

四层平面图

图例

日期

2024.04

比例

详图

图号

SJ-03-2-04

版本

版本说明

版本

日期

审核

备注