



不得在图纸上量取尺寸施工。
如有任何不符事宜，请在施工前与设计部会商。
本工程图纸未经设计单位许可不得用于其他地方。


会 签		
建 筑专业		
结 构专业		
给排水专业		
电 气专业		
暖通专业		

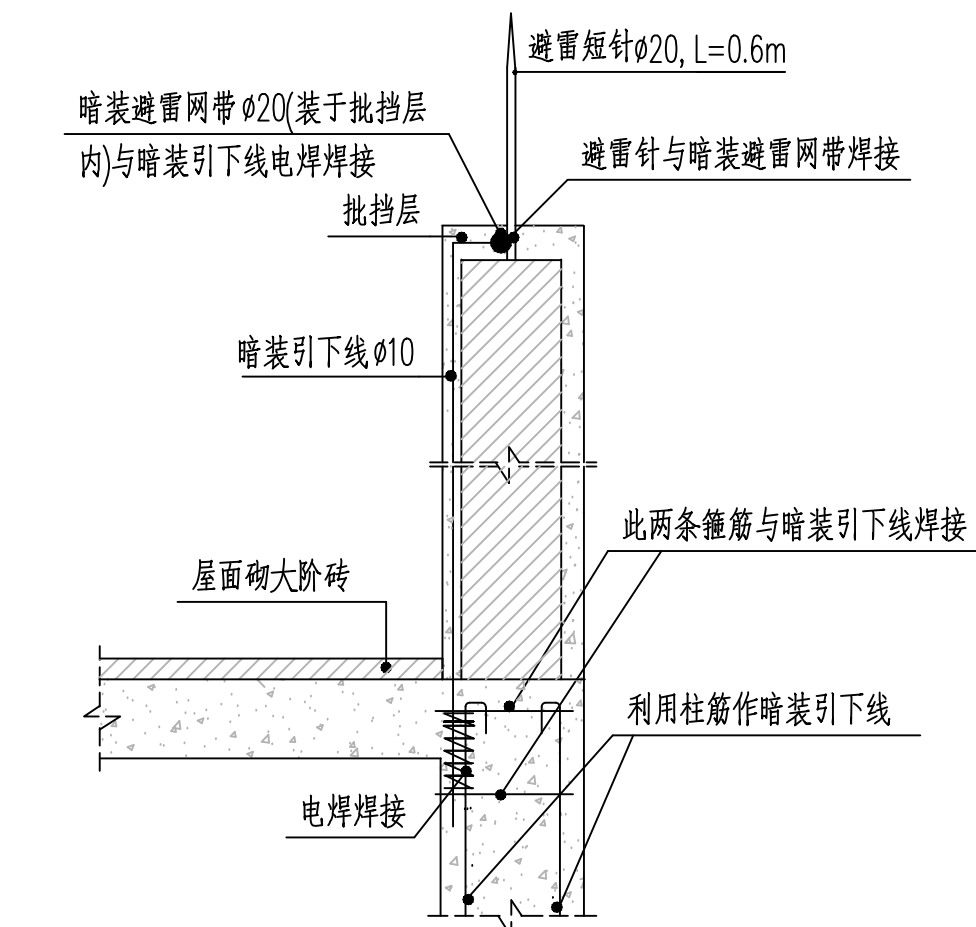


① 女儿墙暗装避雷带

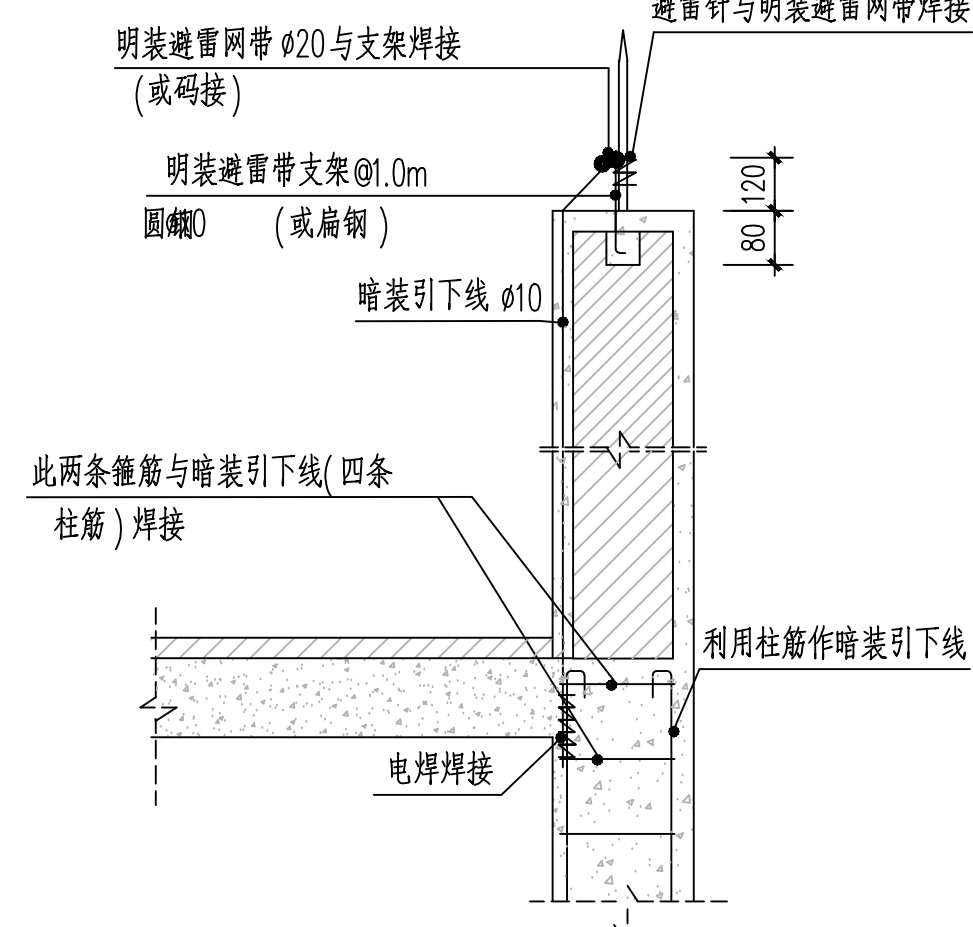


⑤ 女儿墙明装避雷带

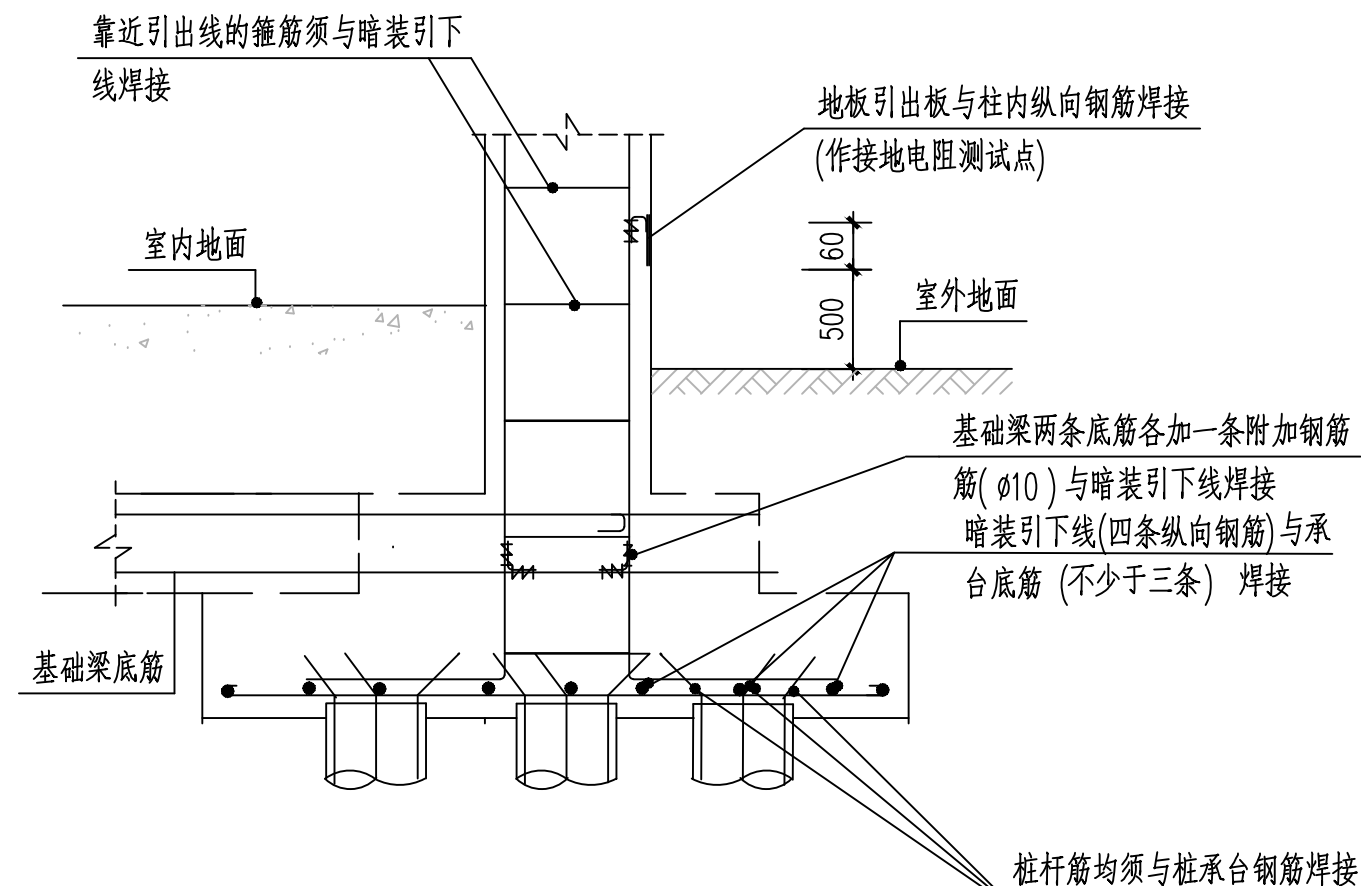


1-1 剖面

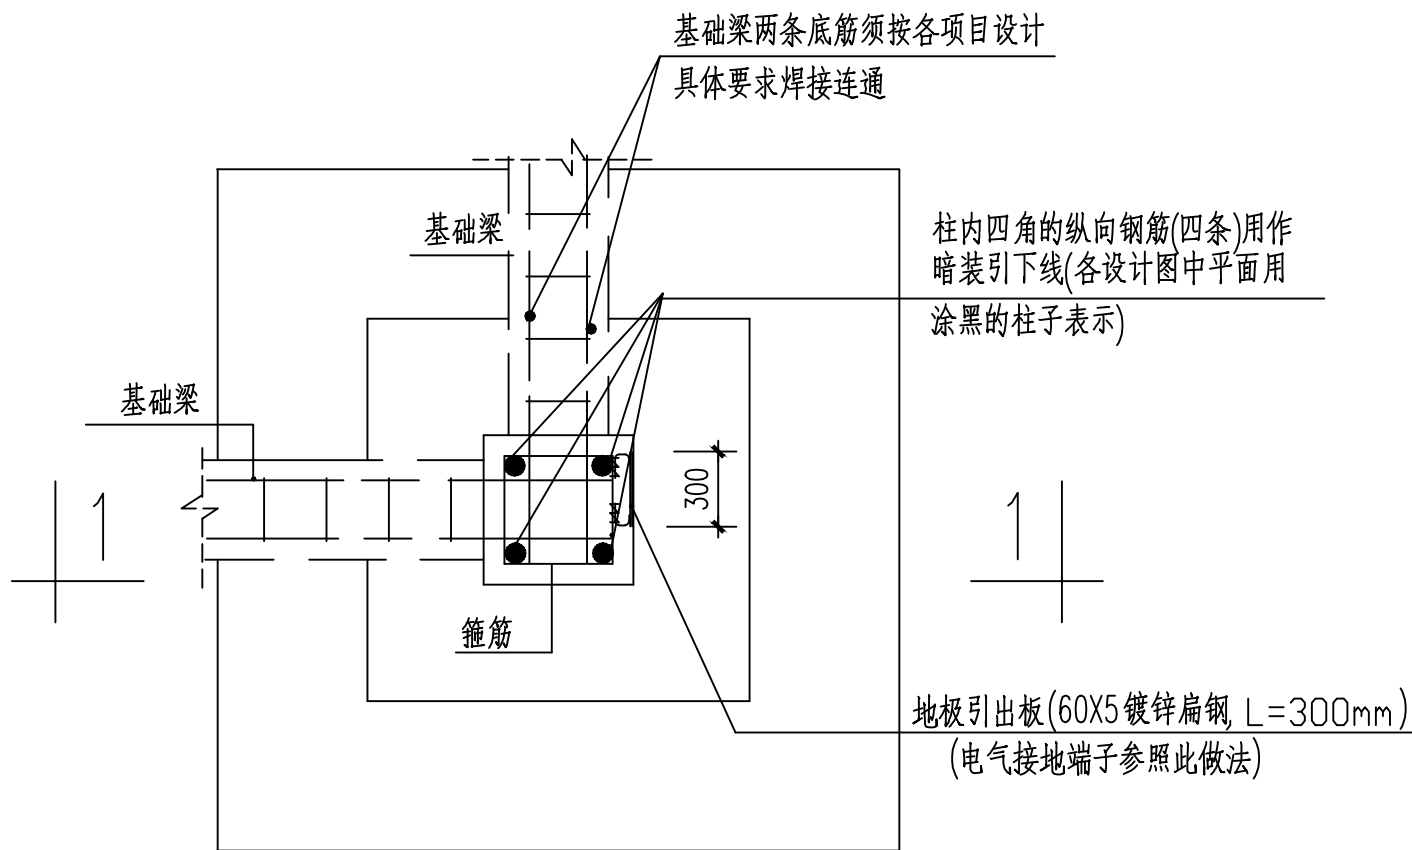


电气接地点及电阻测量点引出方式

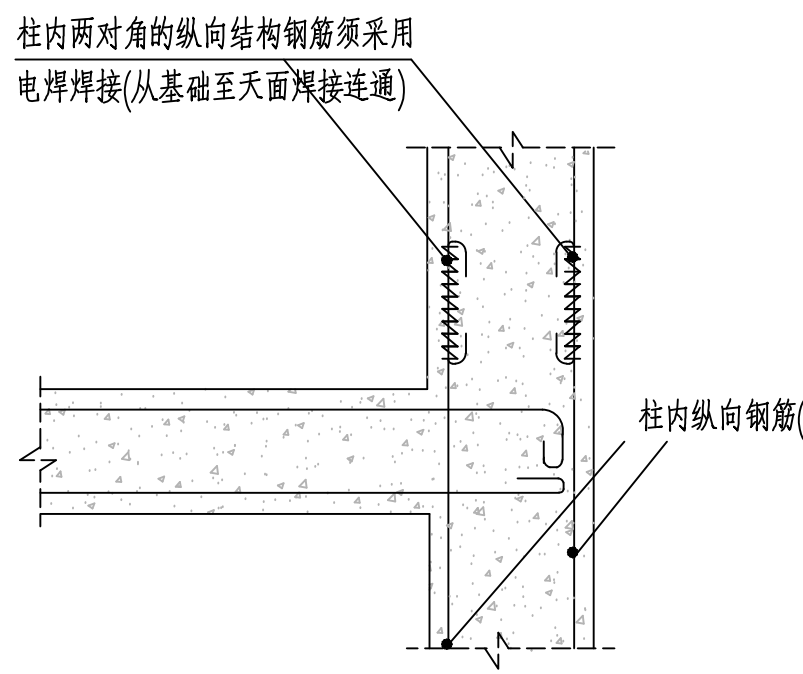


② 利用柱内钢筋作暗装引下线

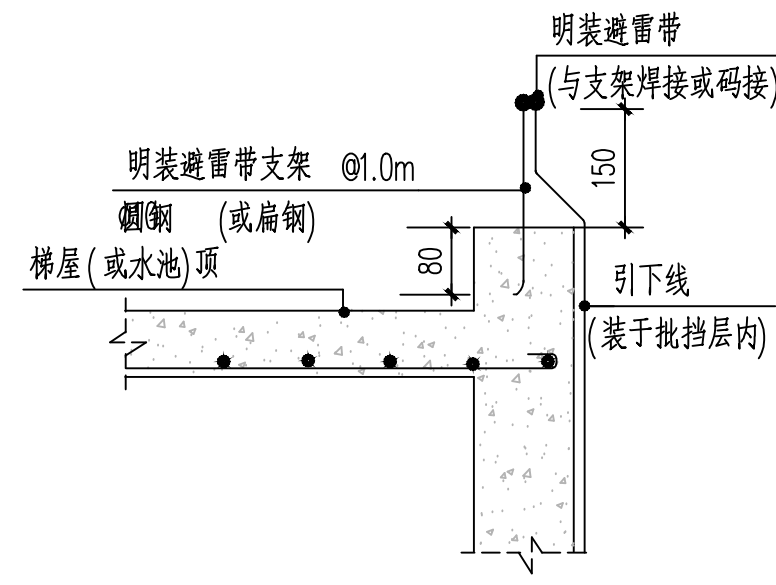


⑥ 梯屋(或水池)顶明装避雷网带

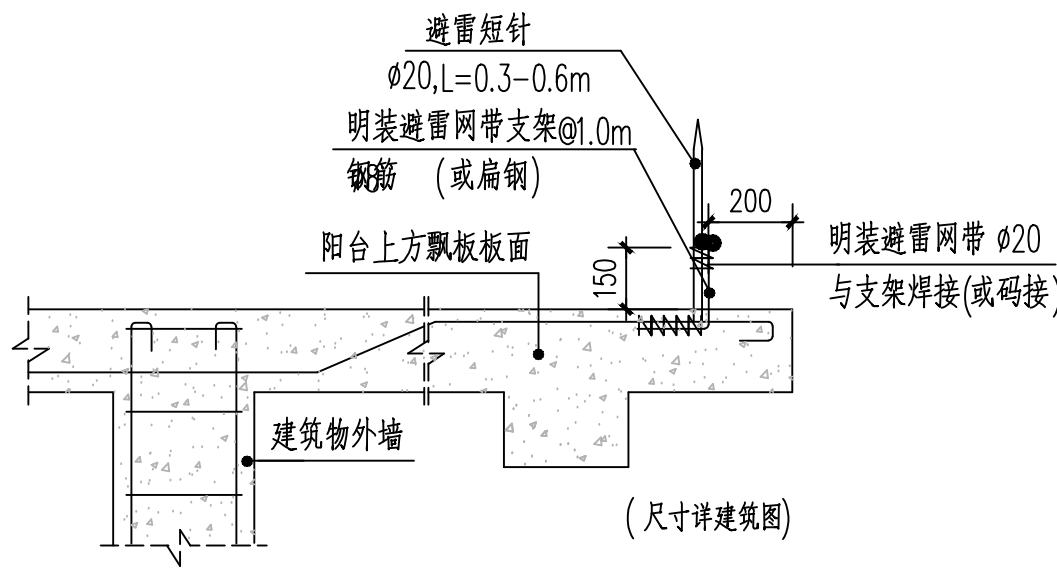


③ 屋面明装避雷网带

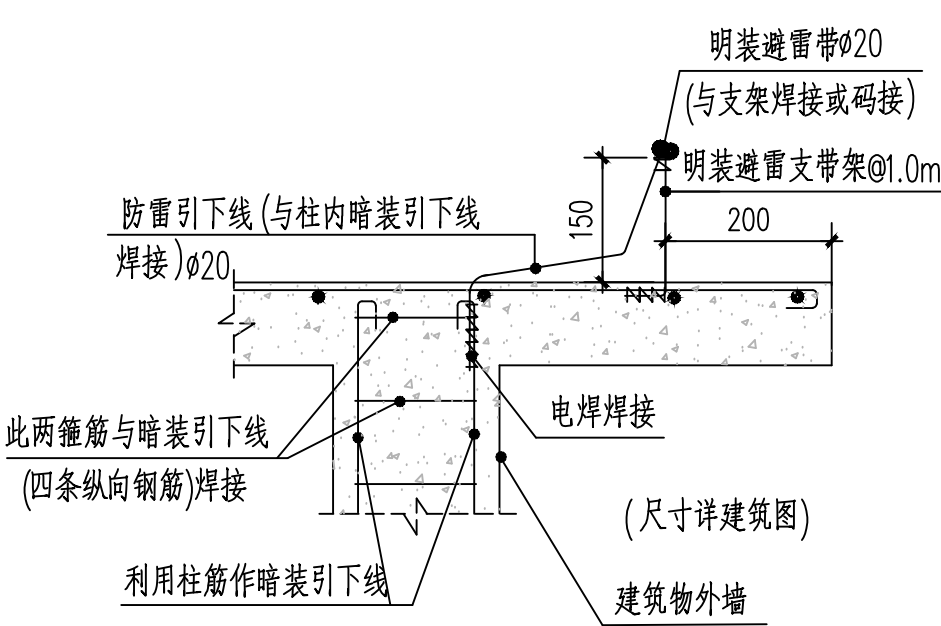


⑦ 屋面明装避雷网带

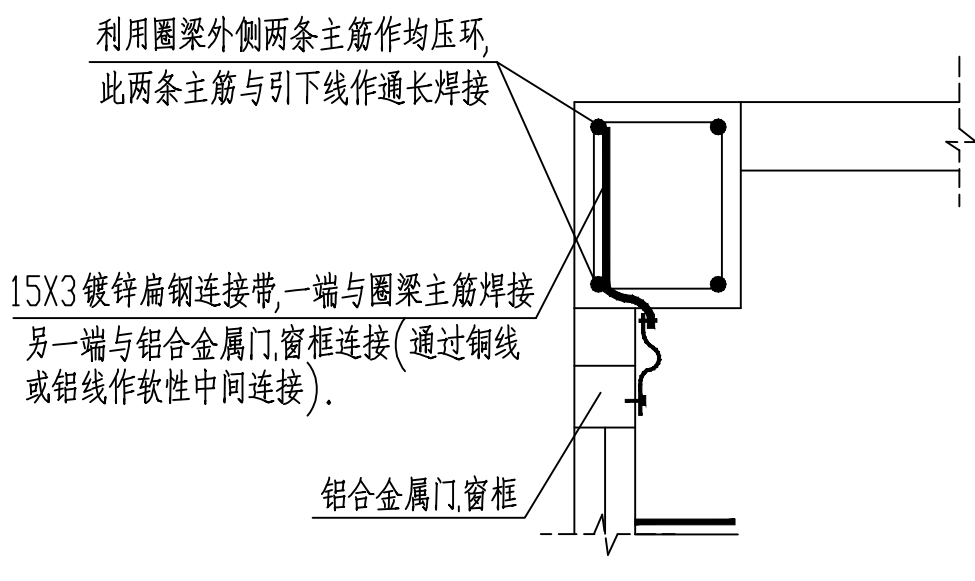


⑧ 防侧击雷均压环及侧窗接地做法大样图

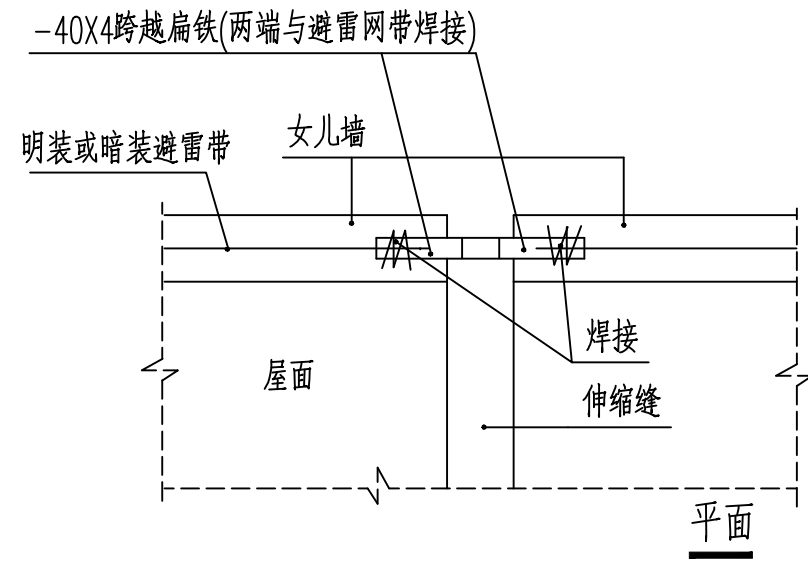


⑨ 屋面伸缩缝避雷网带处理

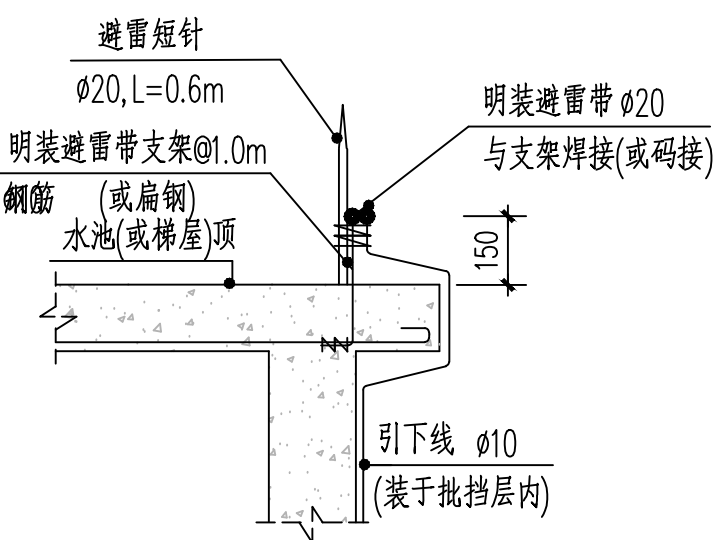

④ 水池(或梯屋)顶明装避雷带

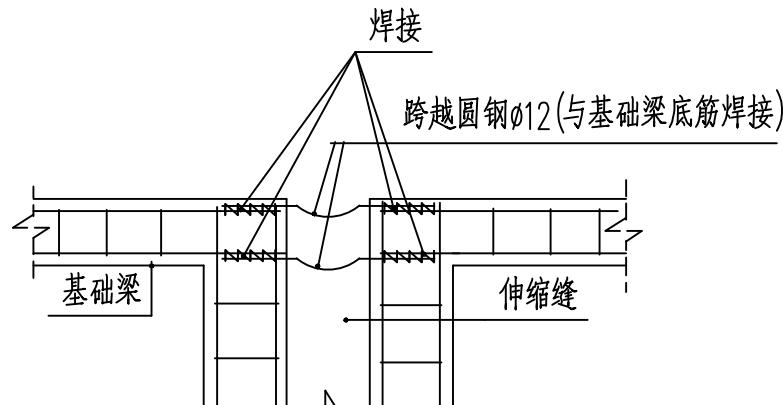

⑩ 基础伸缩缝接地体处理

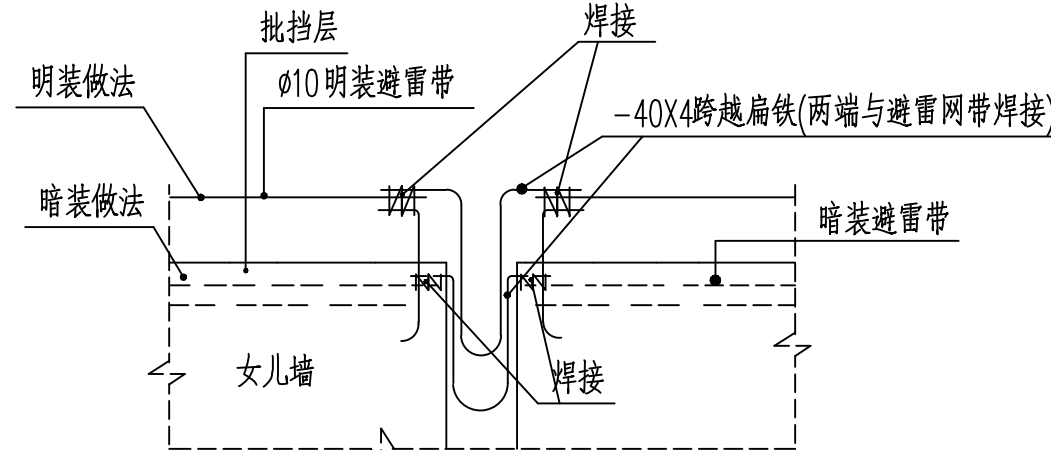

立面

防雷接地大样图



岳阳市规划勘测设计院有限公司
建筑行业(建筑工程)乙级: A243019305

项目负责人	夏洁	王洁
审定人	吴明	吴明
审核人	刘林丽	刘林丽
专业负责人	刘林丽	刘林丽
校对人	秦军	秦军
设计人	赵胤峰	赵胤峰

档案号: 202604

建设单位:
岳阳市教育事务中心

工程名称:
岳阳市第十四中学实验楼拆除重建项目

子项名称:

强配电网

图名:

电气设计说明7

图别:

施工图

日期:

2026.04

比例:

见图

图号:

DS7

版本号:

版本说明

版本	日期	审核	备注