



不得在图纸上量取尺寸施工。
如有任何不详尽事宜, 请在施工前与设计部会商。
本工程图纸未经设计单位许可不得用于其他地方。


会 签		
建 筑专业		
结 构专业		
给排水专业		
电 气专业		
暖通专业		

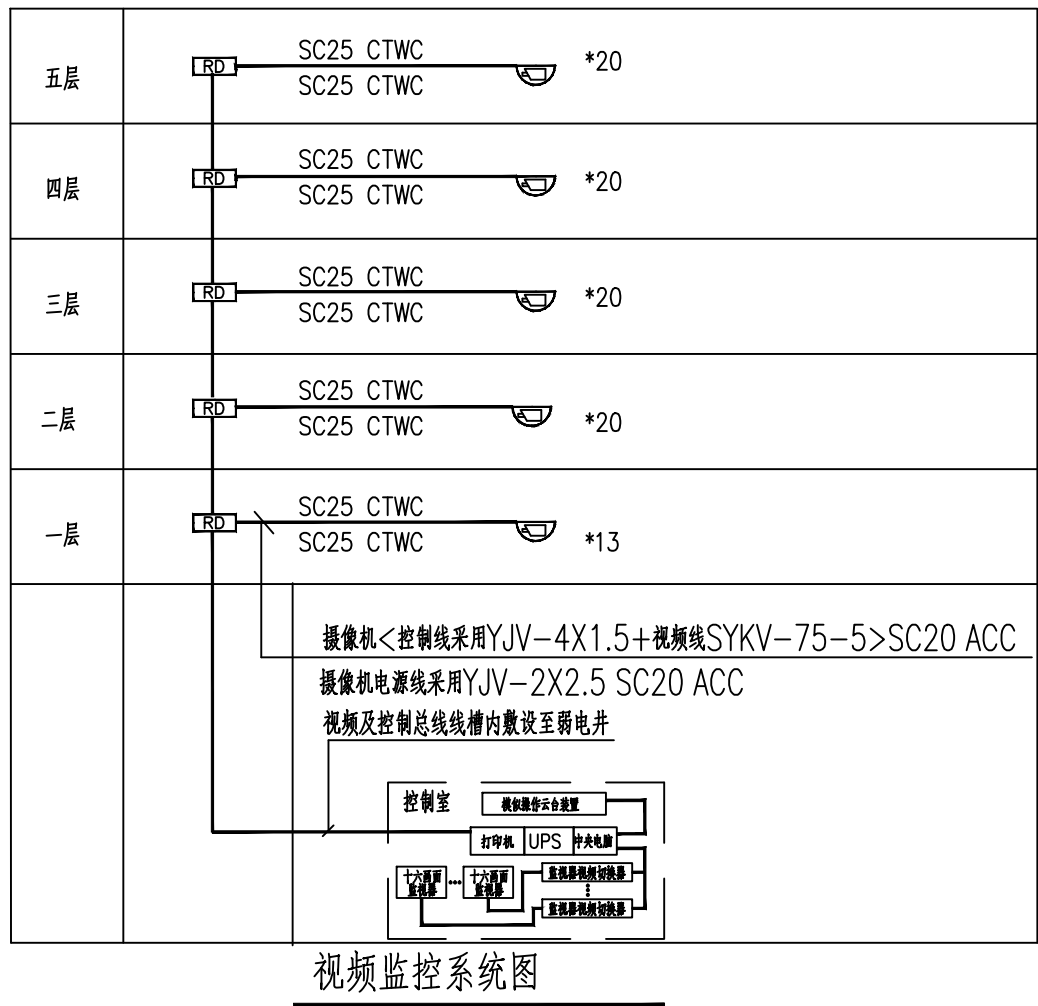

- 说明: 1) 本工程视频监控系統仅为预留预埋, 由甲方委托专业公司进行二次深化设计, 但以下要求。
2) 视频监控系统中使用的设备必须符合国家法律法规和现行强制性标准的要求, 并经法定机构检验或认证合格。
3) 矩阵切换和数字视频网络虚拟切换/切换模式的系统应具有系统信息存储功能, 在供电中断或关机后, 对所有编程信息和时间信息均应保持。
4) 监视图像信息和声音信息应具有原始完整性。
5) 系统记录的图像信息应包含图像编号/地址、记录时的时间和日期。
6) 每路存储的图像分辨率必须不低于352×288, 每路存储的时间必须不少于7×24h。
7) 监控(分)中心的显示设备的分辨率必须不低于系统对采集规定的分辨率。
8) 视频图像信息存储的时间不应少于90d

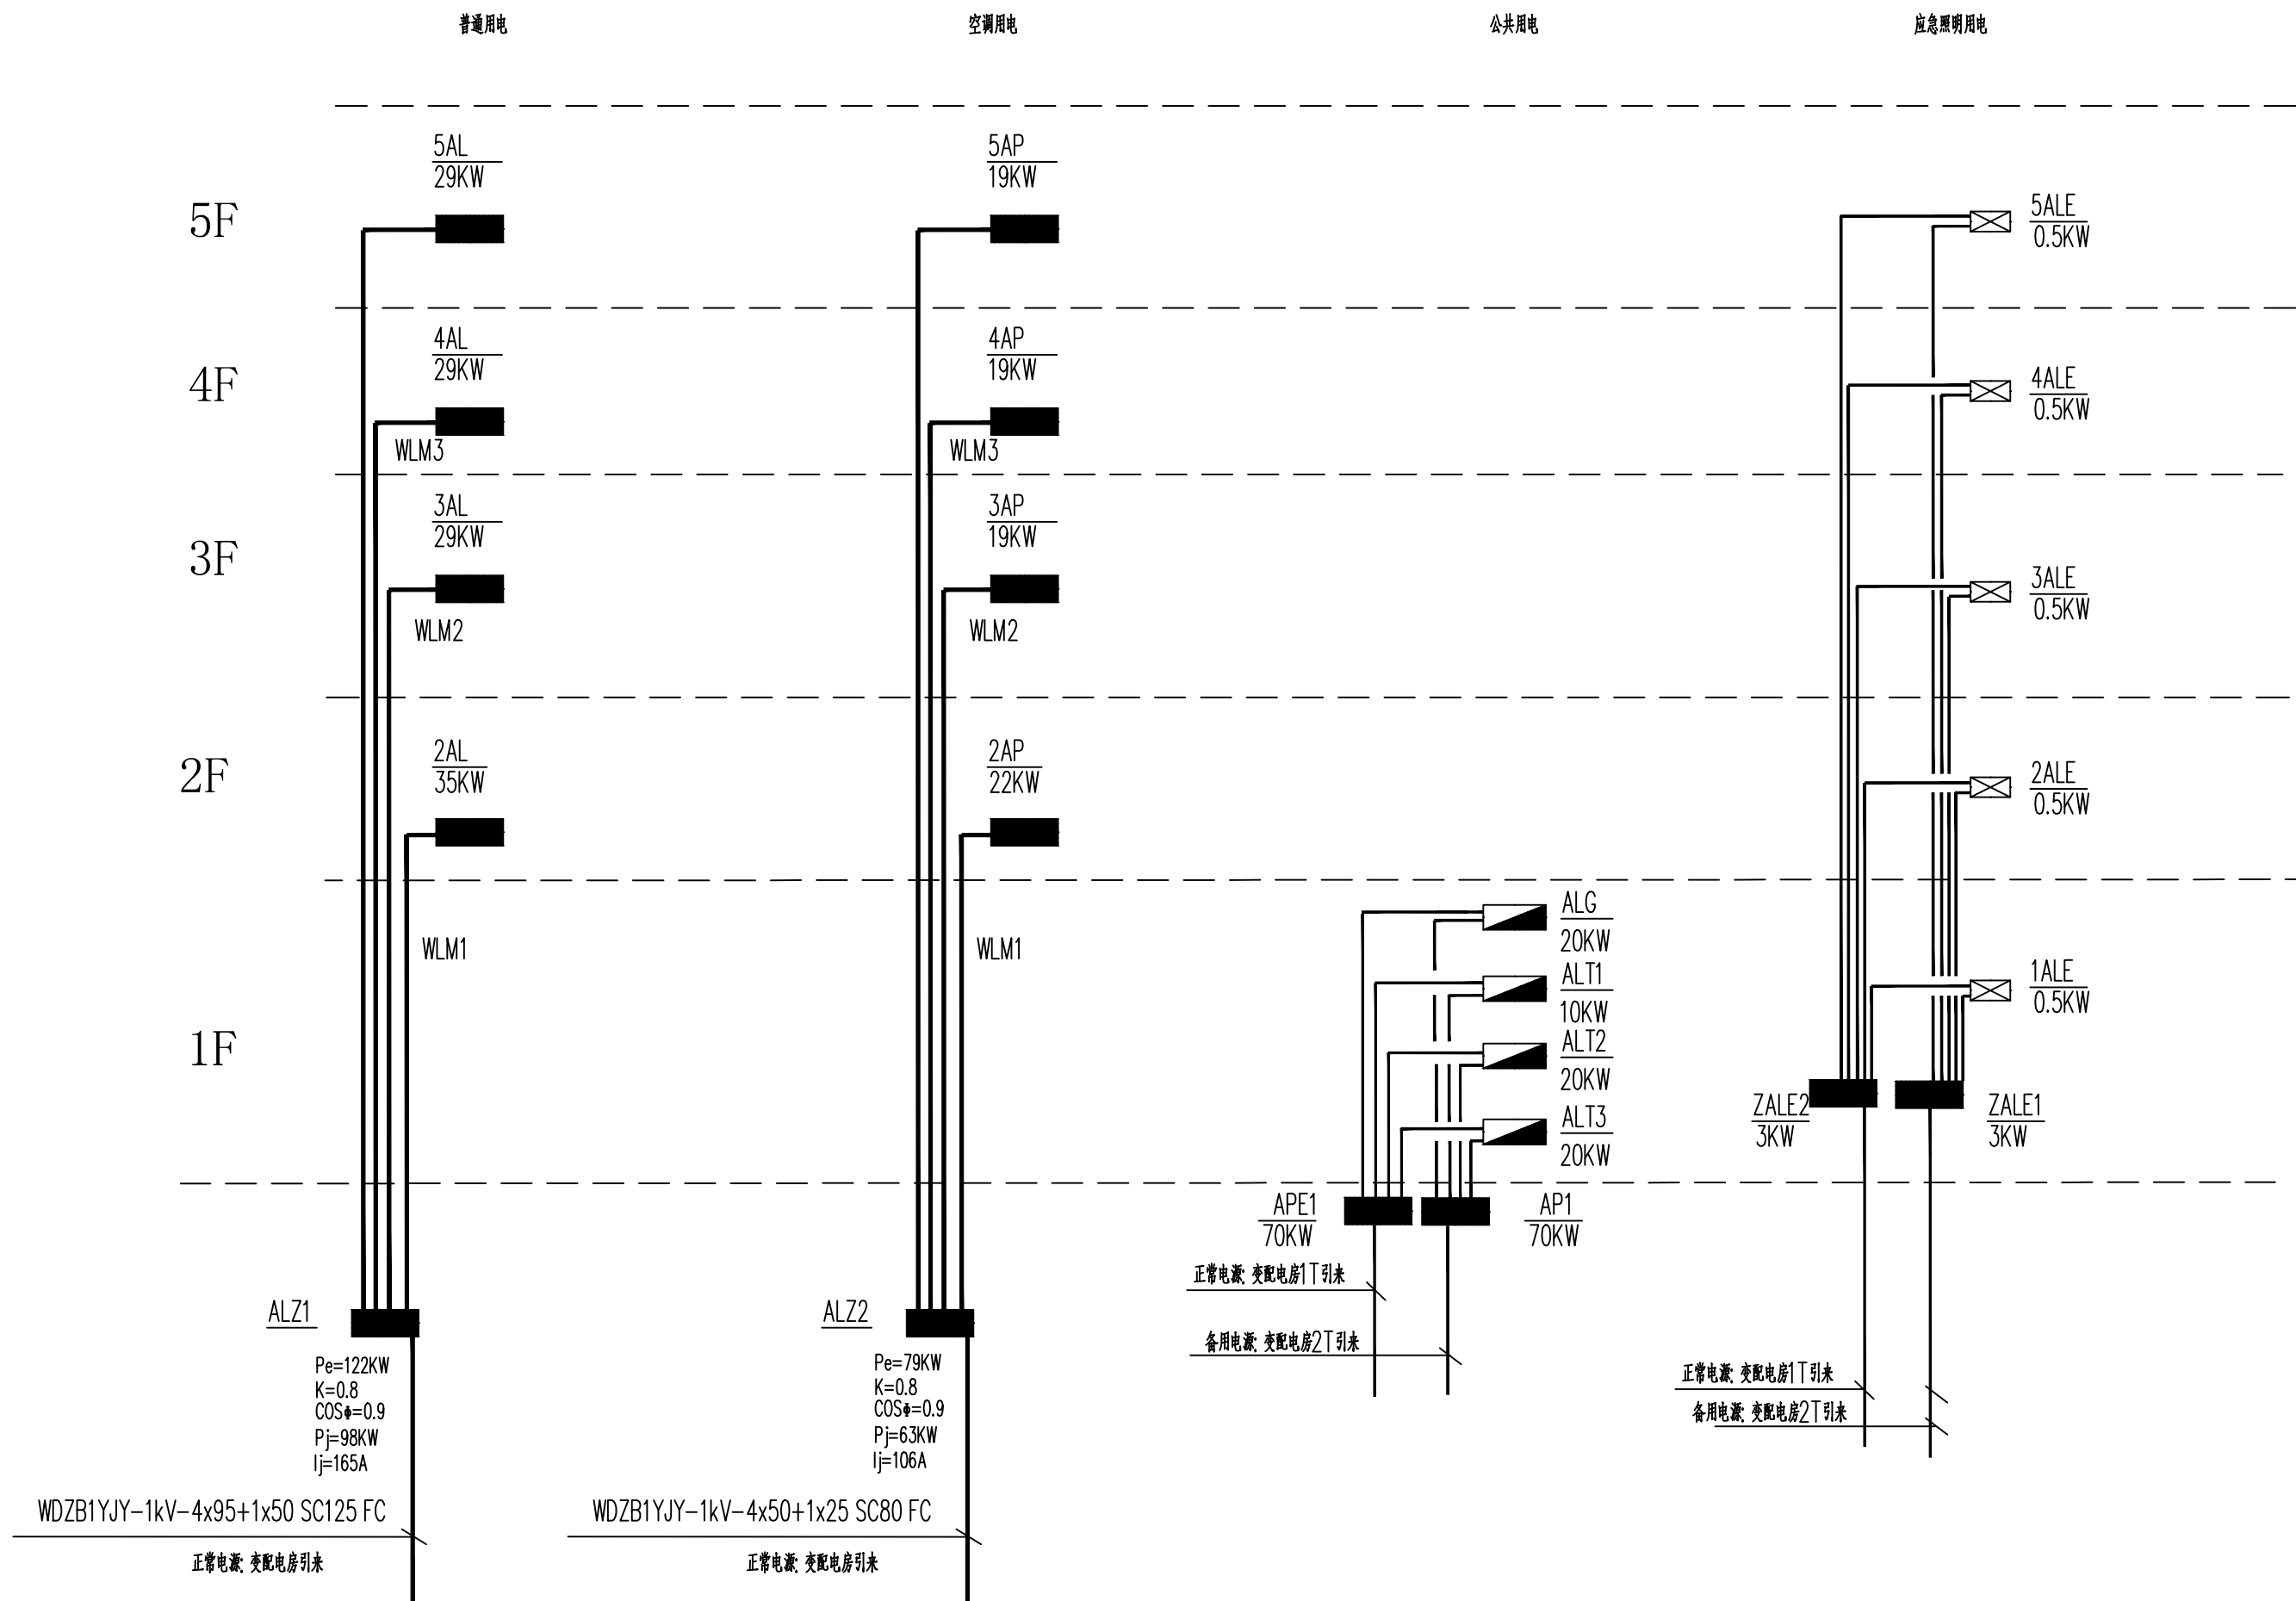

强电干线图

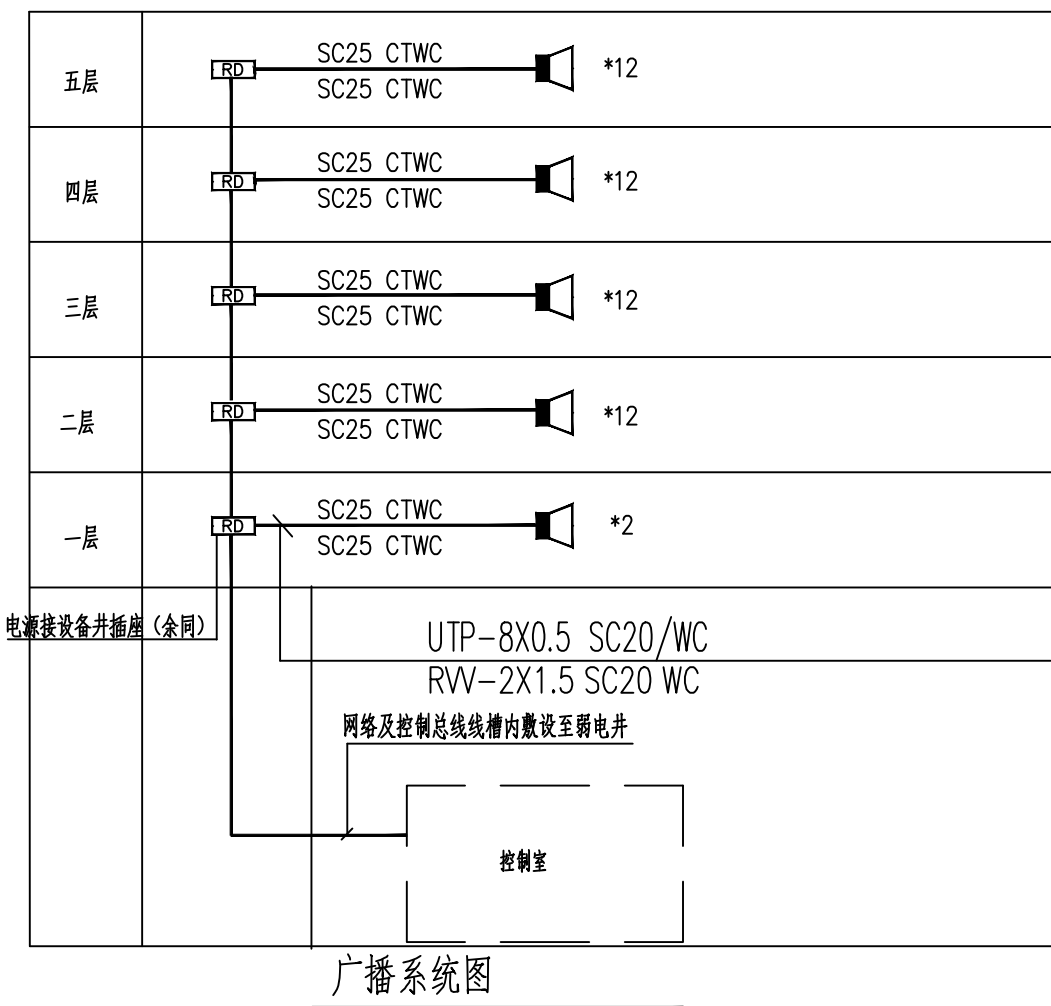

说明: 1) 本工程广播系统仅为预留预埋, 由甲方委托专业公司进行二次深化设计。

层号		楼层配线	层配电箱	电管道井
5	ADS 8x	4芯槽形光纤 无线网络AP 2x (AP) 2xUTP-8X0.5 SC20/WC	层配电箱	
4	ADS 8x	4芯槽形光纤 无线网络AP 2x (AP) 2xUTP-8X0.5 SC20/WC	层配电箱	
3	ADS 8x	4芯槽形光纤 无线网络AP 2x (AP) 2xUTP-8X0.5 SC20/WC	层配电箱	
2	ADS 8x	4芯槽形光纤 无线网络AP 2x (AP) 2xUTP-8X0.5 SC20/WC	层配电箱	
1	ADS 2x	4芯槽形光纤 无线网络AP 2x (AP) 2xUTP-8X0.5 SC20/WC	层配电箱	

24芯光缆


光纤入户

5*24芯SC50

总设备间引入

光纤入户配线系统图

注: 本工程弱电系统仅为示意, 由业主委托专业公司后期进行二次深化设计

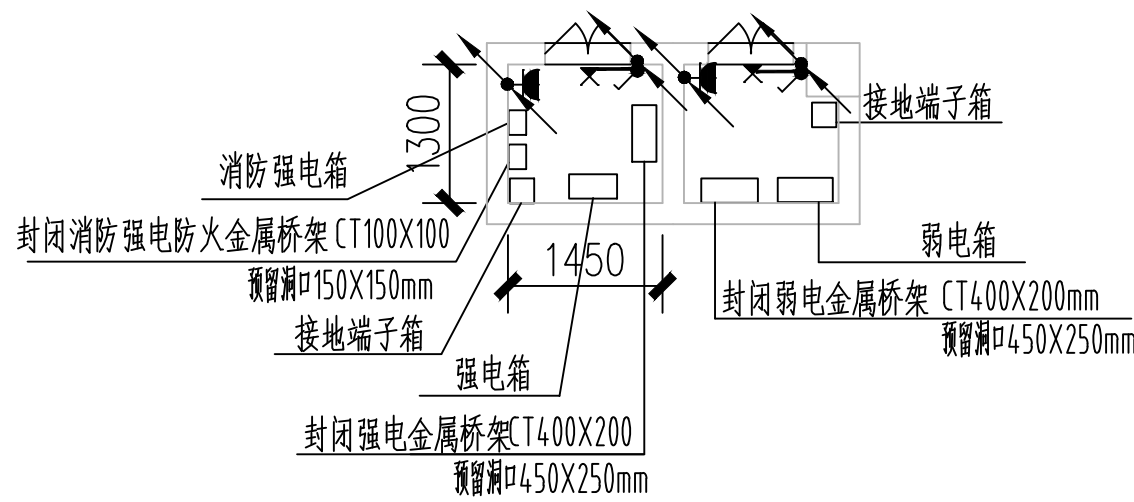

岳阳市规划勘测设计院有限公司
建筑行业(建筑工程)乙级: A243019305

项目负责人	夏洁	夏洁
审定人	吴勇	吴勇
审核人	刘林丽	刘林丽
专业负责人	刘林丽	刘林丽
设计人	秦军	秦军
	赵胤峰	赵胤峰

档案号: 202604

建设单位:
岳阳市教育事务中心

工程名称:
岳阳市第十四中学实验楼拆除重建项目

子项名称:
4#教学楼

图名:
系统图1

图别: 施工图

日期: 2026.04

比例: 见图

图号: DS9

版本号:

版本说明

版本	日期	审核	备注