


不得在图纸上量取尺寸施工。

本工程图纸未经设计单位许可不得用于其他地方。

△ 答

建 筑专业		
结 构专业		
给排水专业		
电 气专业		
暖通专业		

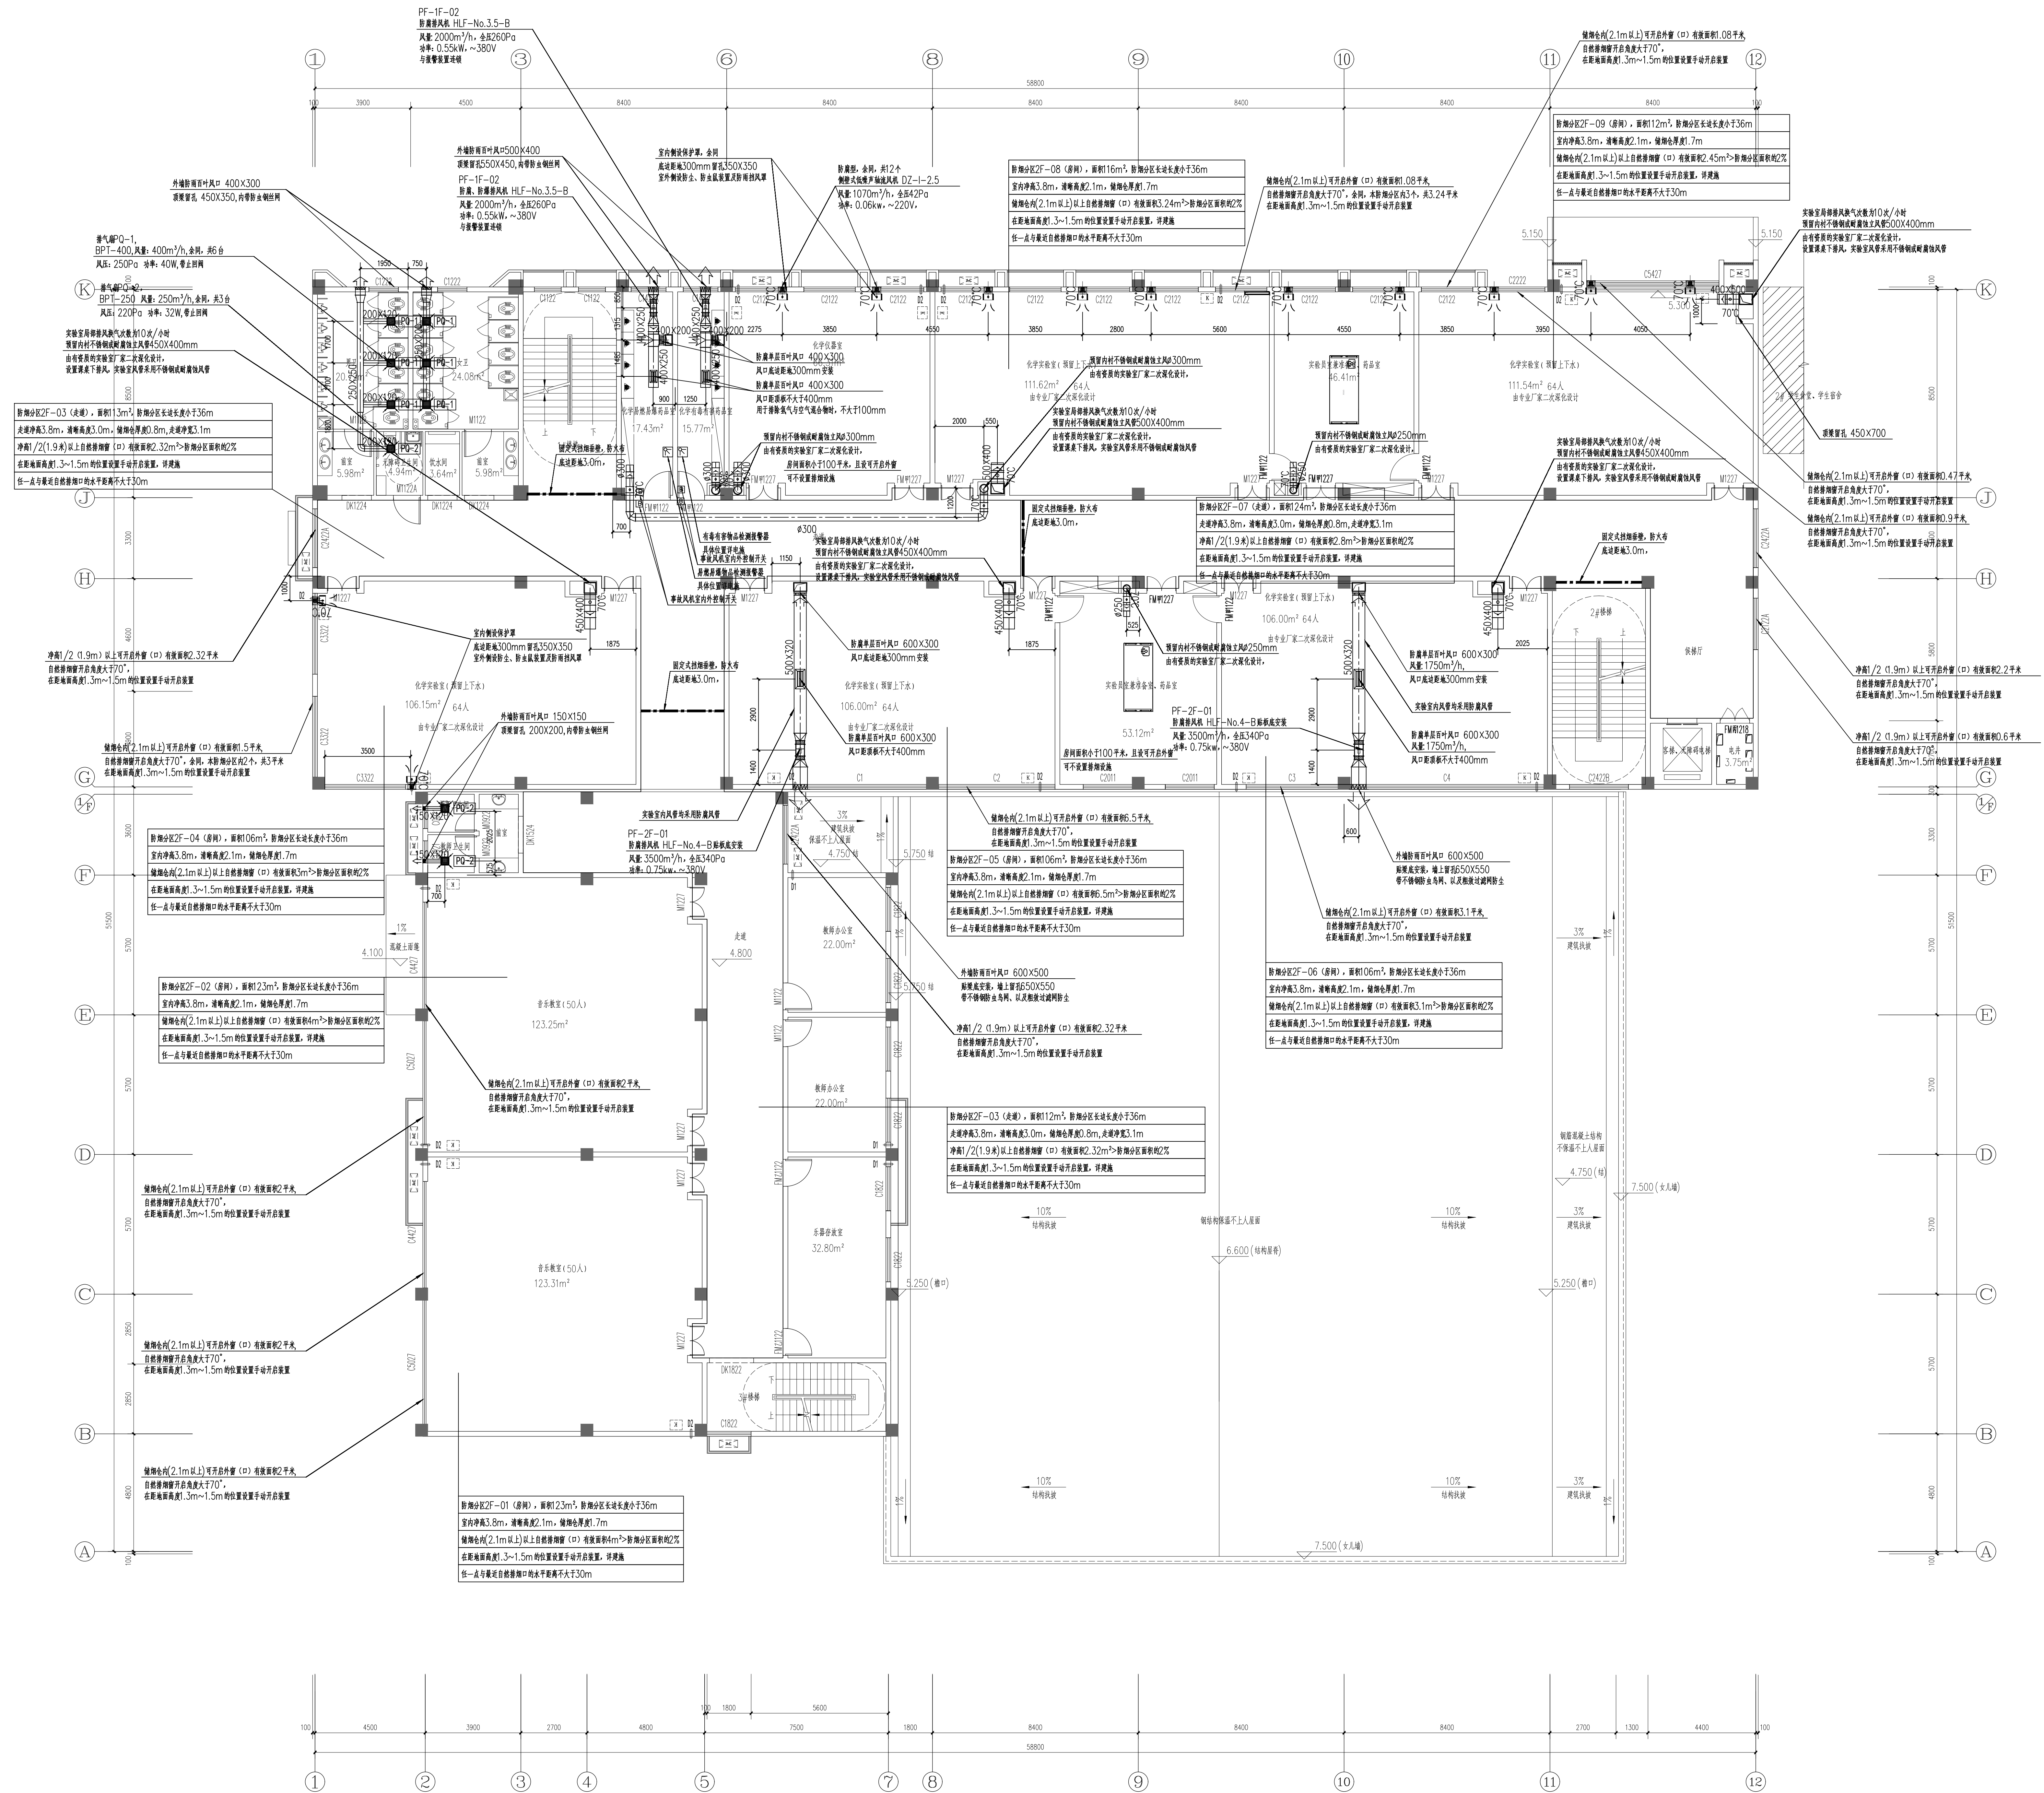

二层通风、防排烟平面图 1:100

岳阳市规划勘测设计院有限公司
建筑行业(建筑工程)乙级: A243019

项目	内容	备注
----	----	----

项目负责人	夏洁	夏洁
席席人	王	王

中 大 人	吳 勇	叶
宣 林 人	呂 强	叶

中 介 人	吴 勇	叶
专业负责人		胡

主 持 人	刘 娜	制 订
控 制 人	刘 娜	制 订

设计人	刘 杰	刘杰
-----	-----	----

档案号:建设单位岳阳市教育事务中心工程名称岳阳市第十四中学实验楼拆除重建项目

子项名称	数量	单价	合价	备注
1. 材料费				
1.1 水泥	1000	150	150000	
1.2 砂	2000	80	160000	
1.3 石子	1500	120	180000	
1.4 钢筋	500	200	100000	
1.5 其他材料	100	50	5000	
2. 人工费				
2.1 普工	1000	100	100000	
2.2 技工	500	150	75000	
3. 机械费				
3.1 挖掘机	100	1000	100000	
3.2 装载机	50	800	40000	
3.3 自卸车	100	600	60000	
3.4 其他机械	100	400	40000	
4. 管理费				
4.1 企业管理费				
4.2 规费				
4.3 税金				
5. 利润				
6. 合计				

3#实验楼图 名

二层通风、防排烟平面图

Figure 1	Figure 2
----------	----------

日期 2026.04

图 号	图 名	图 例
图 1	图 1	图 1

图号: 暖施/07版本说明

版次	日期	版次	备注
----	----	----	----

版本	日期	修改	备注

--	--	--	--

--	--	--	--